

Statytojas / užsakovas / Developer and Client	UAB „Offshore wind farm 1“, Laisvės pr. 10, LT-04215 Vilnius / UAB „Offshore wind farm 1“, Laisvės ave. 10, LT-04215 Vilnius			
Projekto rengėjas / Project Designer	UAB „Energetikos projektavimo institutas“, Islandijos pl. 67, LT-49171 Kaunas / UAB „Energetikos projektavimo institutas“, Islandijos hwy. 67, LT-49171 Kaunas			
Statinio projekto pavadinimas / Name of the construction project	Inžinerinių tinklų (elektros tinklų) 220 kV elektros kabelių linijų Kretingos r. sav. naujos statybos projektas / New construction project of engineering networks (electrical networks) 220 kV electric cable lines in Kretinga district municipality			
Adresas / Address	Kretingos r. sav. teritorija / Kretinga district municipality territory			
Statinio projekto Nr. / Construction project No.	2026/03-06-PP-SP			
Sutarties numeris / Contract number	LTOF_2026_0058 (P26-004)			
Statinio kategorija / Structure category	Ypatingasis statinys / Special structure			
Statinio paskirtis / Structure purpose	Inžineriniai tinklai (elektros tinklai) / Engineering networks (electrical networks)			
Statybos rūšis / Type of construction	Nauja statyba / New construction			
Statinio pavadinimas / Name of the structure	220 kV elektros kabelių linijos / 220 kV electric cable lines			
Statinio projekto etapas / Project stage	Projektiniai pasiūlymai / Design proposals			
Statinio projekto dalis / Part of the Design Proposals	Sklypo sutvarkymo (sklypo plano) dalis / EC KRETINGA Site plan part	Bylos (segtuvo) žymuo / File ref.	SP	
Bylos pavadinimas / File name	Sklypo sutvarkymo (sklypo plano) dalis / EC KRETINGA Site plan part	Segtuvas / Binder	1	
		Bylos laida / Revision	0	
		Bylos išleidimo data / Issue date	2026-08	
Įmonė / Company	Pareigos / Position	Vardas, pavardė / Name, Surname	Atestato Nr. / Certificate No.	Parašas / Signature
UAB Energetikos projektavimo institutas	Direktorius / Director	Martynas Petravičius		
	Statinio projekto vadovas / Project Manager	Karolis Misius	41400	
	Statinio projekto dalies vadovas / Project part Manager	Džiugintas Telinskis	50098	

TURINYS / TABLE OF CONTENTS

1	STATINIO PROJEKTO SUDĖTIES ŽINIARAŠTIS / BUILDING PROJECT COMPOSITION LIST.....	3
2	STATINIO PROJEKTO DALIES SEGTUVŲ SUDĖTIES ŽINIARAŠTIS / LIST OF DOCUMENTS IN THE PROJECT PART (BINDER).....	4
3	STATINIO PROJEKTO DALIES TEKSTINIŲ DOKUMENTŲ ŽINIARAŠTIS / LIST OF TEXT DOCUMENTS IN THE PROJECT PART (BINDER).....	4
4	STATINIO PROJEKTO DALIES BRĖŽINIŲ ŽINIARAŠTIS / LIST OF GRAPHIC DOCUMENTS IN THE PROJECT PART (BINDER).....	5
5	BRĖŽINIAI / DRAWINGS.....	6

1 STATINIO PROJEKTO SUDĖTIES ŽINIARAŠTIS / BUILDING PROJECT COMPOSITION LIST

Eil. Nr. / No.	Projekto dalies žymuo / Project part identifier	Laida / Revision	Pavadinimas / Name	Pastabos / Comments
1.	BD	0	Bendroji dalis / EC KRETINGA General part	
2.	SP	0	Sklypo sutvarkymo (sklypo plano) dalis / EC KRETINGA Site plan part	
3.	E	0	Elektrotechnikos dalis / EC KRETINGA Electrical engineering part	

Dokumento ir jame pateiktos informacijos dauginimas ir platinimas trečioms šalims draudžiamas / Reproduction and distribution of the document and the information contained therein to third parties is prohibited.

0	2026-08	Statybos leidimui / For a building permit		
Laida / Revision	Išleidimo data / Issue date	Laidos statusas. Keitimų priežastis (jei taikoma) / Revision status. Reason for changes (if applicable)		
Atestato Nr. / Certificate No.				Inžinerinių tinklų (elektros tinklų) 220 kV elektros kabelių linijų Kretingos r. sav. naujos statybos projektas / New construction project of engineering networks (electrical networks) 220 kV electric cable lines in Kretinga district municipality
41400	PV / PM	Karolis Misius		220 kV elektros kabelių linijos / 220 kV electric cable lines
50098	PDV / PPM	Džiugintas Telinskis		
				Statinio projekto sudėties žiniaraštis / Building project list of documents Laida / Revision 0
LT / EN	UAB „Offshore wind farm 1“			2026/03-06-PP-SP.PSŽ Lapas / Page 1 Lapų / Pages 1

2 STATINIO PROJEKTO DALIES SEGTUVŲ SUDĖTIES ŽINIARAŠTIS / LIST OF DOCUMENTS IN THE PROJECT PART (BINDER)

Eil. Nr. / No.	Segtuvo žymuo / Binder mark	Laida / Revision	Pavadinimas / Name	Pastabos / Comments
1.	SP	0	Sklypo sutvarkymo (sklypo plano) dalis / EC KRETINGA Site plan part	

3 STATINIO PROJEKTO DALIES TEKSTINIŲ DOKUMENTŲ ŽINIARAŠTIS / LIST OF TEXT DOCUMENTS IN THE PROJECT PART (BINDER)

Eil. Nr. / No.	Dokumento žymuo / Document number	Lapų sk. / Pages	Laida / Revision	Pavadinimas / Name	Pastabos / Comments
1.	2026/03-06-PP-SP.PSŽ	1	0	Statinio projekto sudėties žiniaraštis / Building project list of documents	
2.	2026/03-06-PP-SP.BSŽ	1	0	Statinio projekto dalies bylos sudėties dokumentų žiniaraščiai / Building project part file list of documents	

Dokumento ir jame pateiktos informacijos dauginimas ir platinimas trečioms šalims draudžiamas. / Reproduction and distribution of the document and the information contained therein to third parties is prohibited.

0	2026-08	Statybos leidimui / For a building permit				
Laida / Revision	Išleidimo data / Issue date	Laidos statusas. Keitimų priežastis (jei taikoma) / Revision status. Reason for changes (if applicable)				
Atestato Nr. / Certificate No.	 ENERGETIKOS PROJEKTAVIMO INSTITUTAS			Inžinerinių tinklų (elektros tinklų) 220 kV elektros kabelių linijų Kretingos r. sav. naujos statybos projektas / New construction project of engineering networks (electrical networks) 220 kV electric cable lines in Kretinga district municipality		
				220 kV elektros kabelių linijos / 220 kV electric cable lines		
41400	PV / PM	Karolis Misius		Statinio projekto dalies bylos sudėties dokumentų žiniaraščiai / Building project part file list of documents	Laida / Revision	
50098	PDV / PPM	Džiugintas Telinskis			0	
LT / EN	UAB „Offshore wind farm 1“			2026/03-06-PP-SP.BSŽ	Lapas / Page	Lapų / Pages
					1	2

4 STATINIO PROJEKTO DALIES BRĖŽINIŲ ŽINIARAŠTIS / LIST OF GRAPHIC DOCUMENTS IN THE PROJECT PART (BINDER)


Brėžinio Nr. / Drawing No.	Lapų sk. / Pages	Laida / Revision	Brėžinio pavadinimas / Drawing name	Pastabos / Comments
2026/03-06-PP-SP.B-01	1	0	Situacijos planas / Situation plan M1:20000	
2026/03-06-PP-SP.B-02	26	0	Sklypo, aukščių, sutvarkymo ir inžinerinių tinklų planas / Site, elevation, plot arrangement and engineering networks plan M1:500	

2026/03-06-PP-SP.BSŽ

Lapas / Page	Lapų / Pages	Laida / Revision
2	2	0

5 BRĖŽINIAI / DRAWINGS

Situacijos planas / Situation plan M1:20000

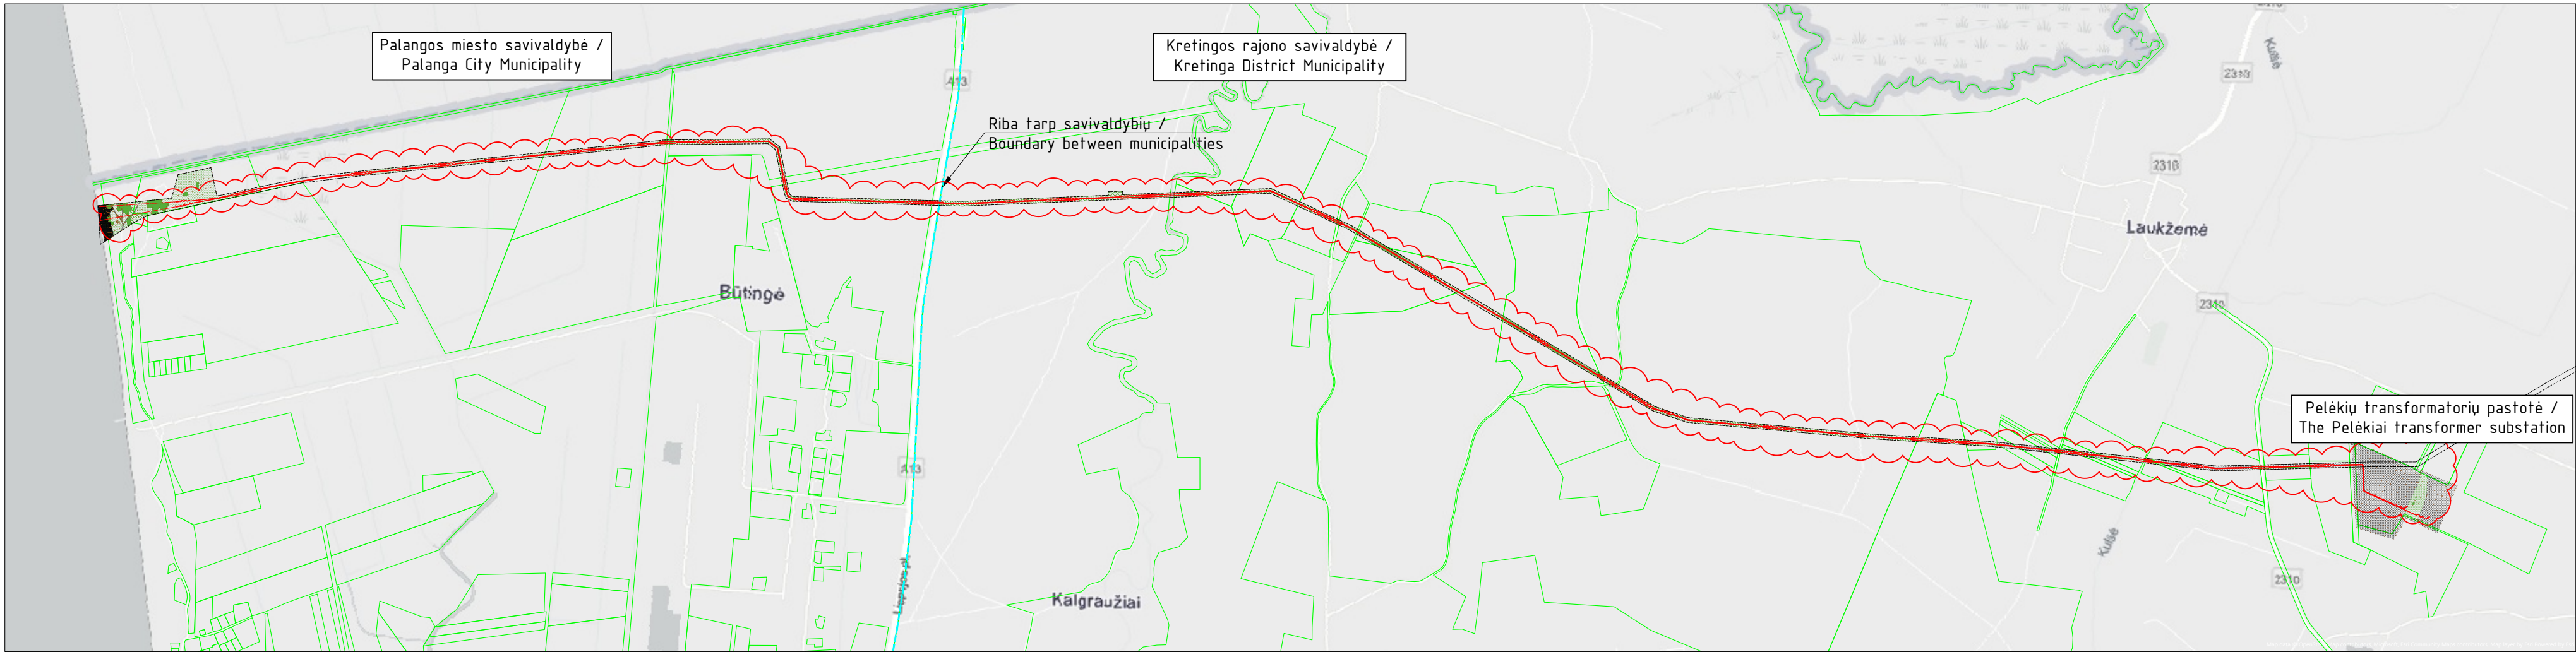


- Pastabos / Comments:
1. Jūrinio vėjo elektrinių parkas projektuojamas projektu 2026/03-01-PP / Offshore wind turbines designed under project 2026/03-01-PP.
 2. Jūrinis 66 kV kabelis projektuojamas projektu 2026/03-02-PP / Offshore 66 kV cable lines designed under project 2026/03-02-PP.
 3. Jūrinė transformatorių pastotė projektuojama projektu 2026/03-03-PP / Offshore substation designed under project 2026/03-03-PP.
 4. 220 kV jūrinė kabelių linija projektuojama projektu 2026/03-04-PP / 220 kV offshore cable line designed under project 2026/03-04-PP.
 5. 220 kV žemyninės dalies kabelių linija Palangos rajone projektuojama projektu 2026/03-05-PP / 220 kV onshore cable line in Palanga District designed under project 2026/03-05-PP.

Sutartiniai žymėjimai / Legend

	Sklypų ribos / Plot boundaries
	Savivaldybių riba / Municipal boundary
	Kabelių linijų servitutas / Cable lines easement
	Projektuojami 220 kV kabeliai / Planned 220 kV cables
	Atskiru projektu Nr. ED2512/02-XX projektuojama Pelėkių transformatorių pastotė / The Pelėkiai transformer substation designed under a separate project No. ED2512/02-XX.

0	2026-09	Statybos leidimui / For a building permit					
Laida / Revision	Išleidimo data / Issue date	Laidos statusas. Keitimo priežastis (jei taikoma) / Revision Status. Reason for changes (if applicable)					
Atestato Nr. / Certificate No.	 ENERGETIKOS PROJEKTAVIMO INSTITUTAS			Inžinerinių tinklų (elektros tinklų) 220 kV elektros kabelių linijų Kretingos r. sav. naujos statybos projektas / New construction project of engineering networks (electrical networks) 220 kV electric cable lines in Kretinga district municipality			
				220 kV elektros kabelių linijos / 220 kV electric cable lines			
	41400	PV/PM	Karolis Misius				
	50098	PDV/PPM	Džiugintas Telinskis				
					Situacijos planas / Situation plan M1:20000		Laida/ Rev.
				0			
LT / EN	UAB „Offshore wind farm 1“			2026/03-06-PP-SP.B-01		Lapas/ Page	Lapu/ Pages
						1	1

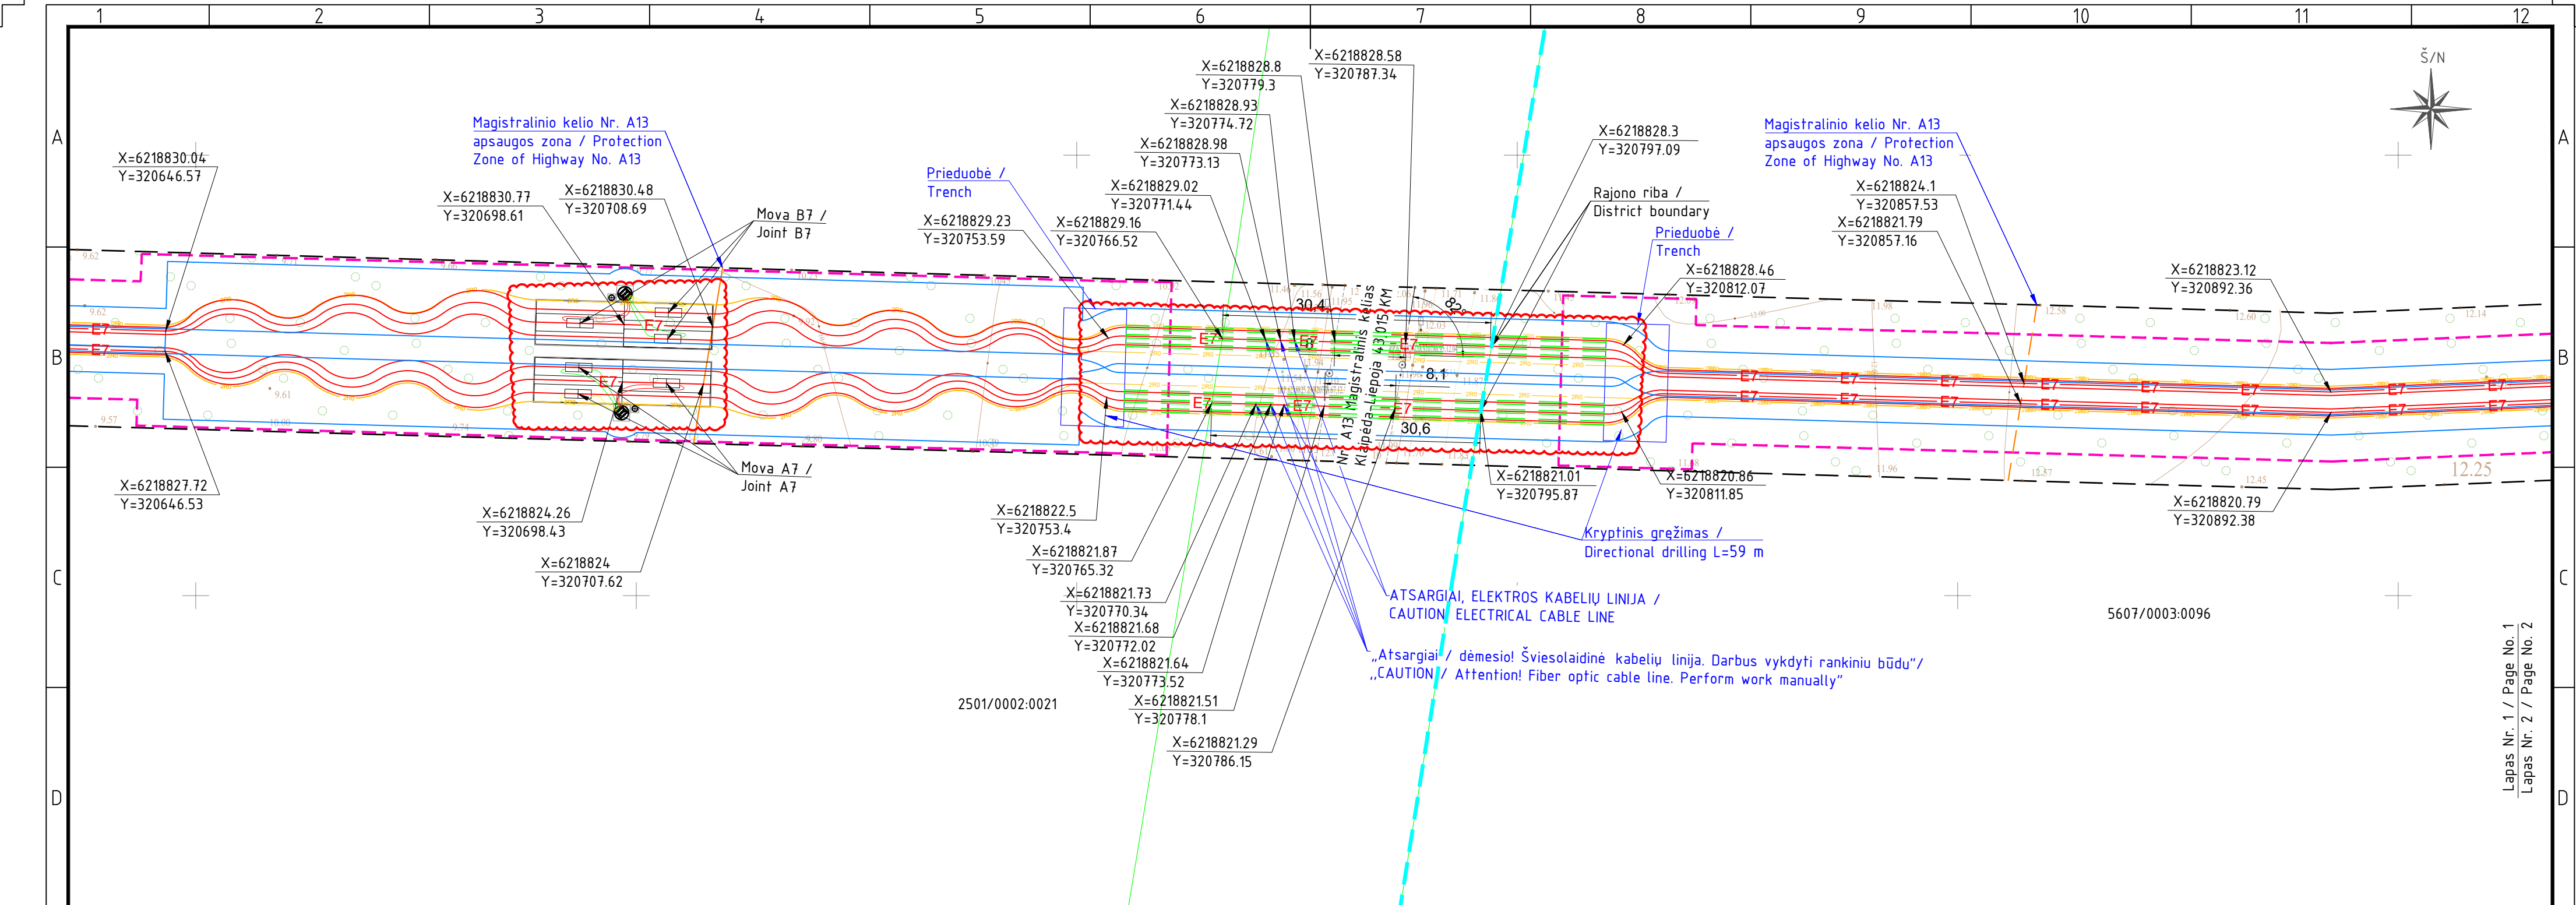

Pastabos / Comments:


- Atlikus statybos darbus sutvarkoma teritorija. Paskleidžiamas ir išlyginamas augalinis gruntas, užsėjama veja. Pažeidus ar demontavus dangų konstrukcijas, jos turi būti atstatytos iki ne prastesnės būklės nei buvusi. Esant poreikiui, dangų atstatymo detalės pateikiamos techninio darbo projekto stadijoje. / Upon completion of construction works, the site shall be reinstated. Topsoil shall be spread and leveled, and the area shall be seeded with grass. Any damaged or dismantled pavement structures shall be reinstated to a condition not inferior to the original. Where required, detailed pavement reinstatement solutions shall be provided at the Technical Detailed Design stage.
- Atstatomų dangų ir paviršių aukščiai privedami prie esamo aplinkinio paviršiaus. / The levels of reinstated pavements and surfaces shall be adjusted to match the existing surrounding ground levels.
- Topografinis planas parengtas ir suderintas pagal GKTR 2.11.03:2014 „Topografinių erdviųjų objektų rinkinys ir topografinių erdviųjų objektų sutartiniai ženklai“. / The topographic plan has been prepared and approved in accordance with GKTR 2.11.03:2014 „Topografinių erdviųjų objektų rinkinys ir topografinių erdviųjų objektų sutartiniai ženklai“.
- Melioracijos statinių remonto projekto detalūs sprendiniai pateikiami projekte Nr. 2026/03-05.01-PP-MS. / The detailed design solutions for the drainage infrastructure repair project are provided in Project No. 2026/03-05.01-PP-MS.

Sutartiniai žymėjimai / Legend

	Sklypų ribos / Plot boundaries
	Savivaldybių riba / Municipal boundary
	Projektuojami ryšių kabeliai / Planned communication cables
	Projektuojami 220 kV kabeliai / Planned 220 kV cables
	Projektuojamų 220 kV kabelių apsaugos zonos / Protection zones of planned 220 kV cables
	Giluminė įžeminimo sistema / Deep grounding system
	Tvarkomos teritorijos riba / Boundary of the developed area
	Kitų komunikacijų apsaugos zonos / Protection zones of other utilities
	Kryptinis gręžimas / Directional drilling
	Atskiru projektu Nr. ED2512/02-XX projektuojama Pelėkių transformatorių pastotė / The Pelėkiai transformer substation designed under a separate project No. ED2512/02-XX.
	Sklypo numeris / Plot number
	Kabelių linijų servitutas / Cable lines easement
	Esamos drenazo linijos / Existing drainage lines
	Projektuojami PE drenazo šuliniai / Proposed PE drainage manholes
	Projektuojami lygūs, moviniai PVC, PE vamzdžių rinktuvai / Planned smooth, socketed PVC, PE collector pipes
	Esamų drenų pajungimas prie naujai projektuojamo rinktuvo / Connection of existing drains to the newly planned collector
	Esamų drenų užaklinimas / Capping of existing drains
	Esamų drenų atjungimas / Disconnection of existing drains

Lapų išdėstymo schema / Sheet layout

0	2026-09	Statybos leidimui / For a building permit		
Laida / Revision	Išleidimo data / Issue date	Laidos statusas. Keitimo priežastis (jei taikoma) / Revision Status. Reason for changes (if applicable)		
Atestato Nr. / Certificate No.	ENERGETIKOS PROJEKTAVIMO INSTITUTAS		Inžinerinių tinklų (elektros tinklų) 220 kV elektros kabelių linijų Kretingos r. sav. naujos statybos projektas / New construction project of engineering networks (electrical networks) 220 kV electric cable lines in Kretinga district municipality	
41400	PV/PM	Karolis Misius	220 kV elektros kabelių linijos / 220 kV electric cable lines	
50098	PDV/PPM	Džiugintas Telinskis		
			Sklypo, aukščių, sutvarkymo ir inžinerinių tinklų planas / Site, elevation, plot arrangement and engineering networks plan M1:500	Laida/Rev.
				0
LT / EN	UAB „Offshore wind farm 1“		2026/03-06-PP-SP.B-02	Lapas/ Page 1 26

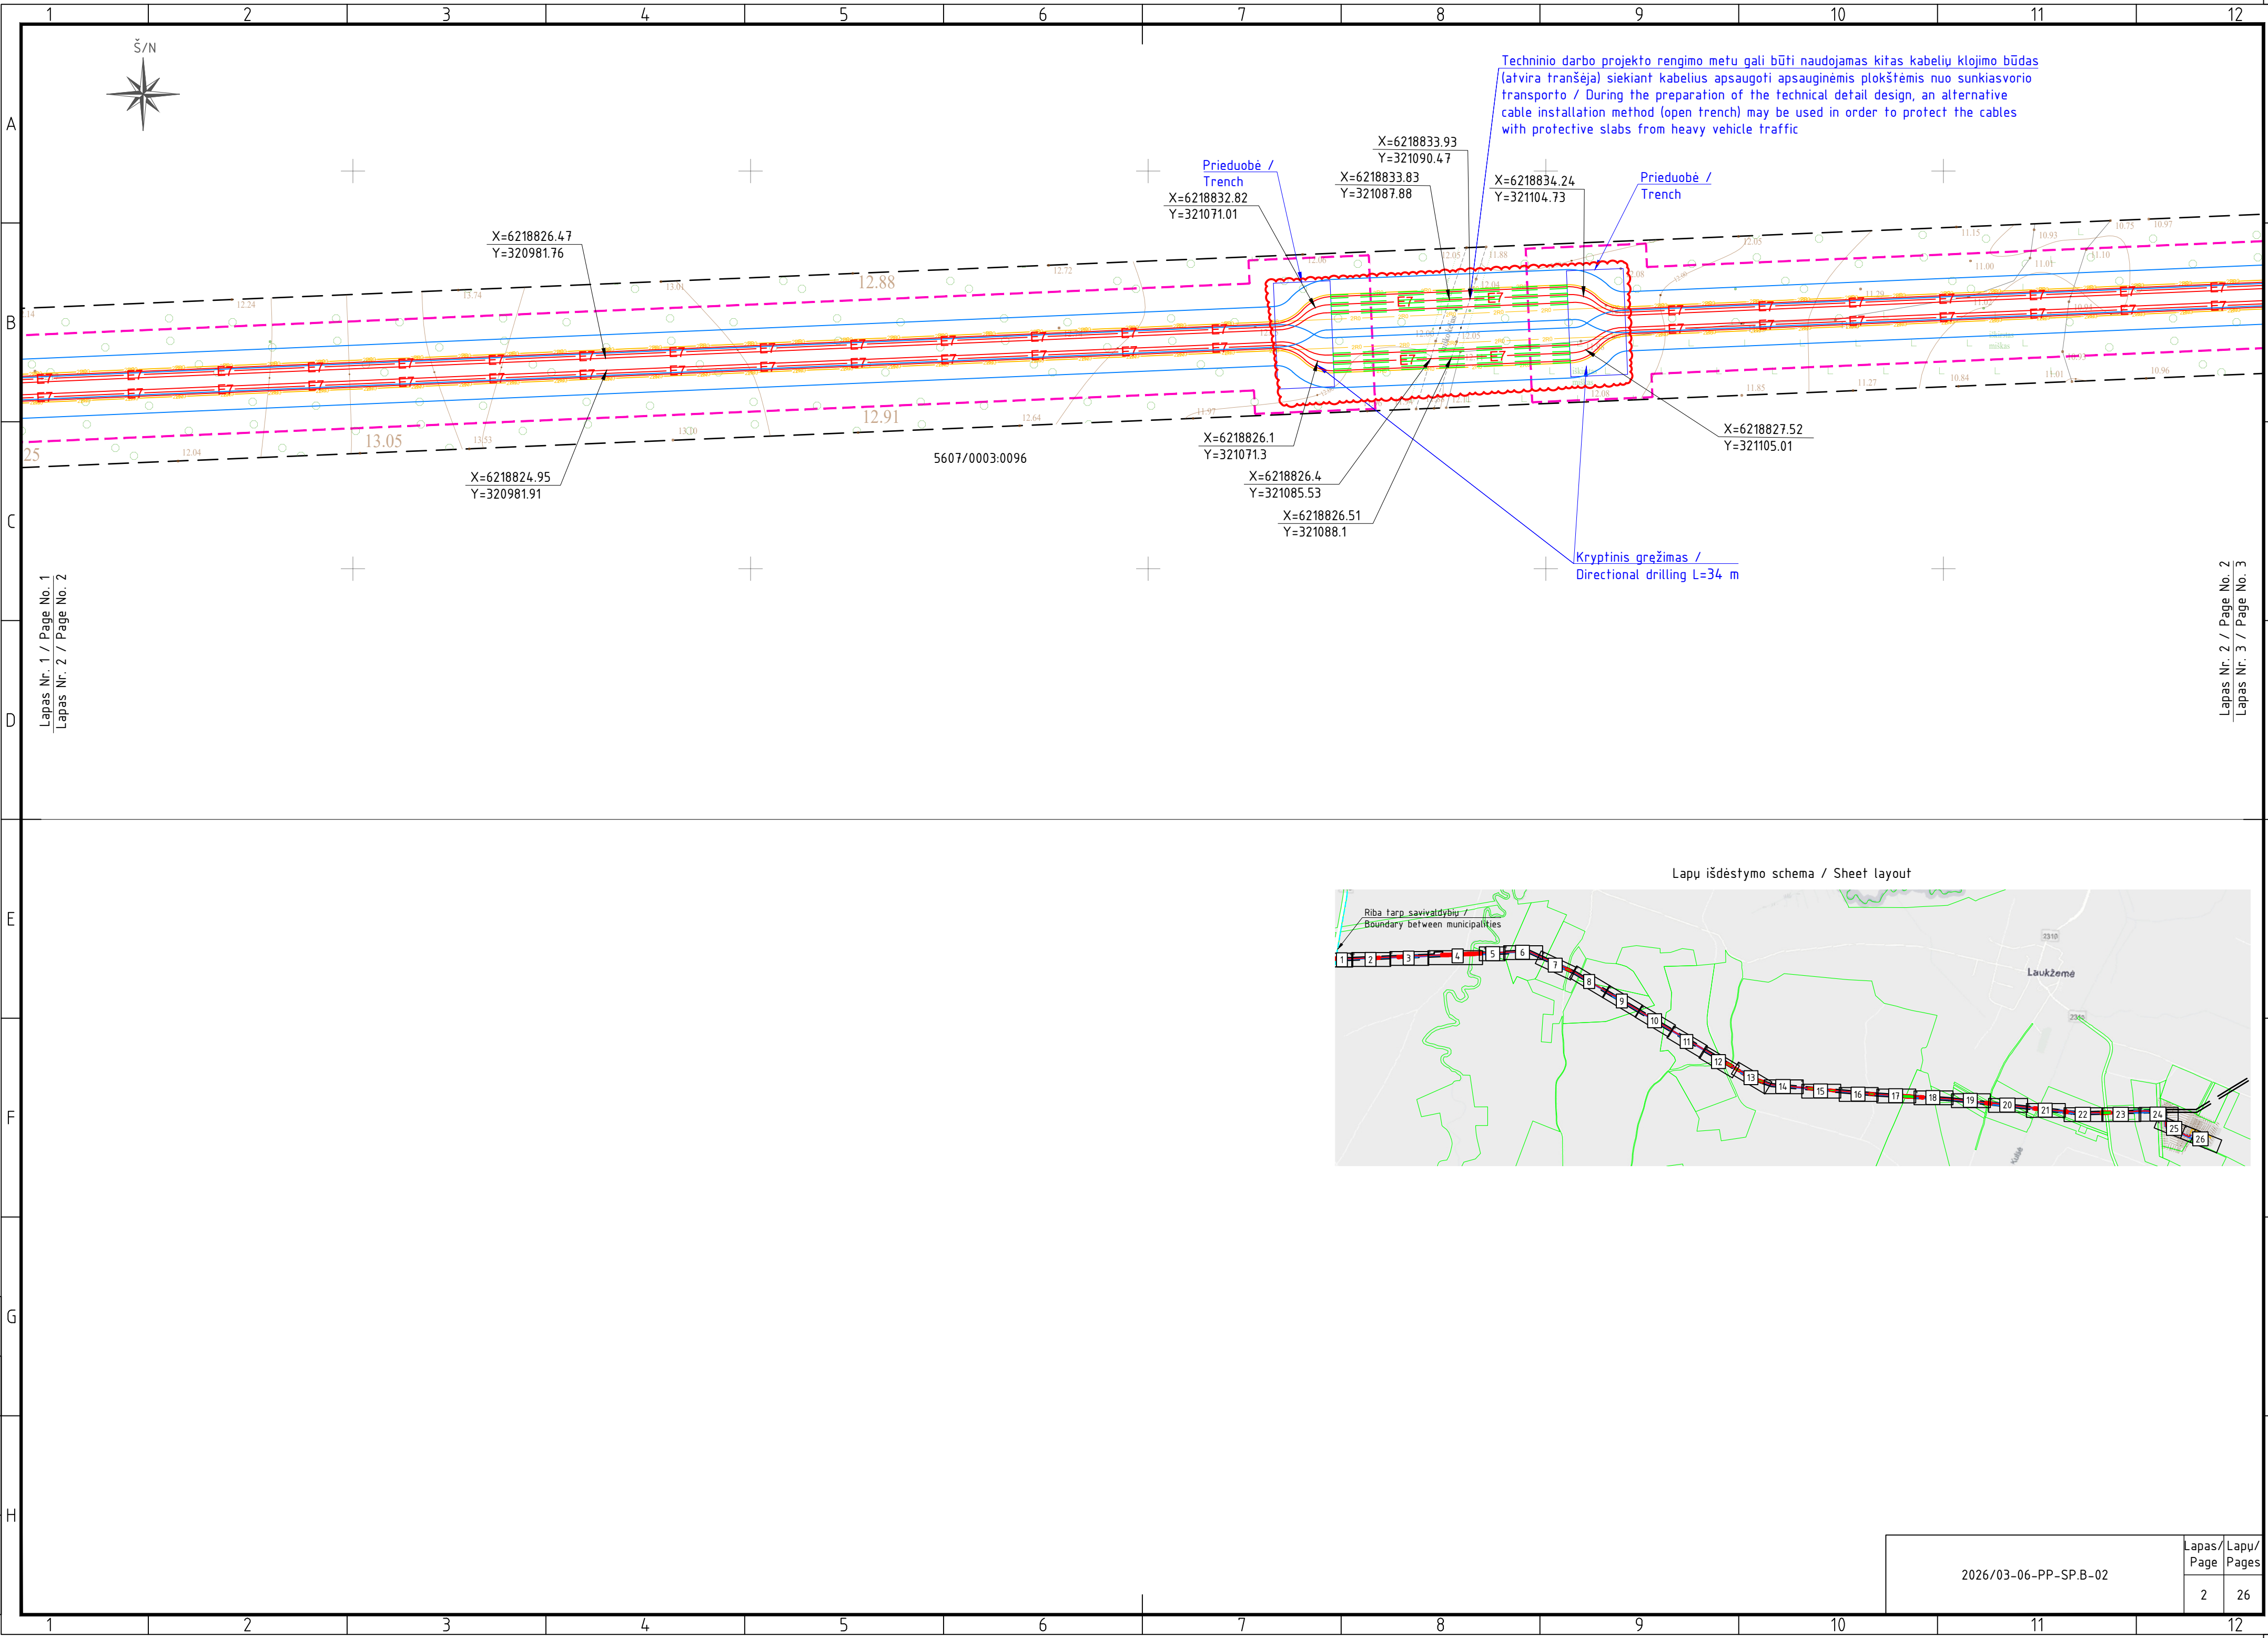

Techninio darbo projekto rengimo metu gali būti naudojamas kitas kabelių klojimo būdas (atvira tranšėja) siekiant kabelius apsaugoti apsauginėmis plokštėmis nuo sunkiasvorio transporto / During the preparation of the technical detail design, an alternative cable installation method (open trench) may be used in order to protect the cables with protective slabs from heavy vehicle traffic

Prieduobė /
Trench
X=6218832.82
Y=321071.01

X=6218833.93
Y=321090.47
X=6218833.83
Y=321087.88

X=6218834.24
Y=321104.73

Prieduobė /
Trench

X=6218826.47
Y=320981.76

X=6218824.95
Y=320981.91

X=6218826.1
Y=321071.3


X=6218826.4
Y=321085.53



X=6218826.51
Y=321088.1



X=6218827.52
Y=321105.01


Kryptinis gręžimas /
Directional drilling L=34 m


Lapu išdėstymo schema / Sheet layout

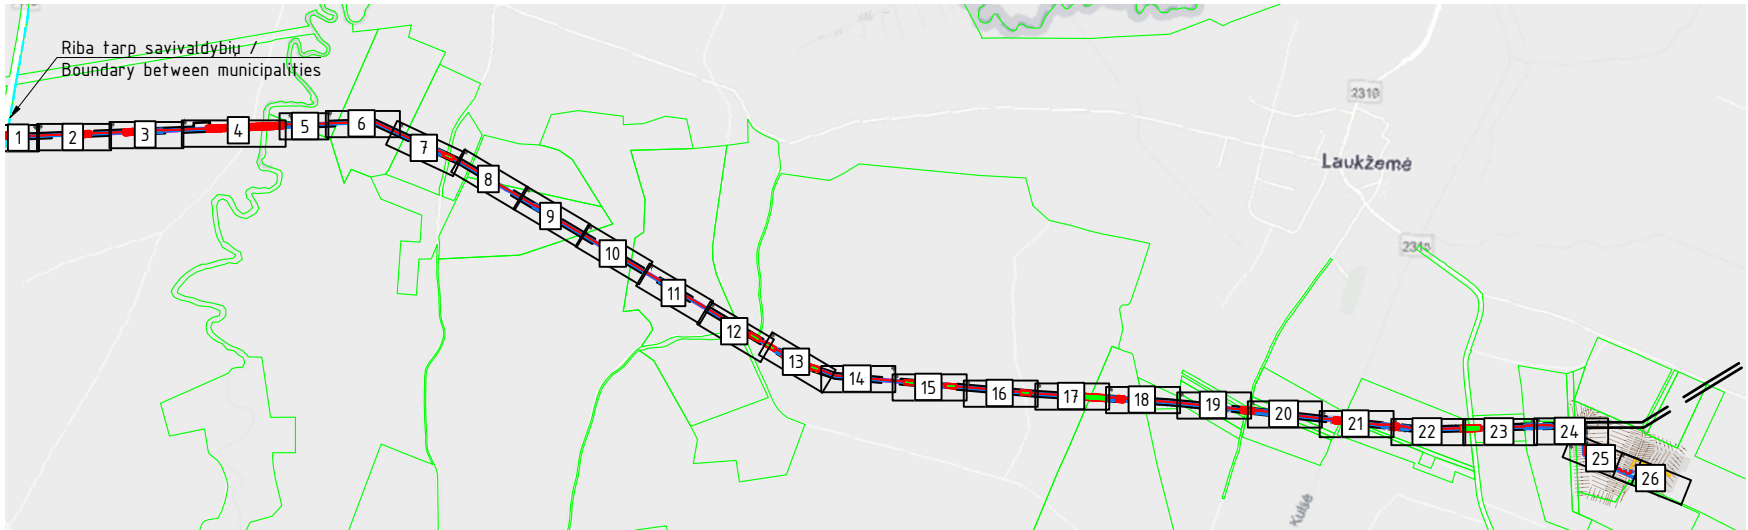

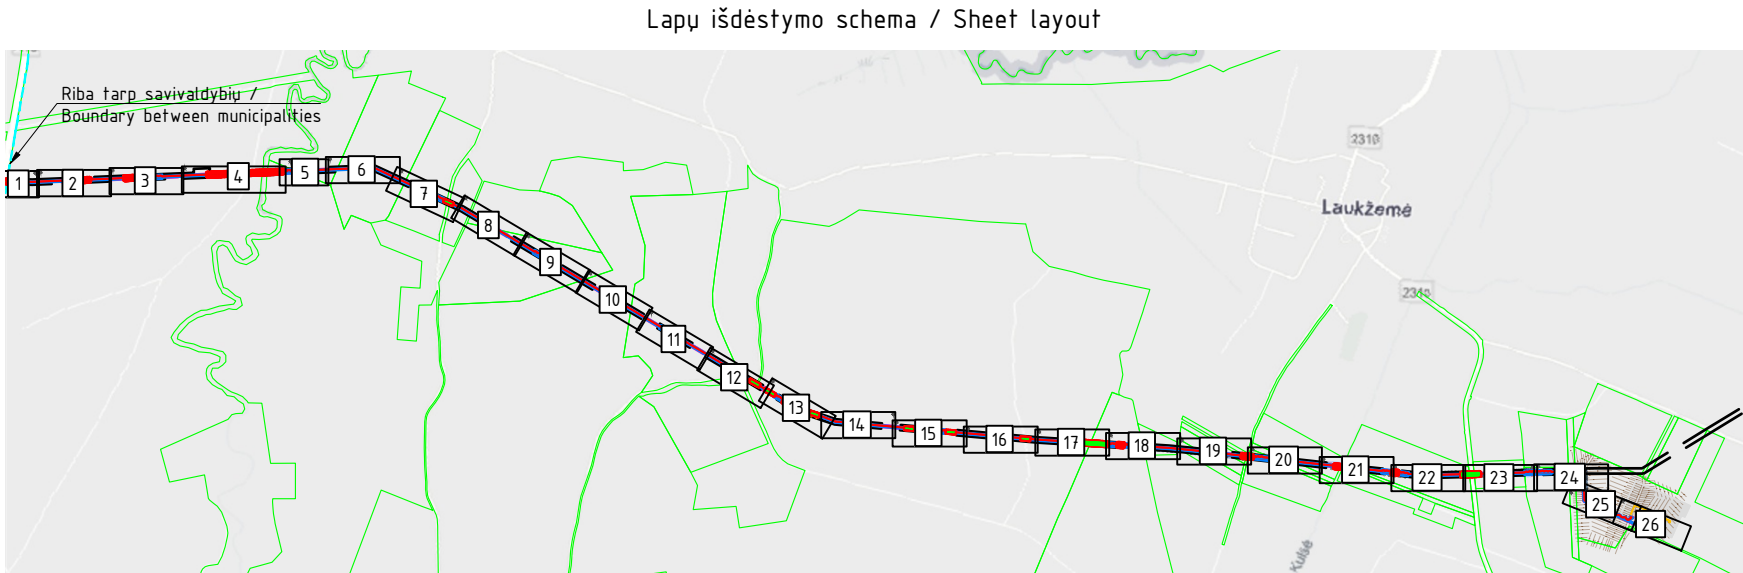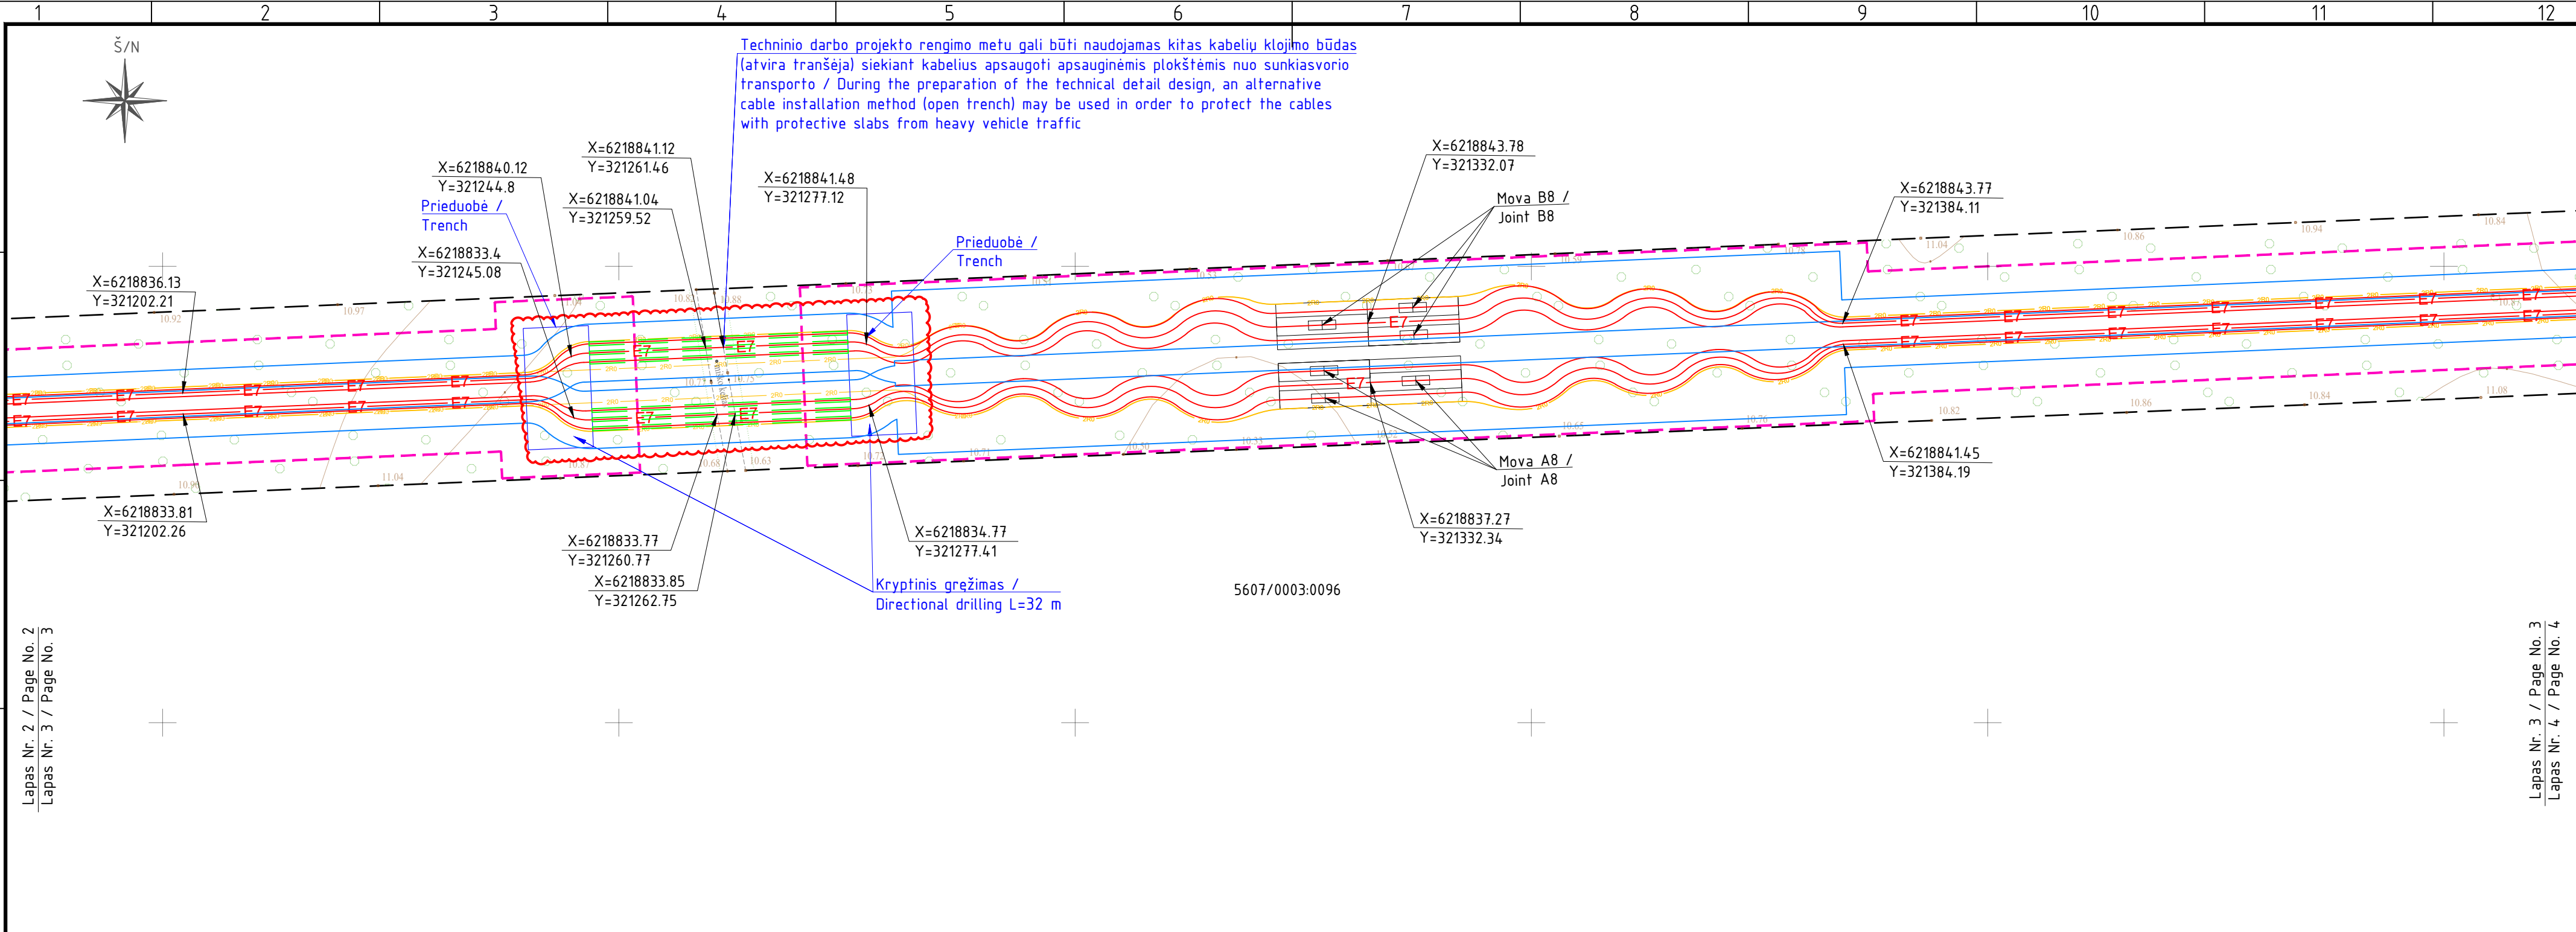

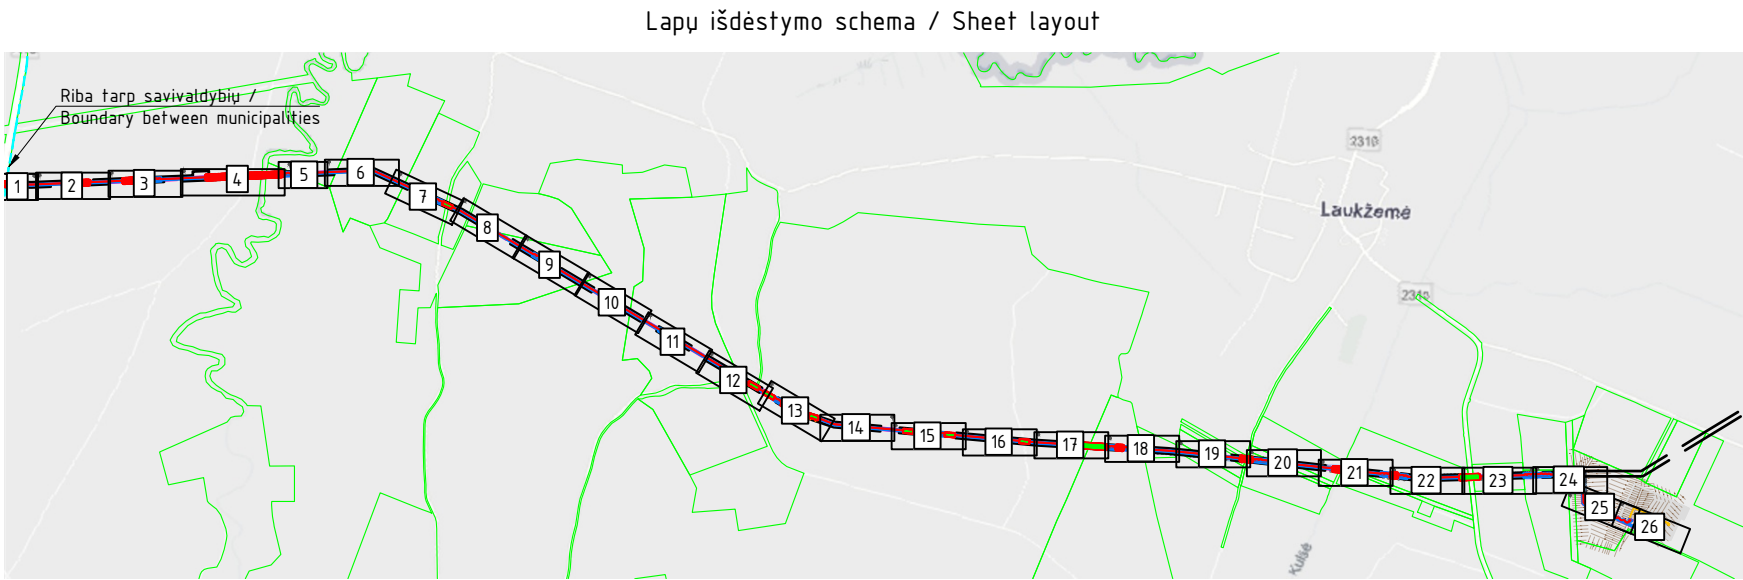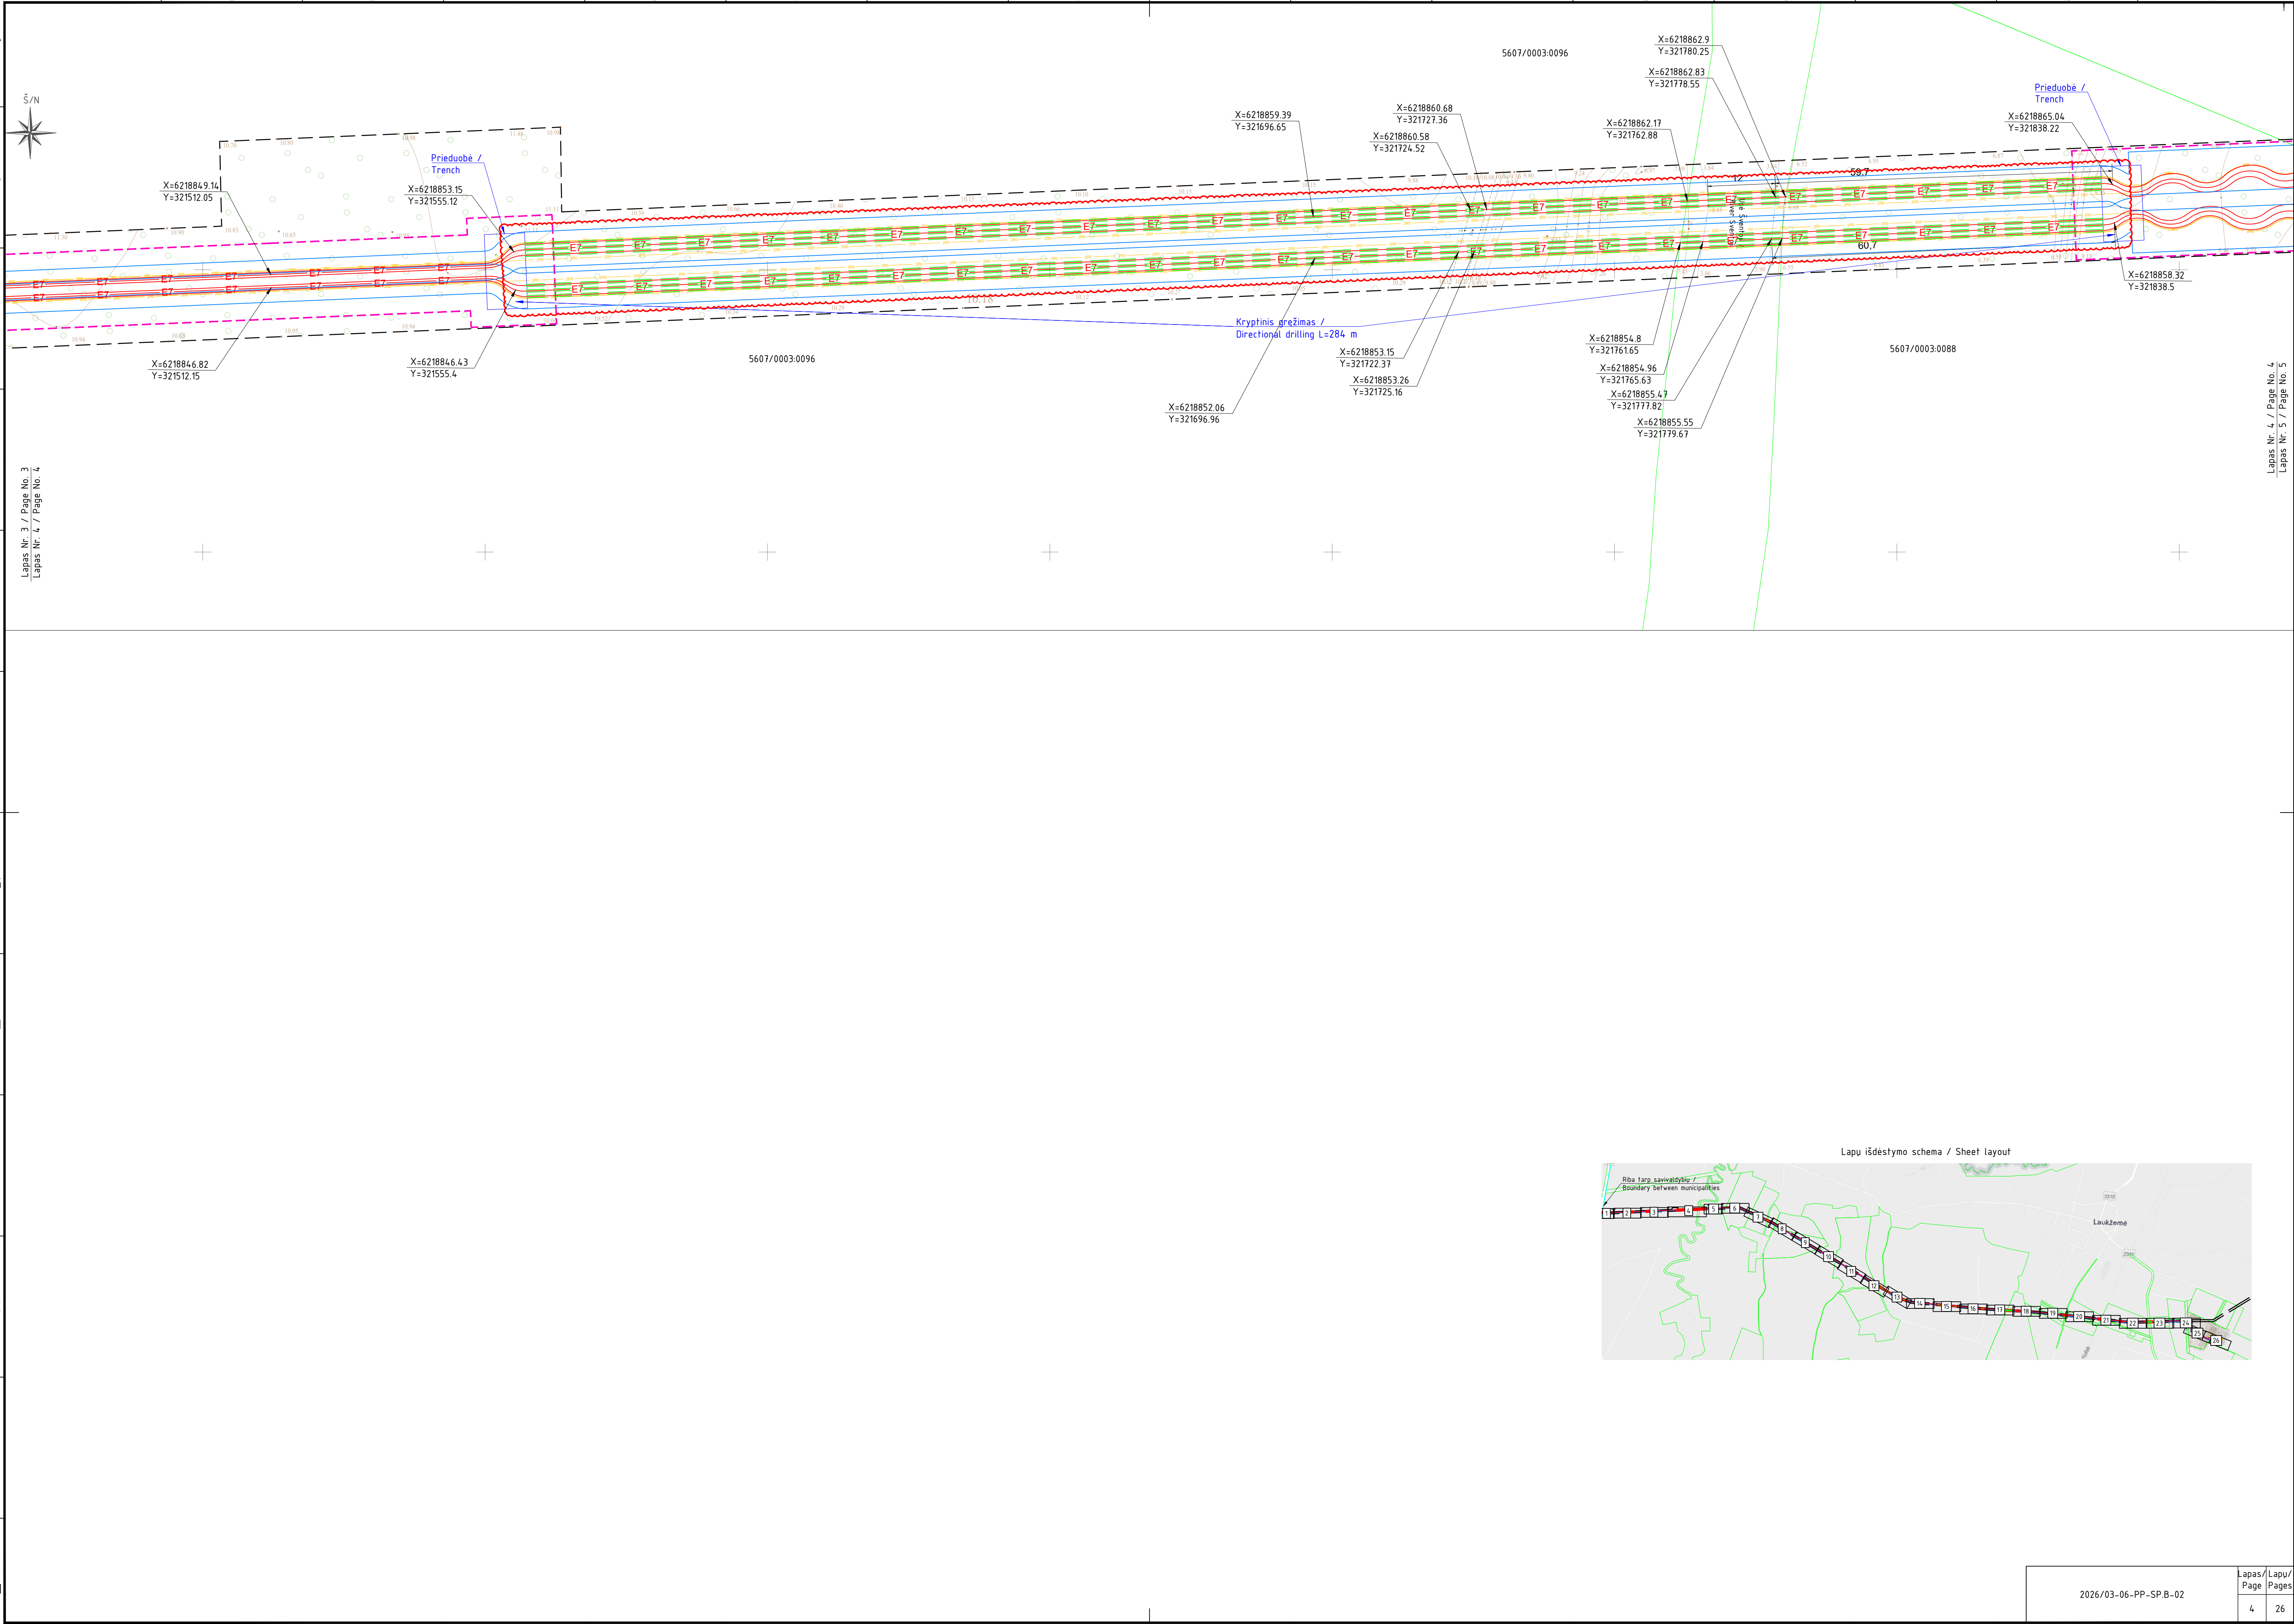

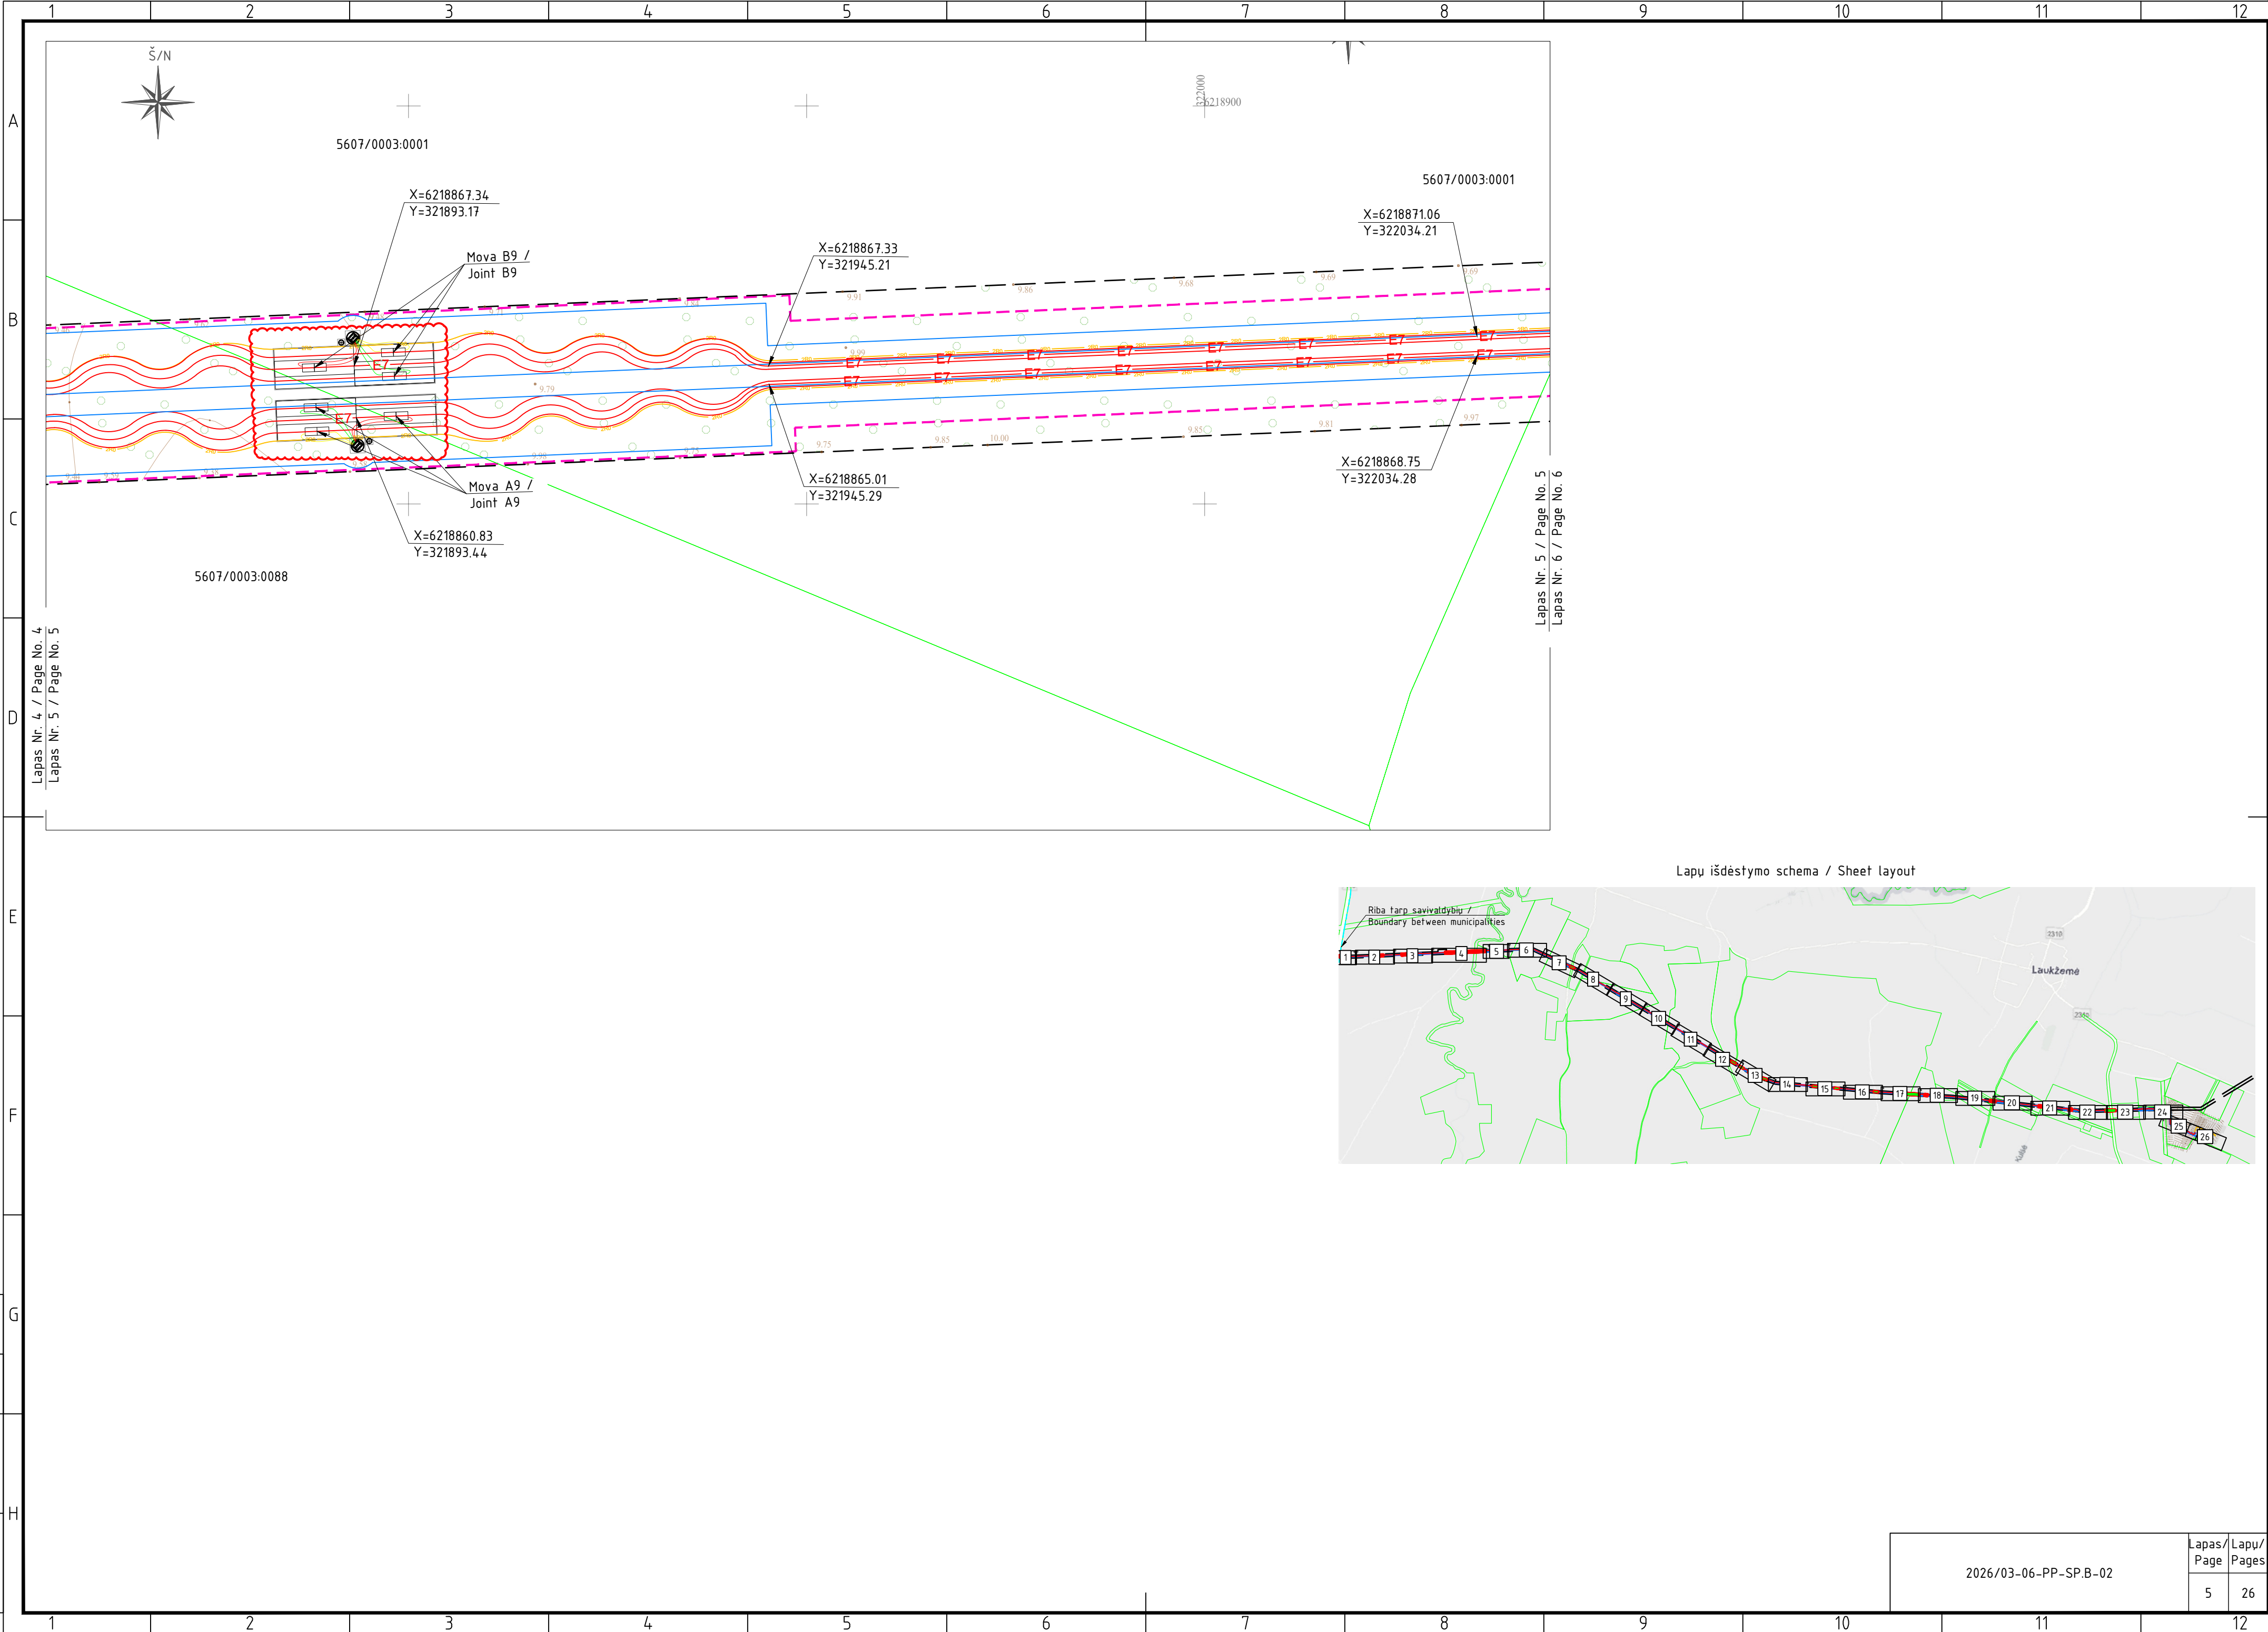


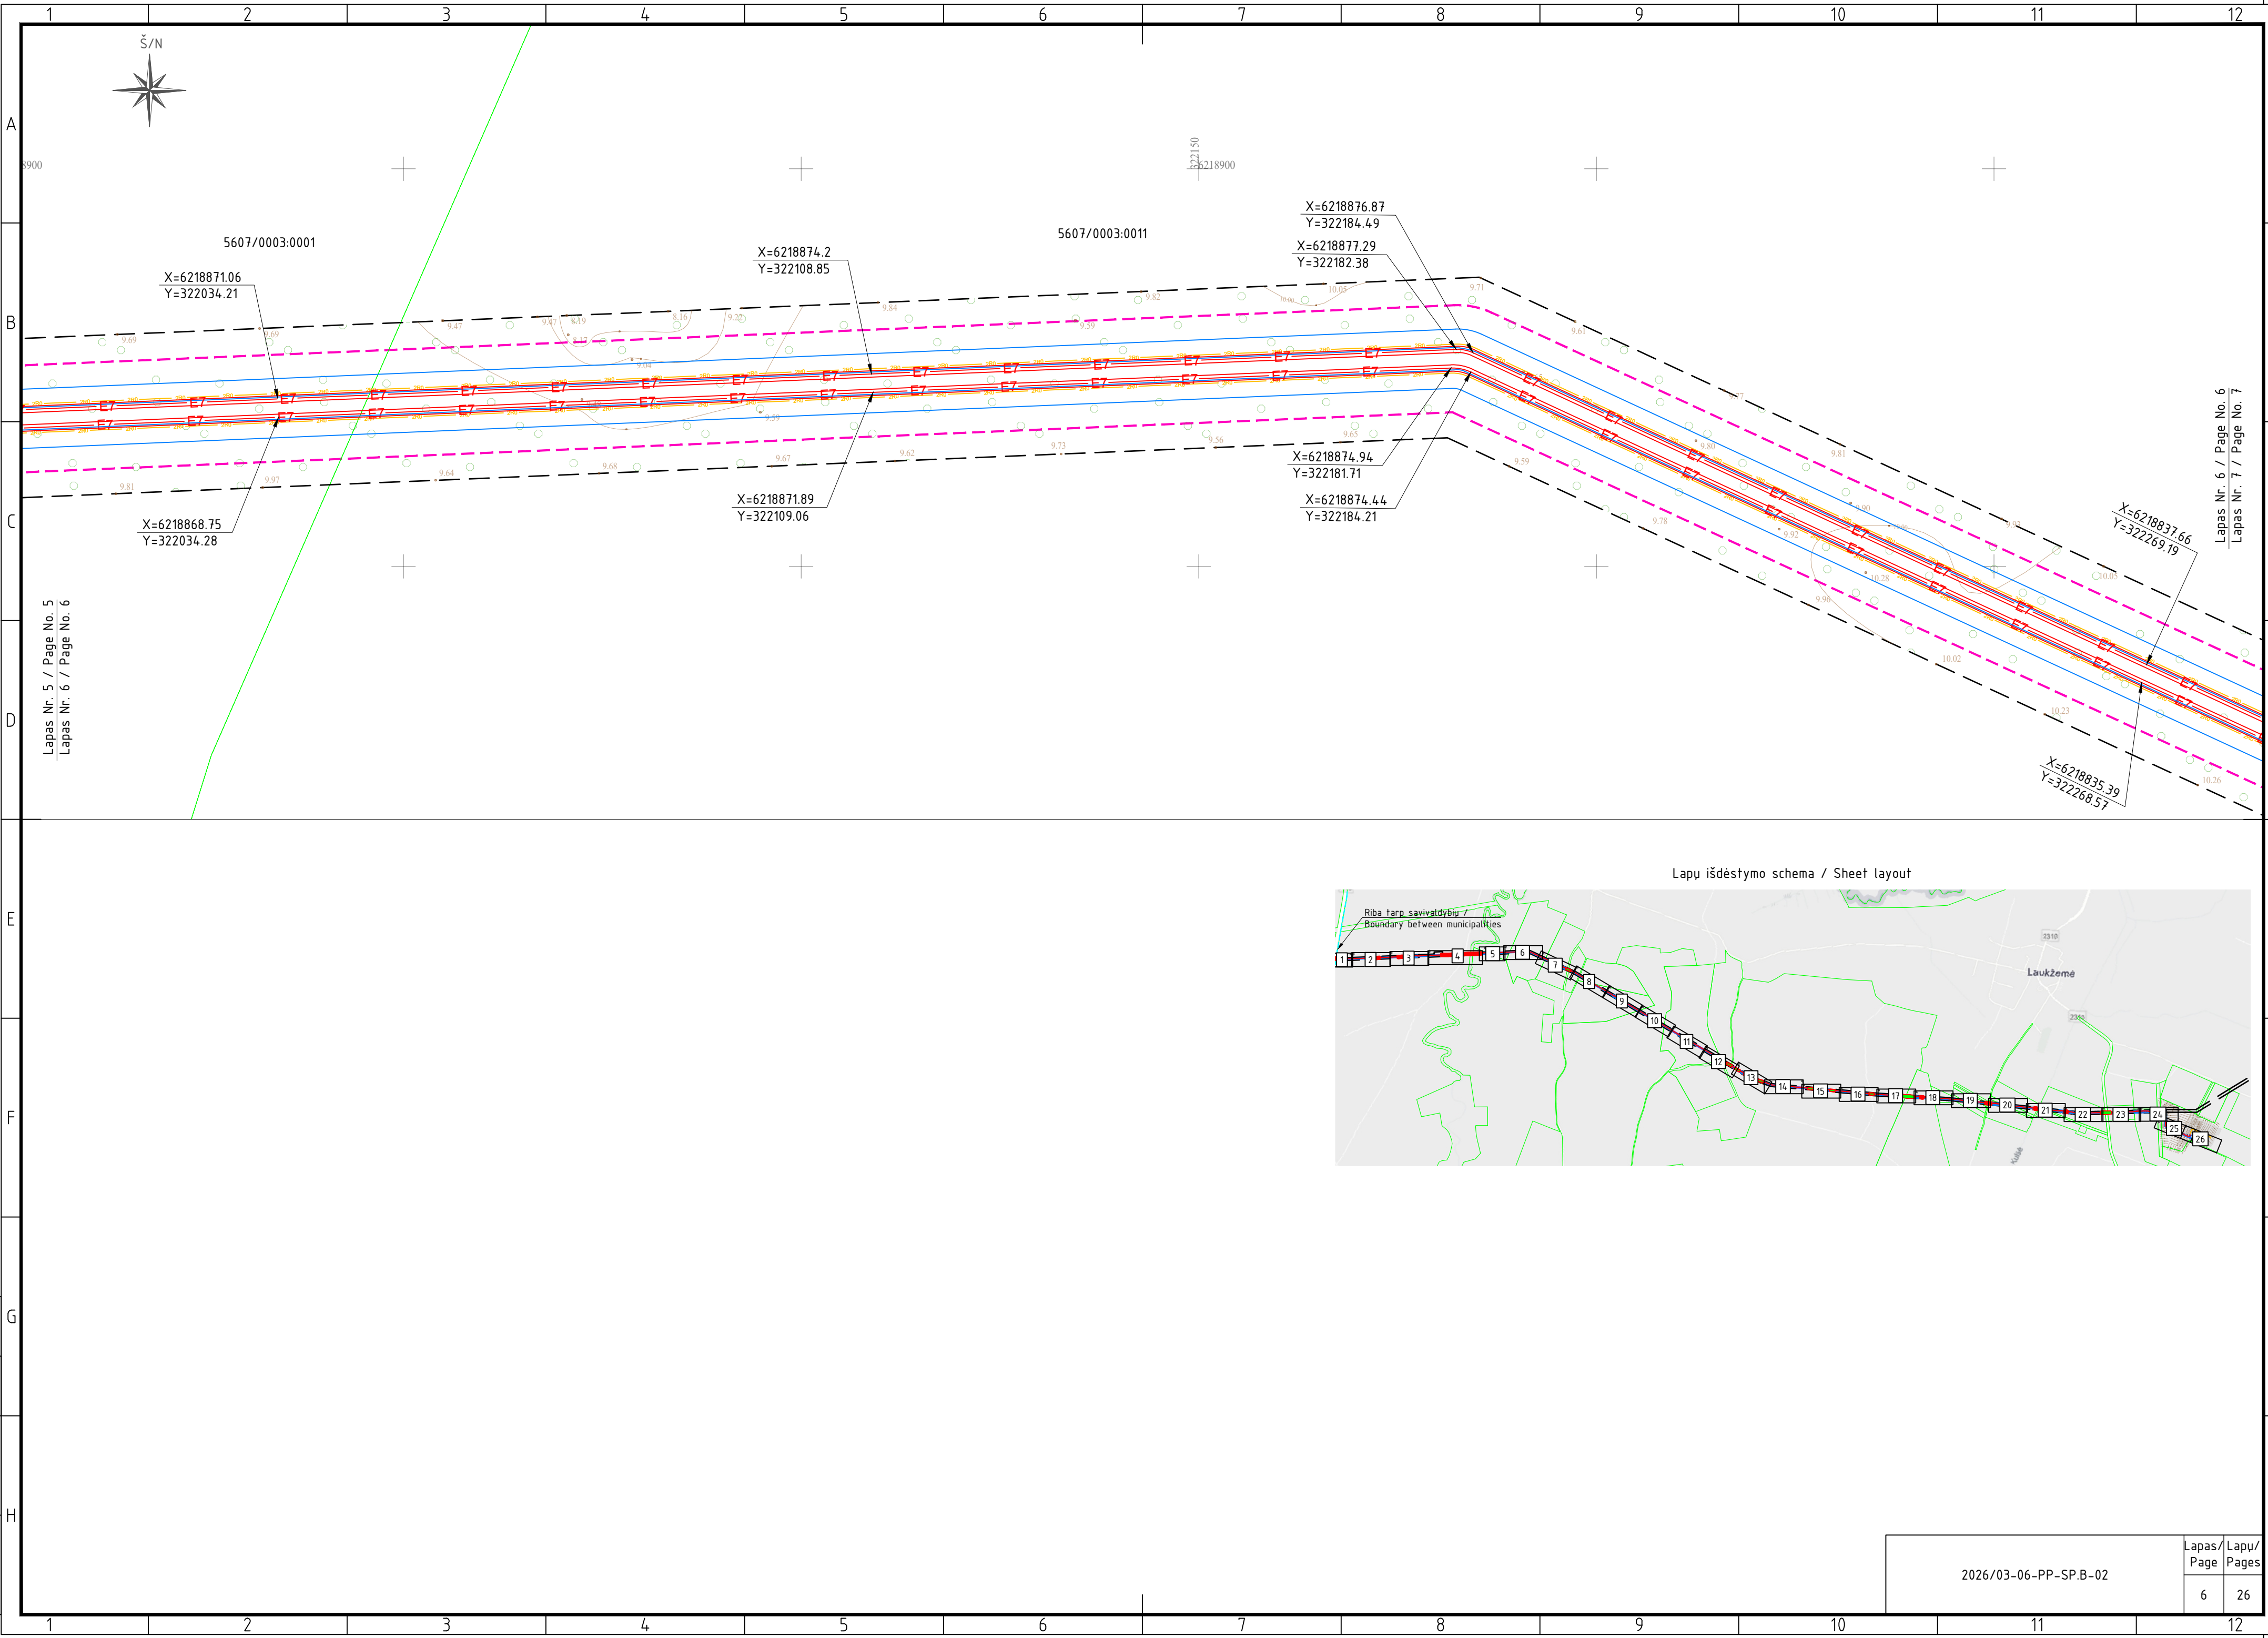



Lapas Nr. 5 / Page No. 5
Lapas Nr. 6 / Page No. 6

Lapas Nr. 6 / Page No. 6
Lapas Nr. 7 / Page No. 7

Lapu išdėstymo schema / Sheet layout

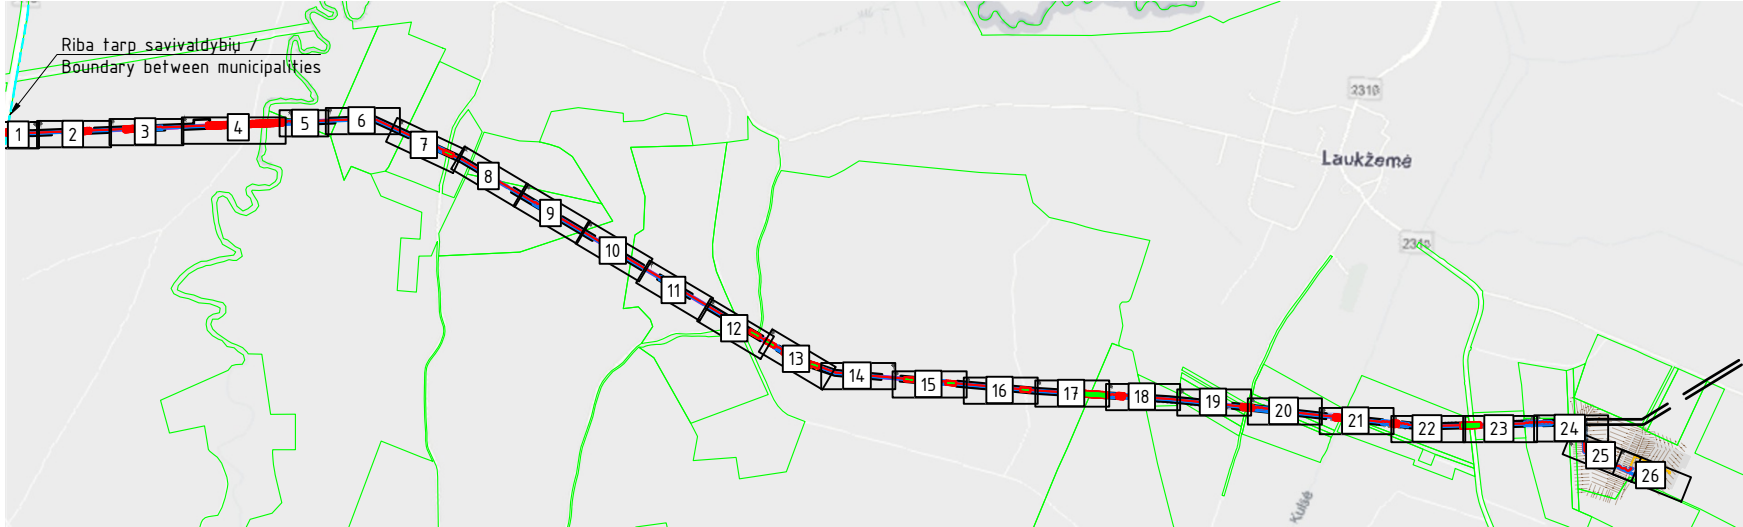

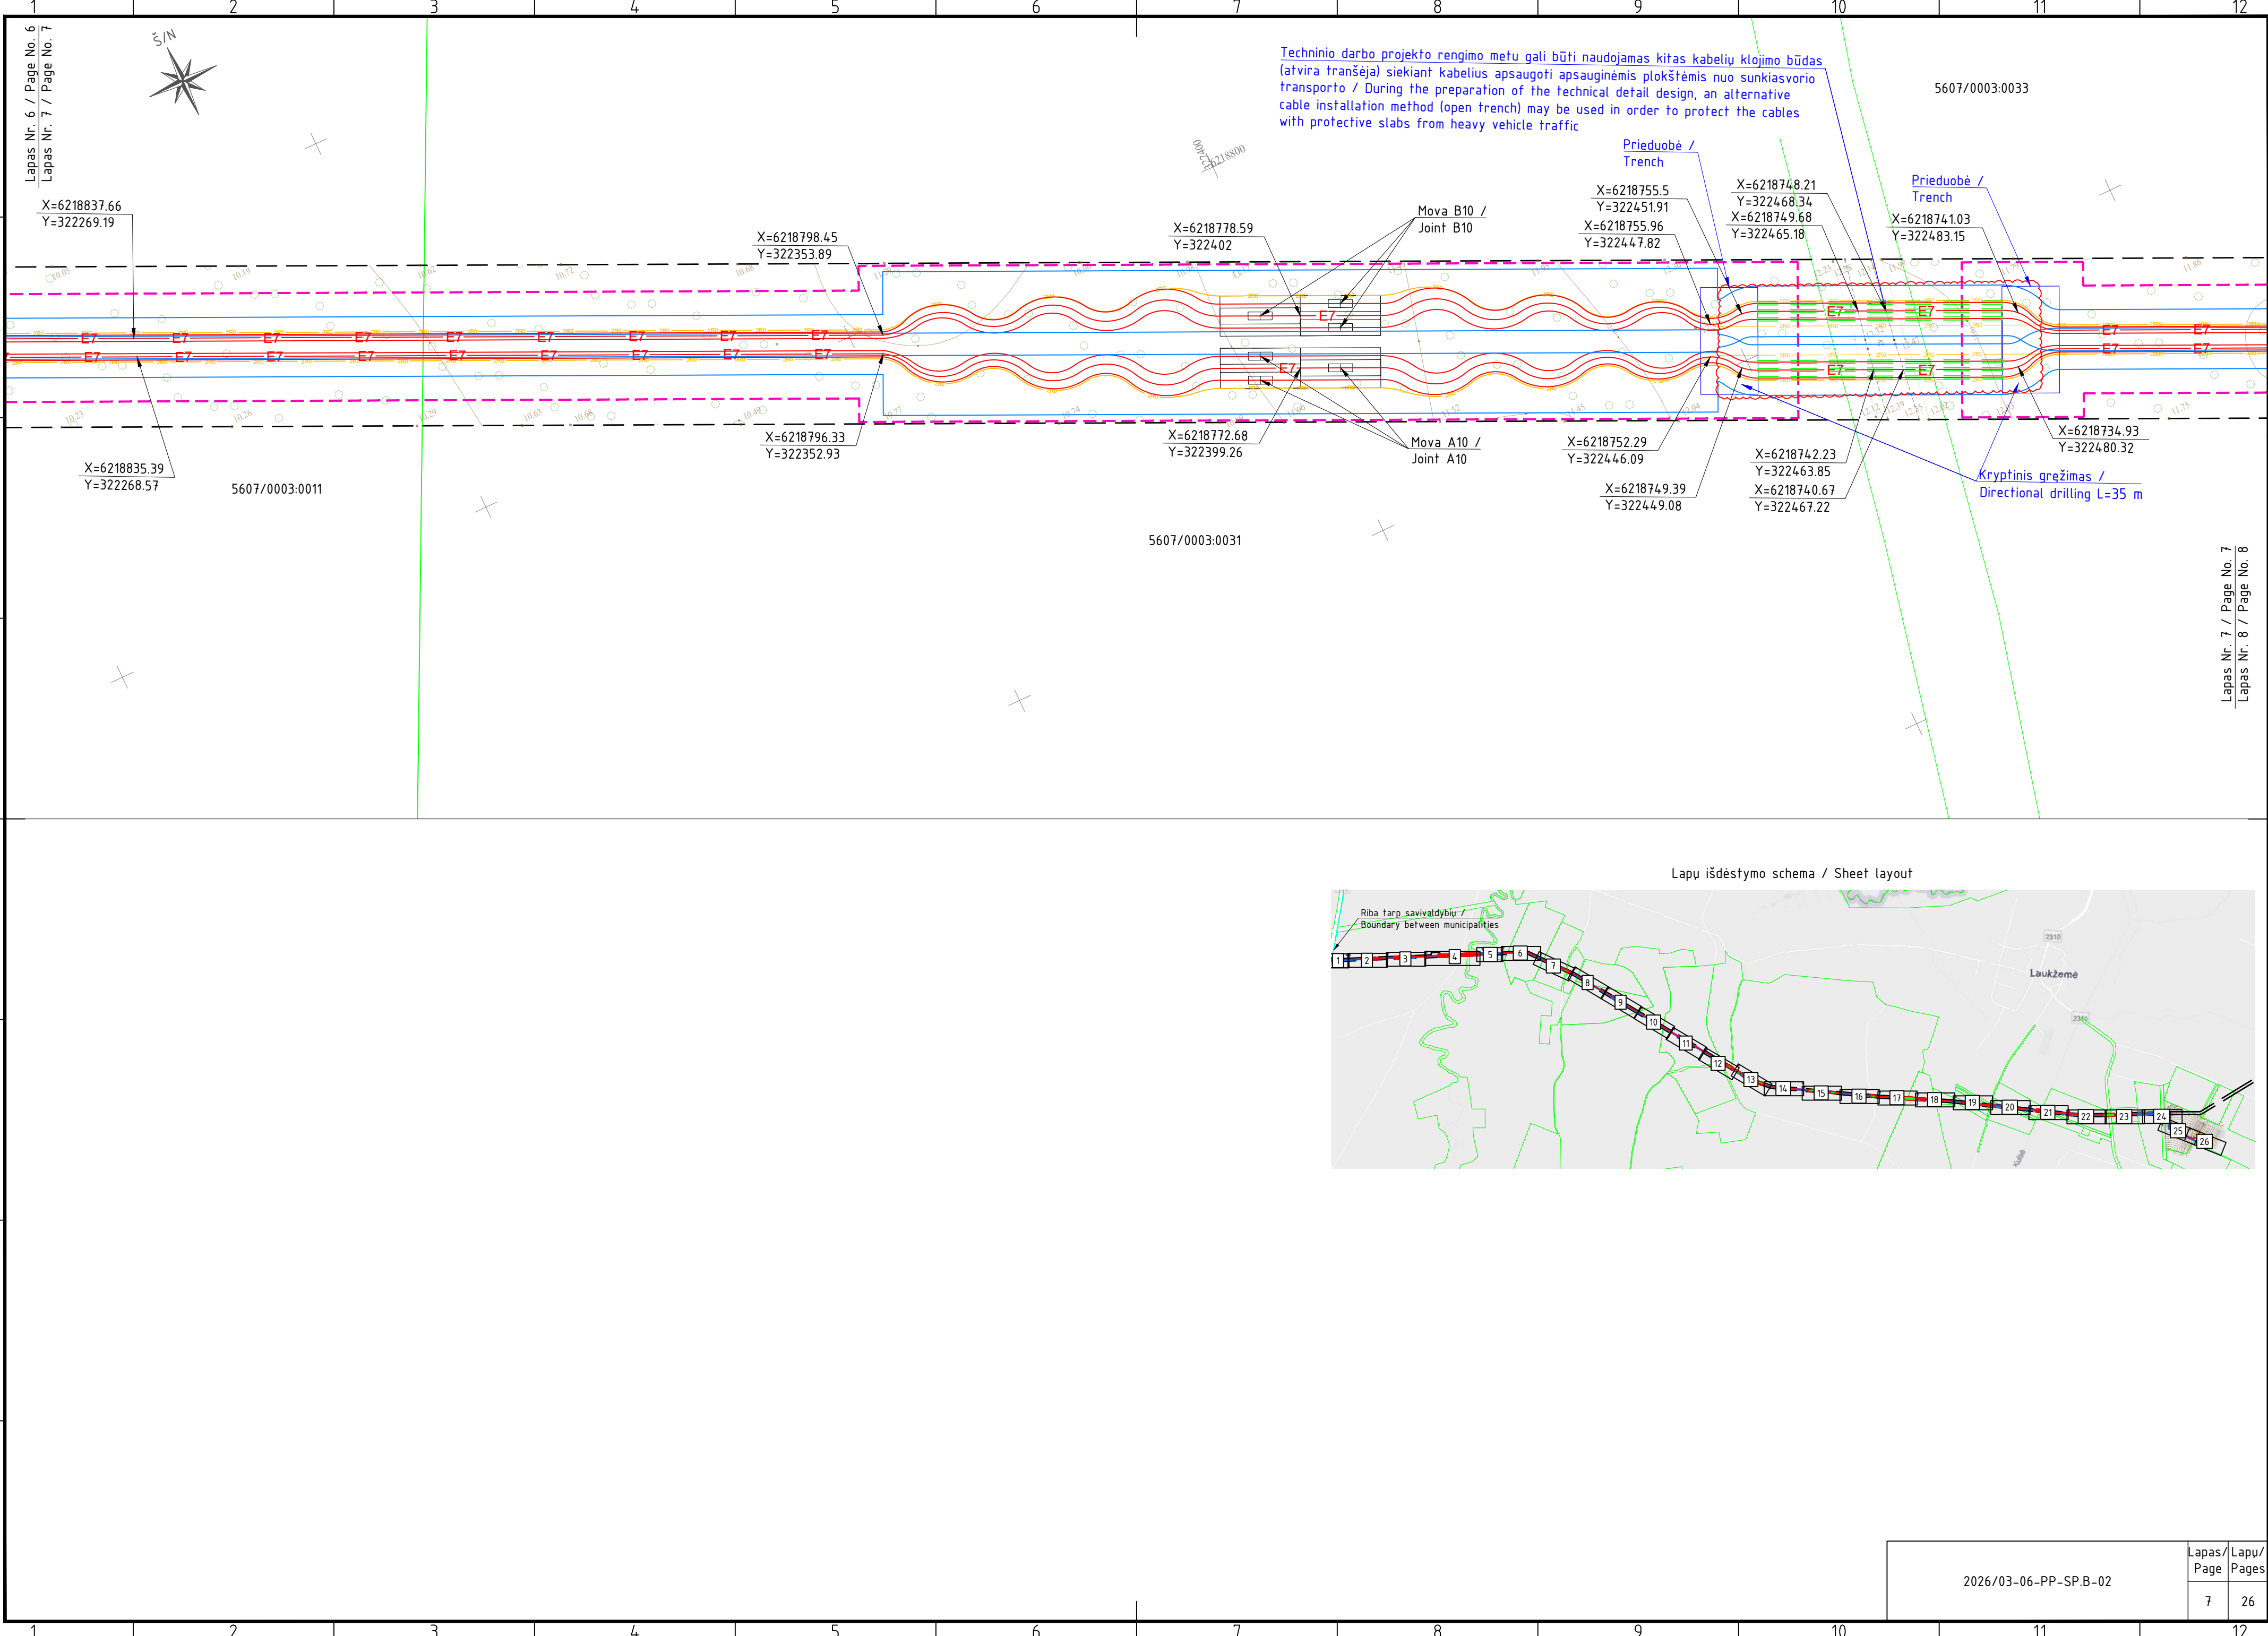


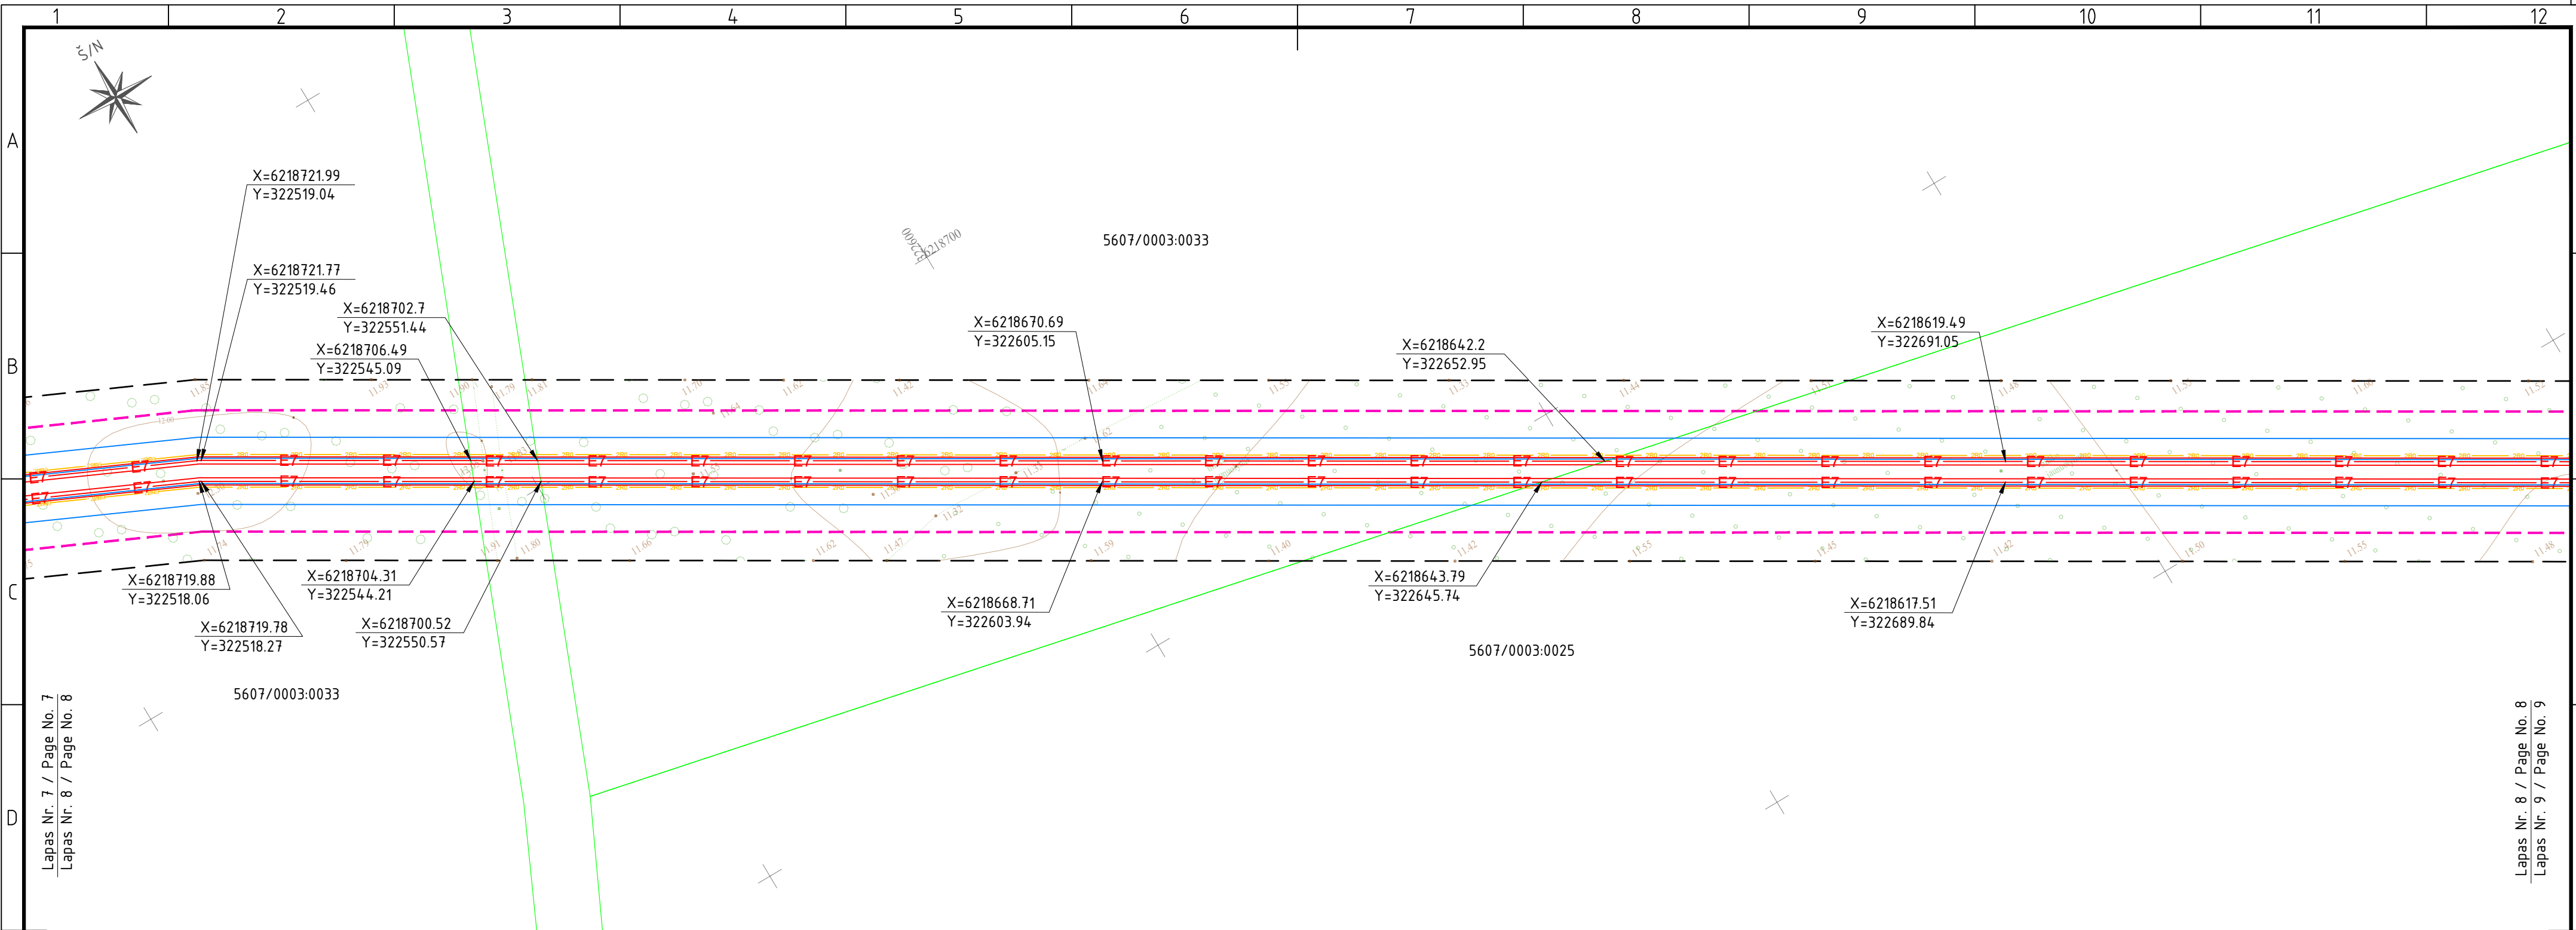


Lapas Nr. 7 / Page No. 7
Lapas Nr. 8 / Page No. 8

Lapas Nr. 8 / Page No. 8
Lapas Nr. 9 / Page No. 9

Lapu išdėstymo schema / Sheet layout

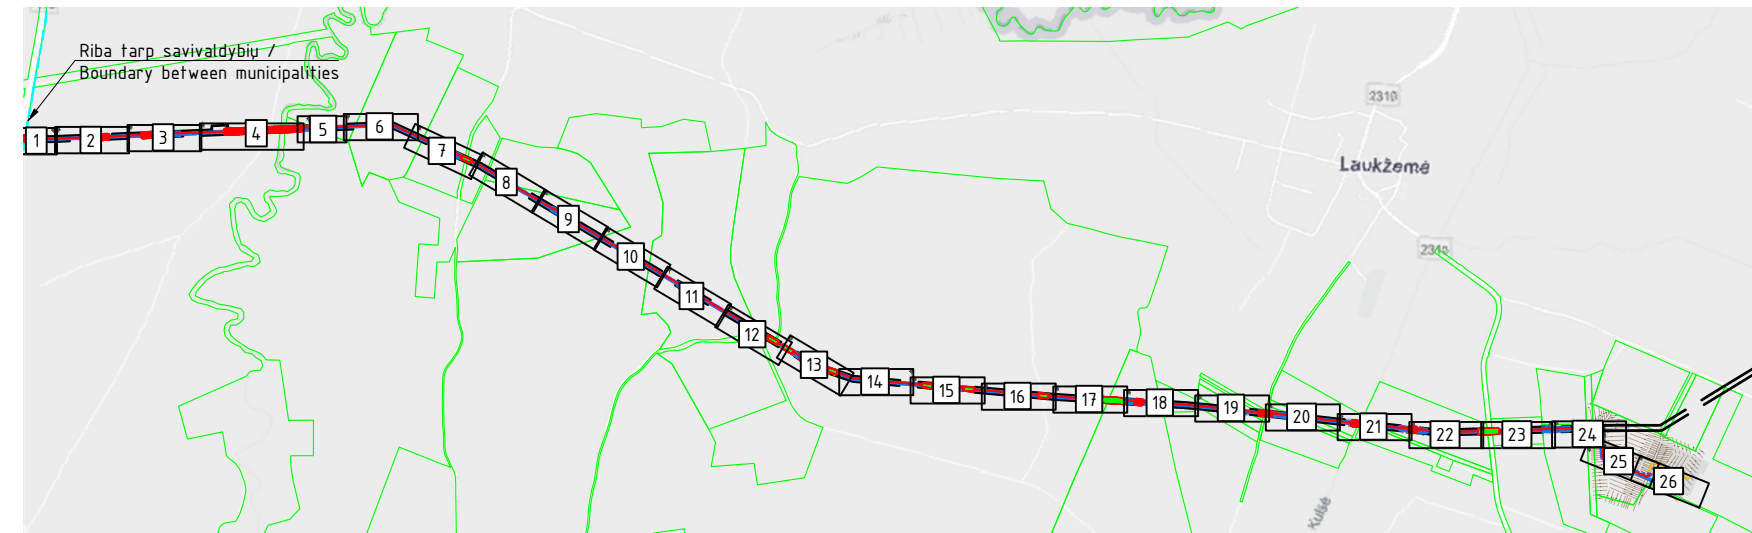

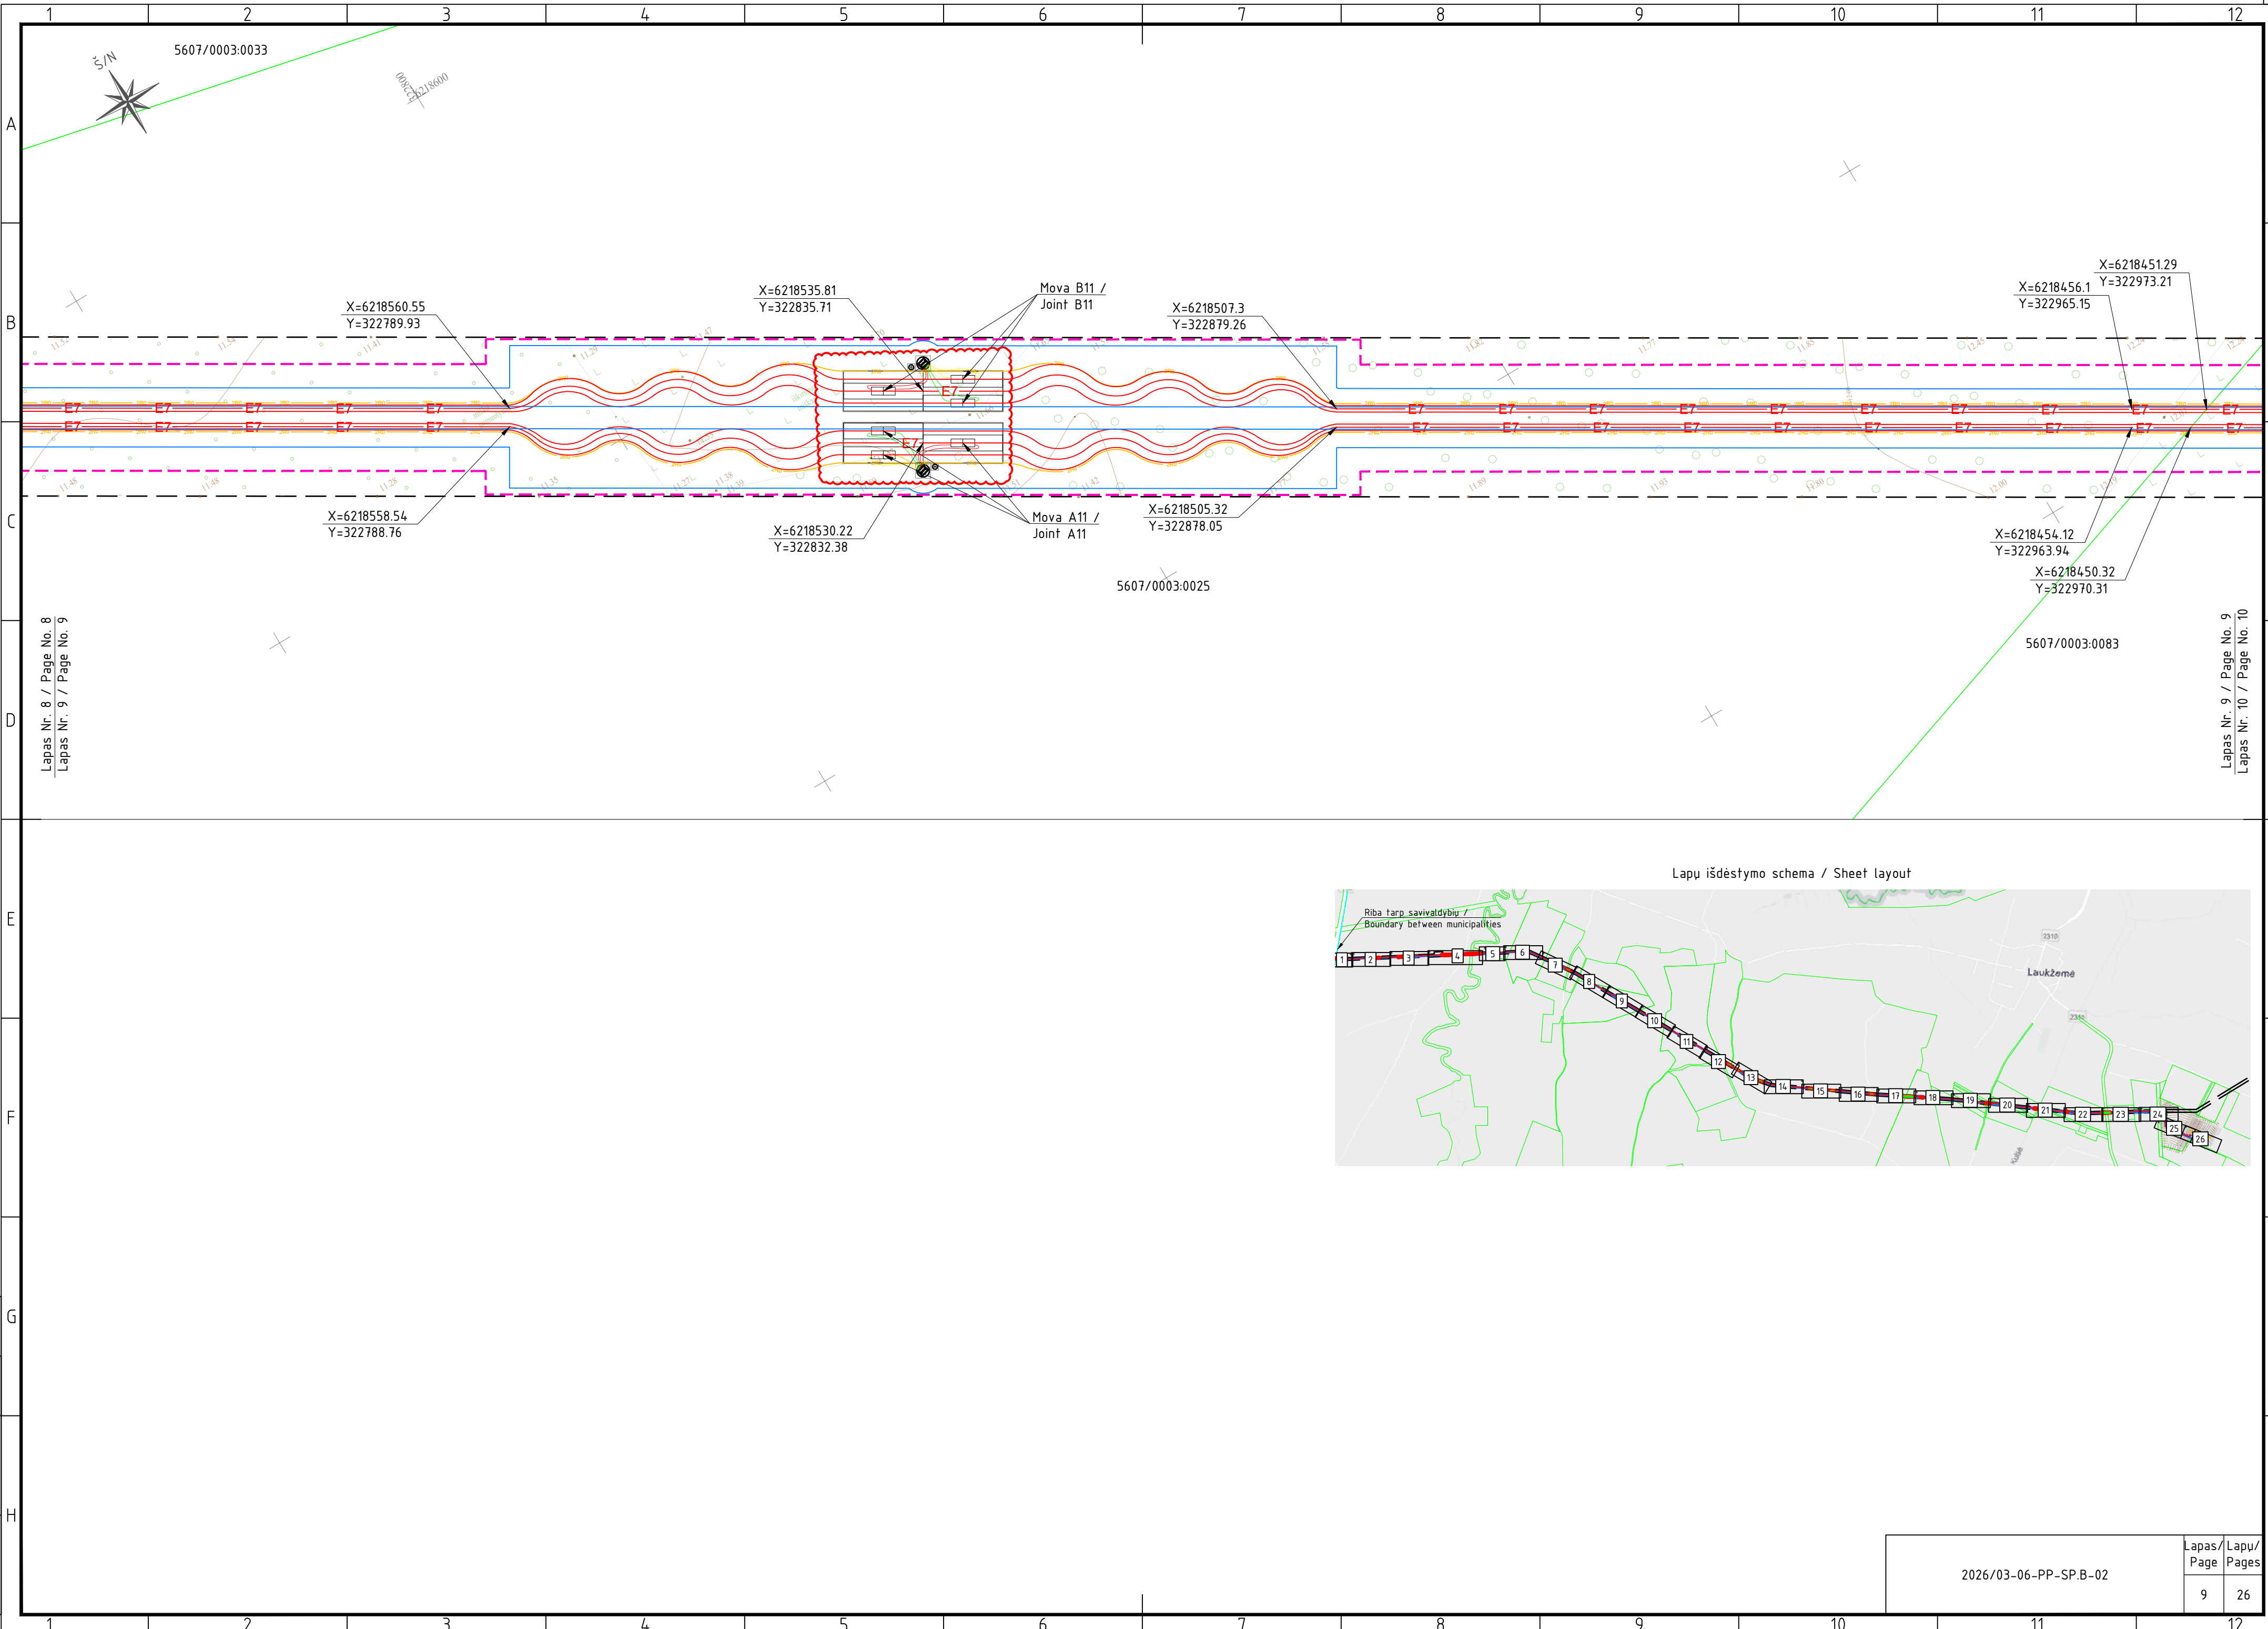


Lapas Nr. 8 / Page No. 8
Lapas Nr. 9 / Page No. 9

Lapas Nr. 9 / Page No. 9
Lapas Nr. 10 / Page No. 10


Lapu išdeštymo schema / Sheet layout




Proj. dalis	Pavardė	Parašas	Data

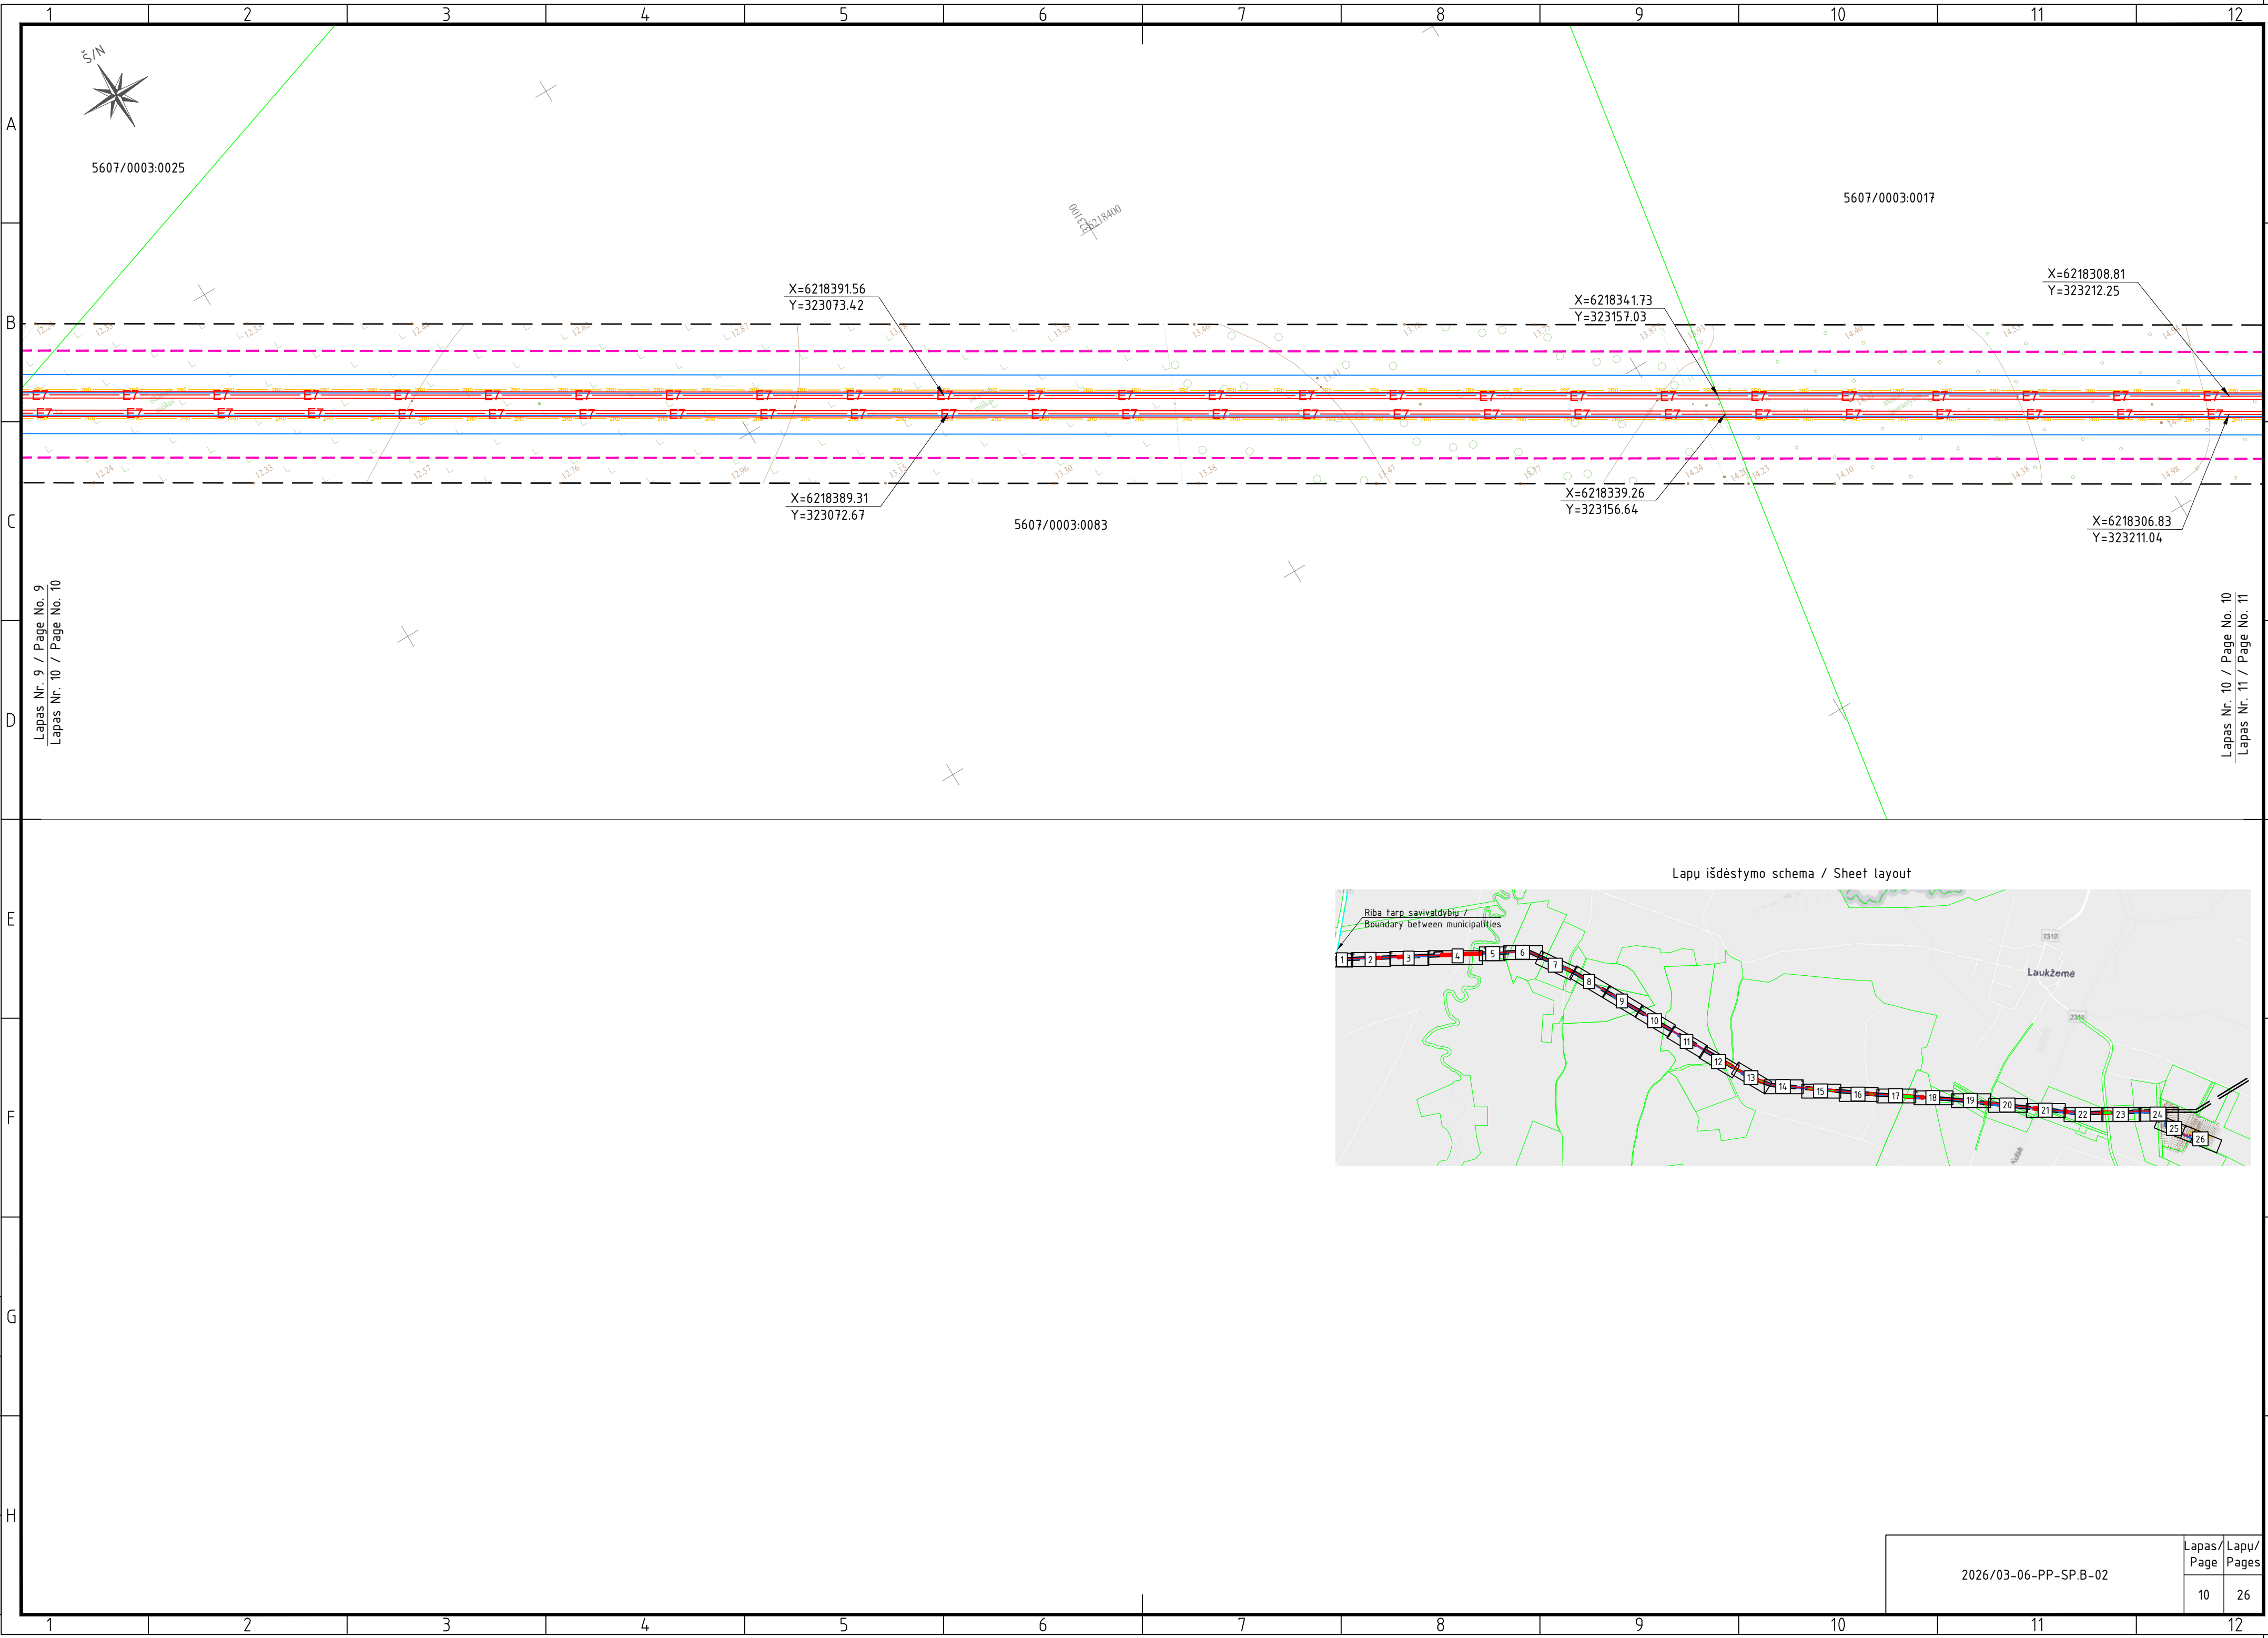

Lapų išdėstymo schema / Sheet layout

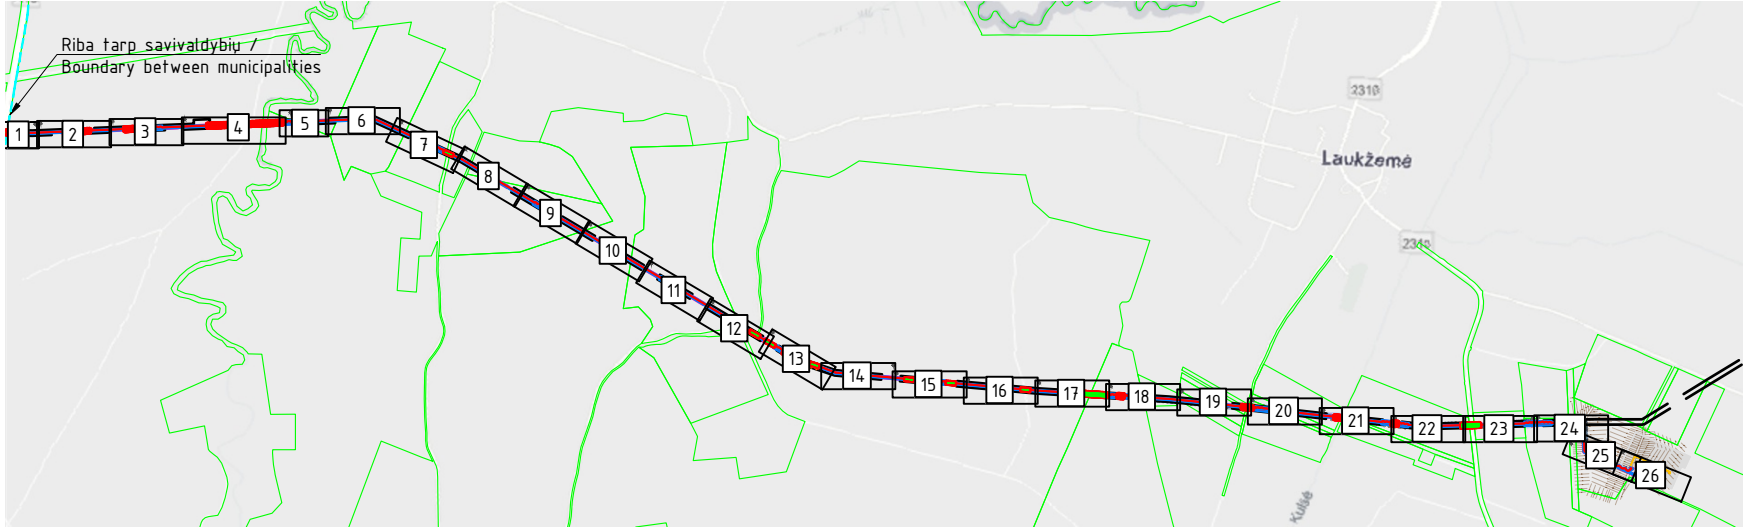


2026/03-06-PP-SP.B-02	Lapas/ Page	Lapų/ Pages
	10	26

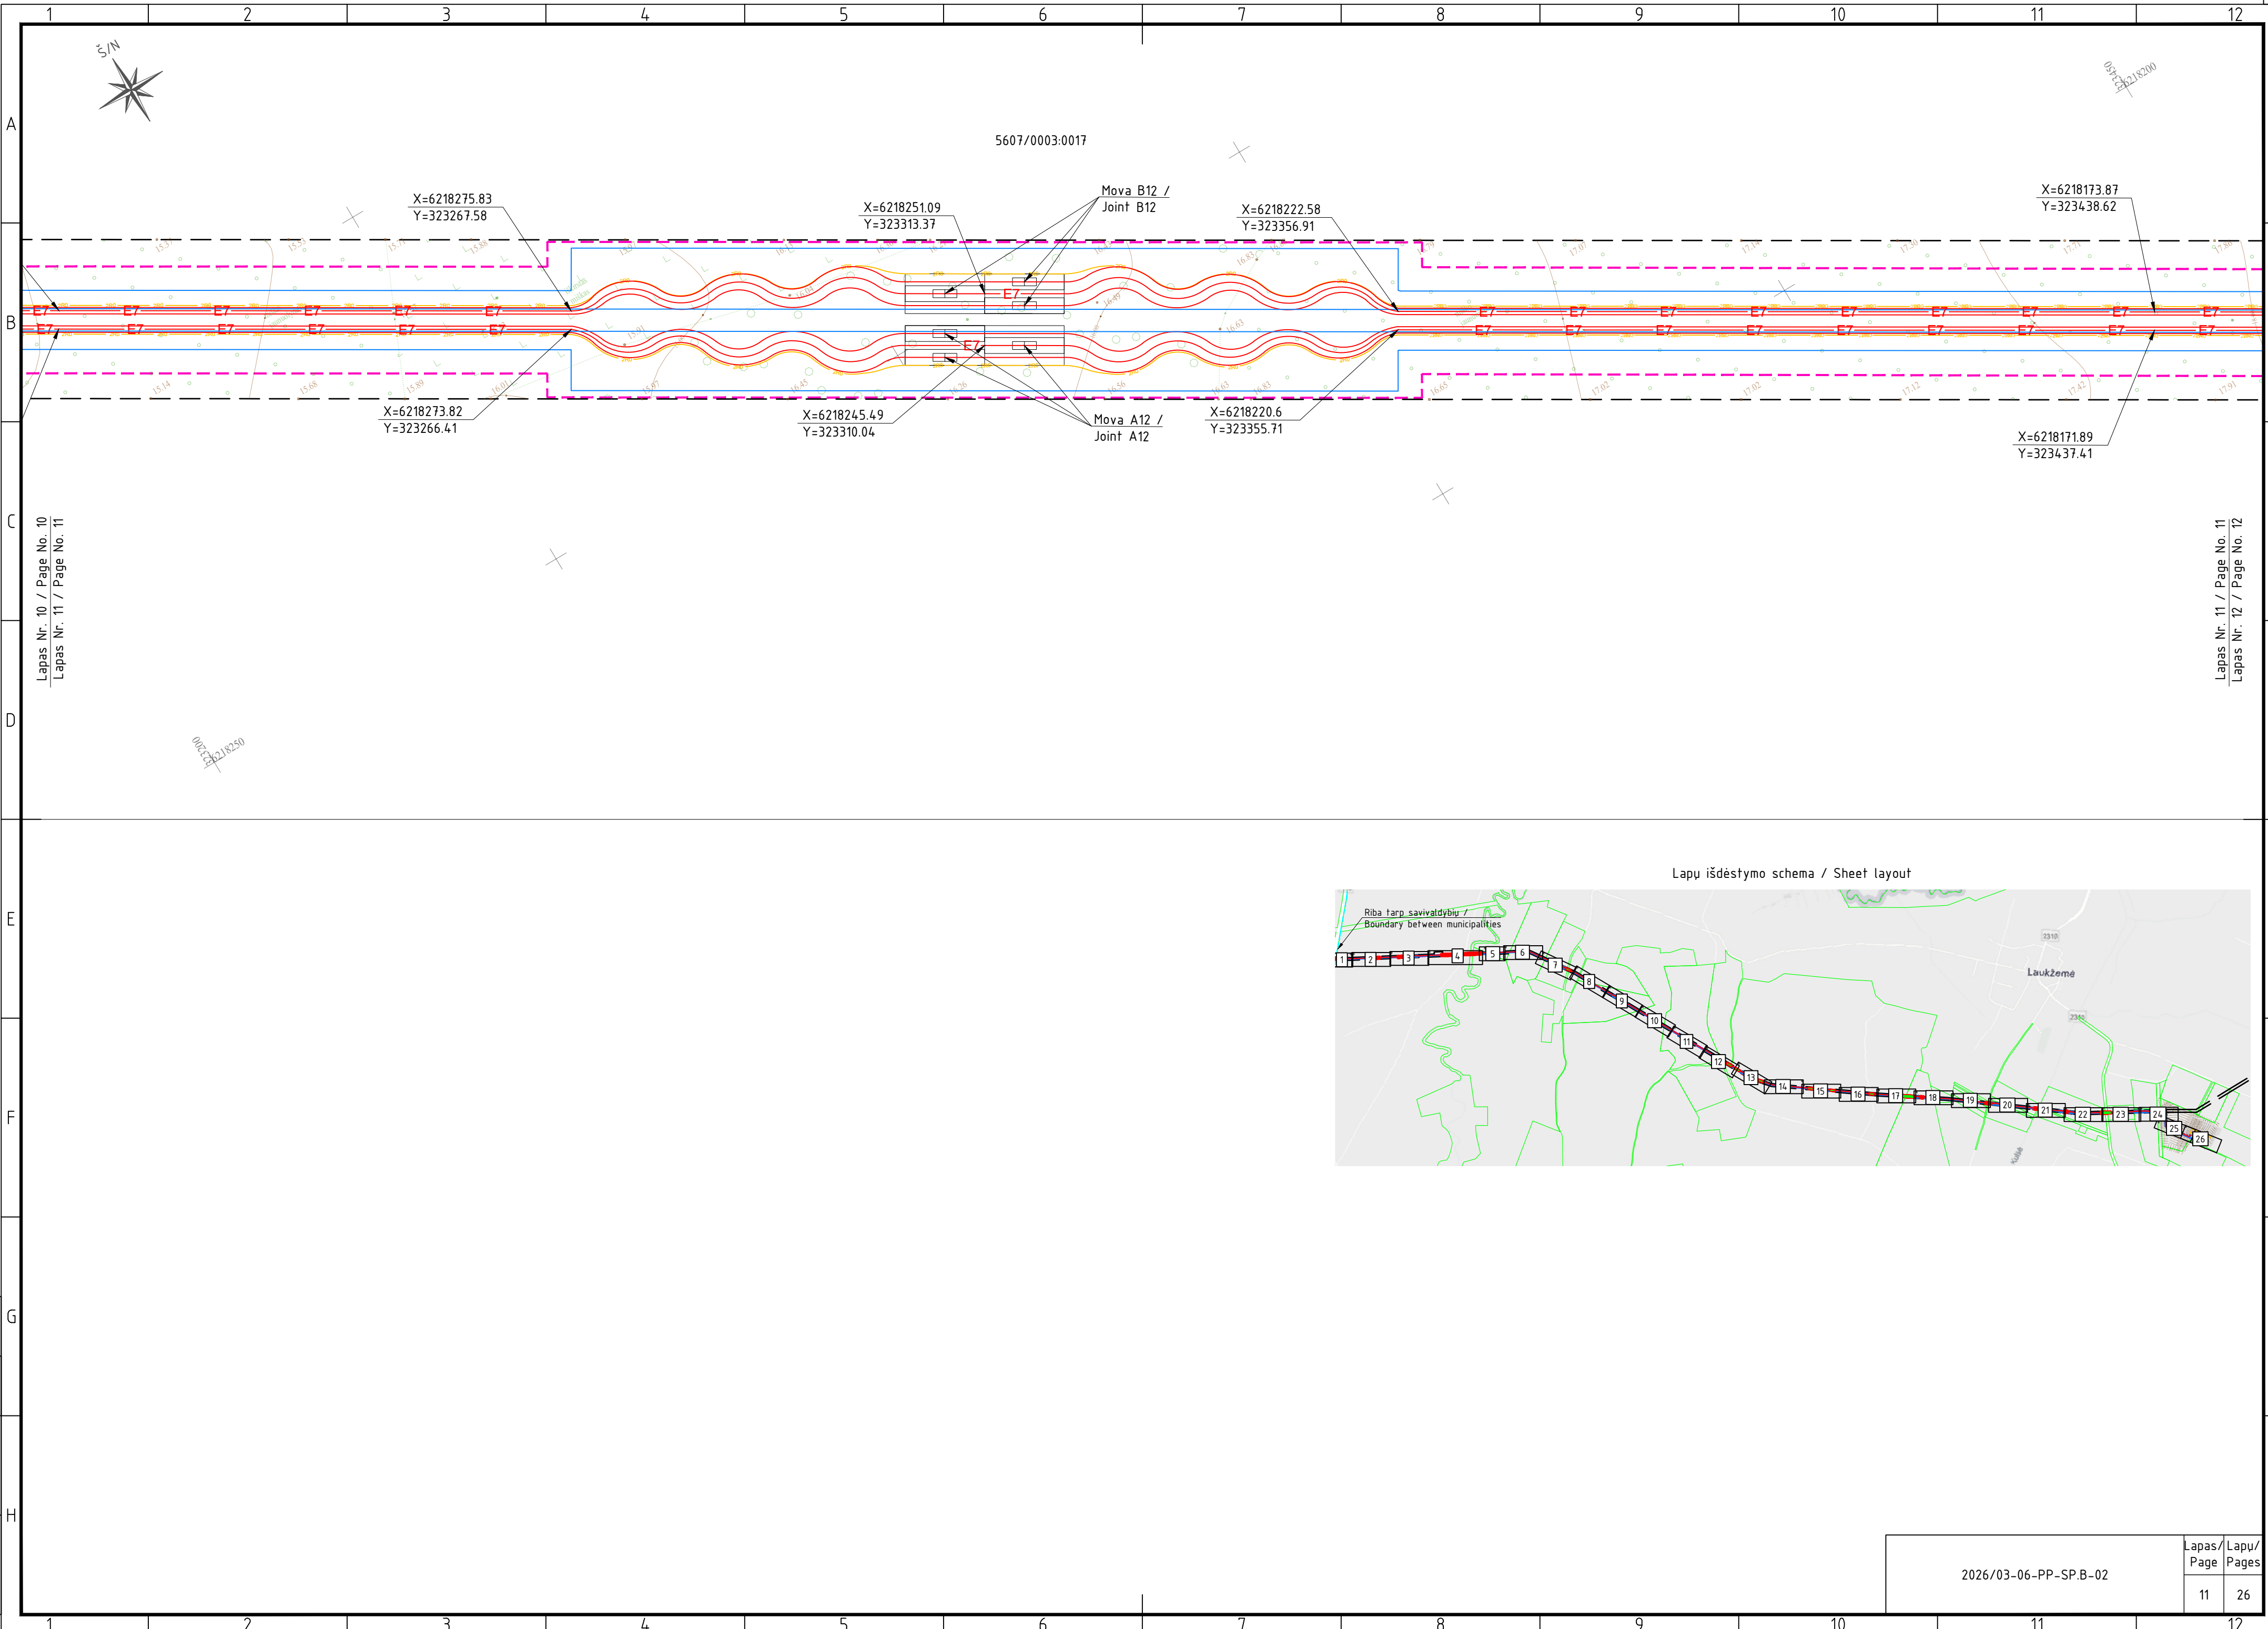


Lapas Nr. 10 / Page No. 10
Lapas Nr. 11 / Page No. 11

Lapas Nr. 11 / Page No. 11
Lapas Nr. 12 / Page No. 12

Lapu išdėstymo schema / Sheet layout

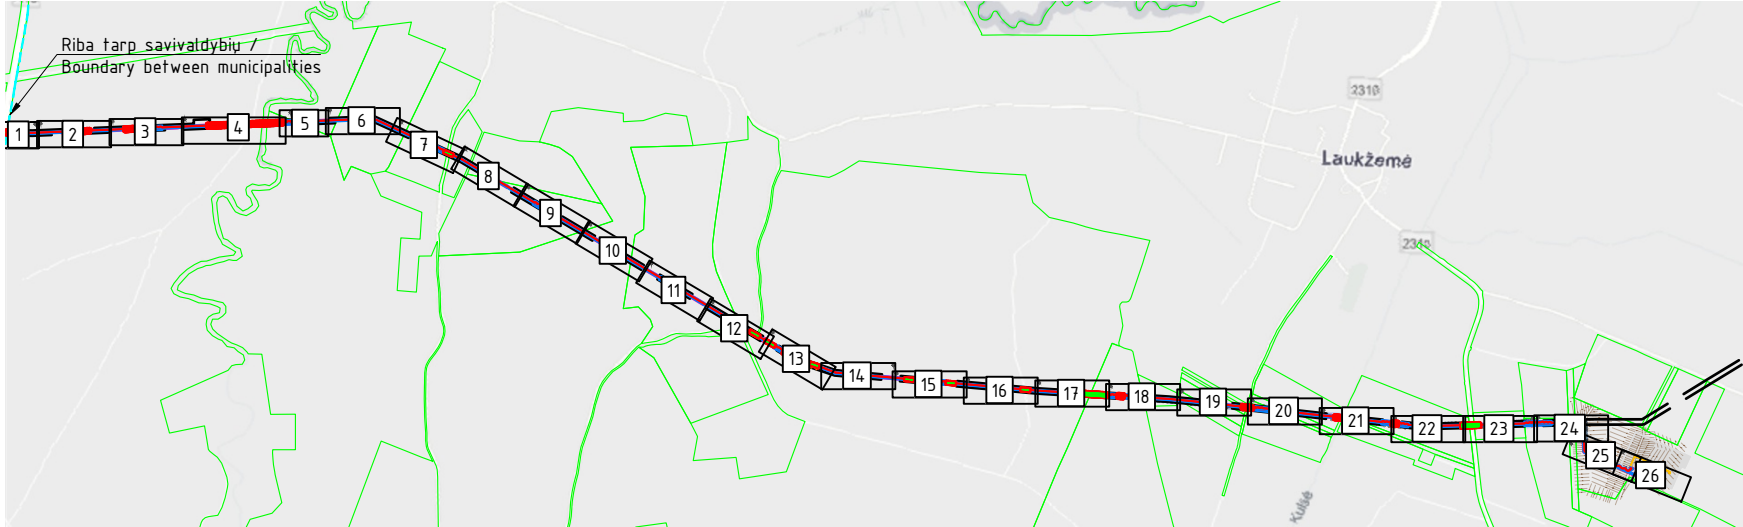



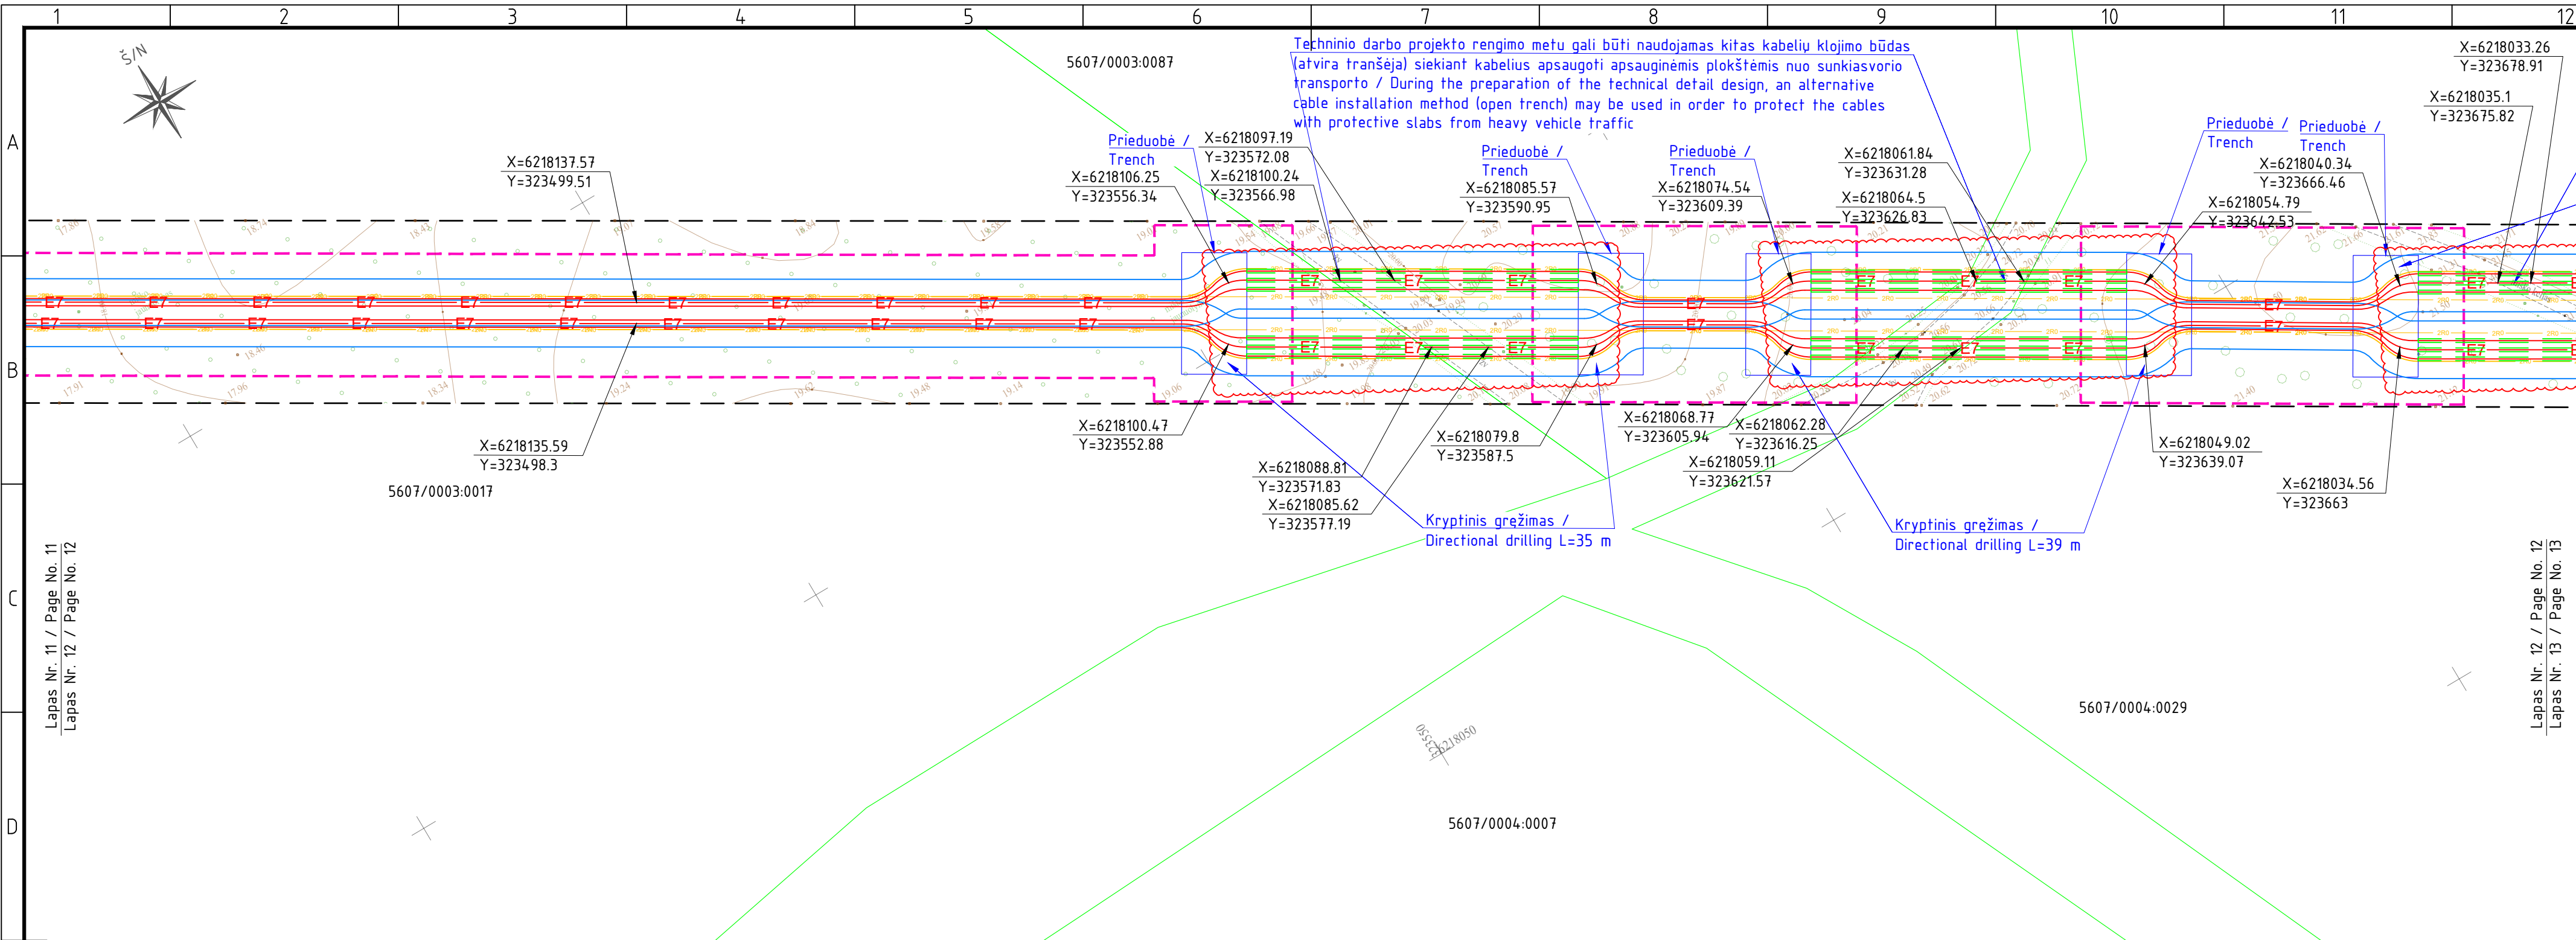



Proj. dalis	Pavardė	Parašas	Data


2026/03-06-PP-SP.B-02		Lapas/ Page	Lapu/ Pages
		12	26


Proj. dalis	Pavardė	Parašas	Data

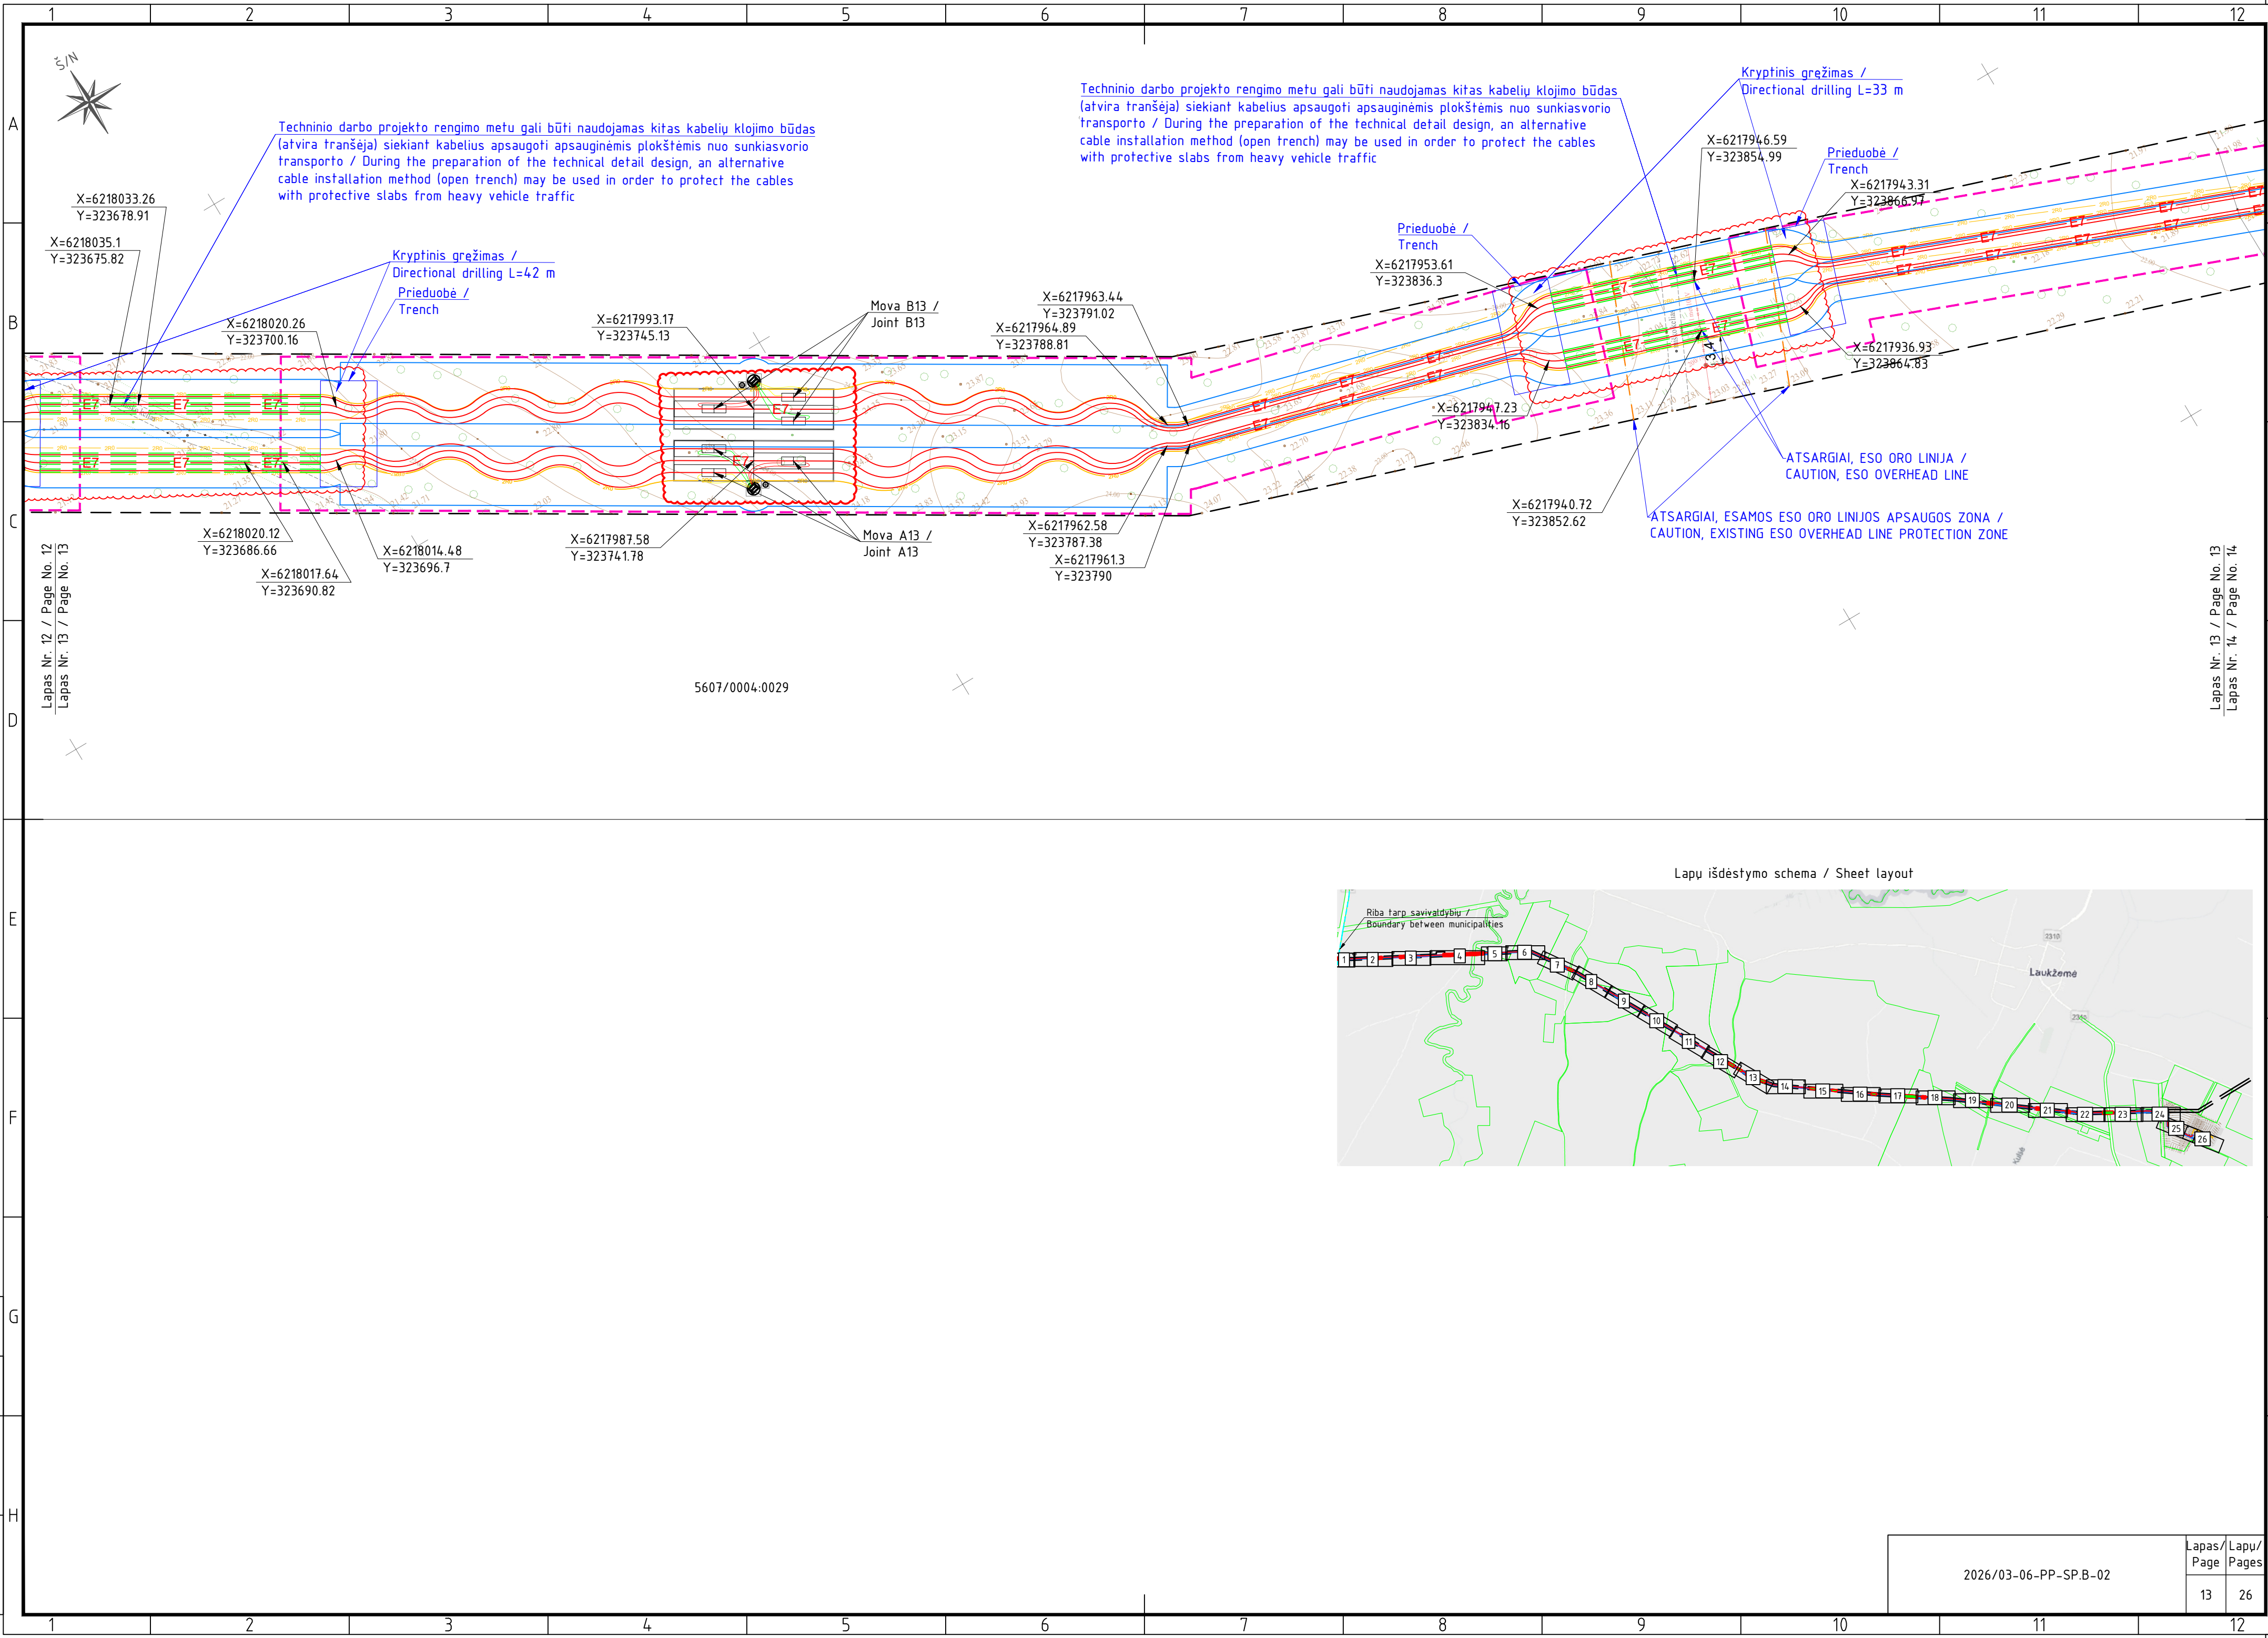


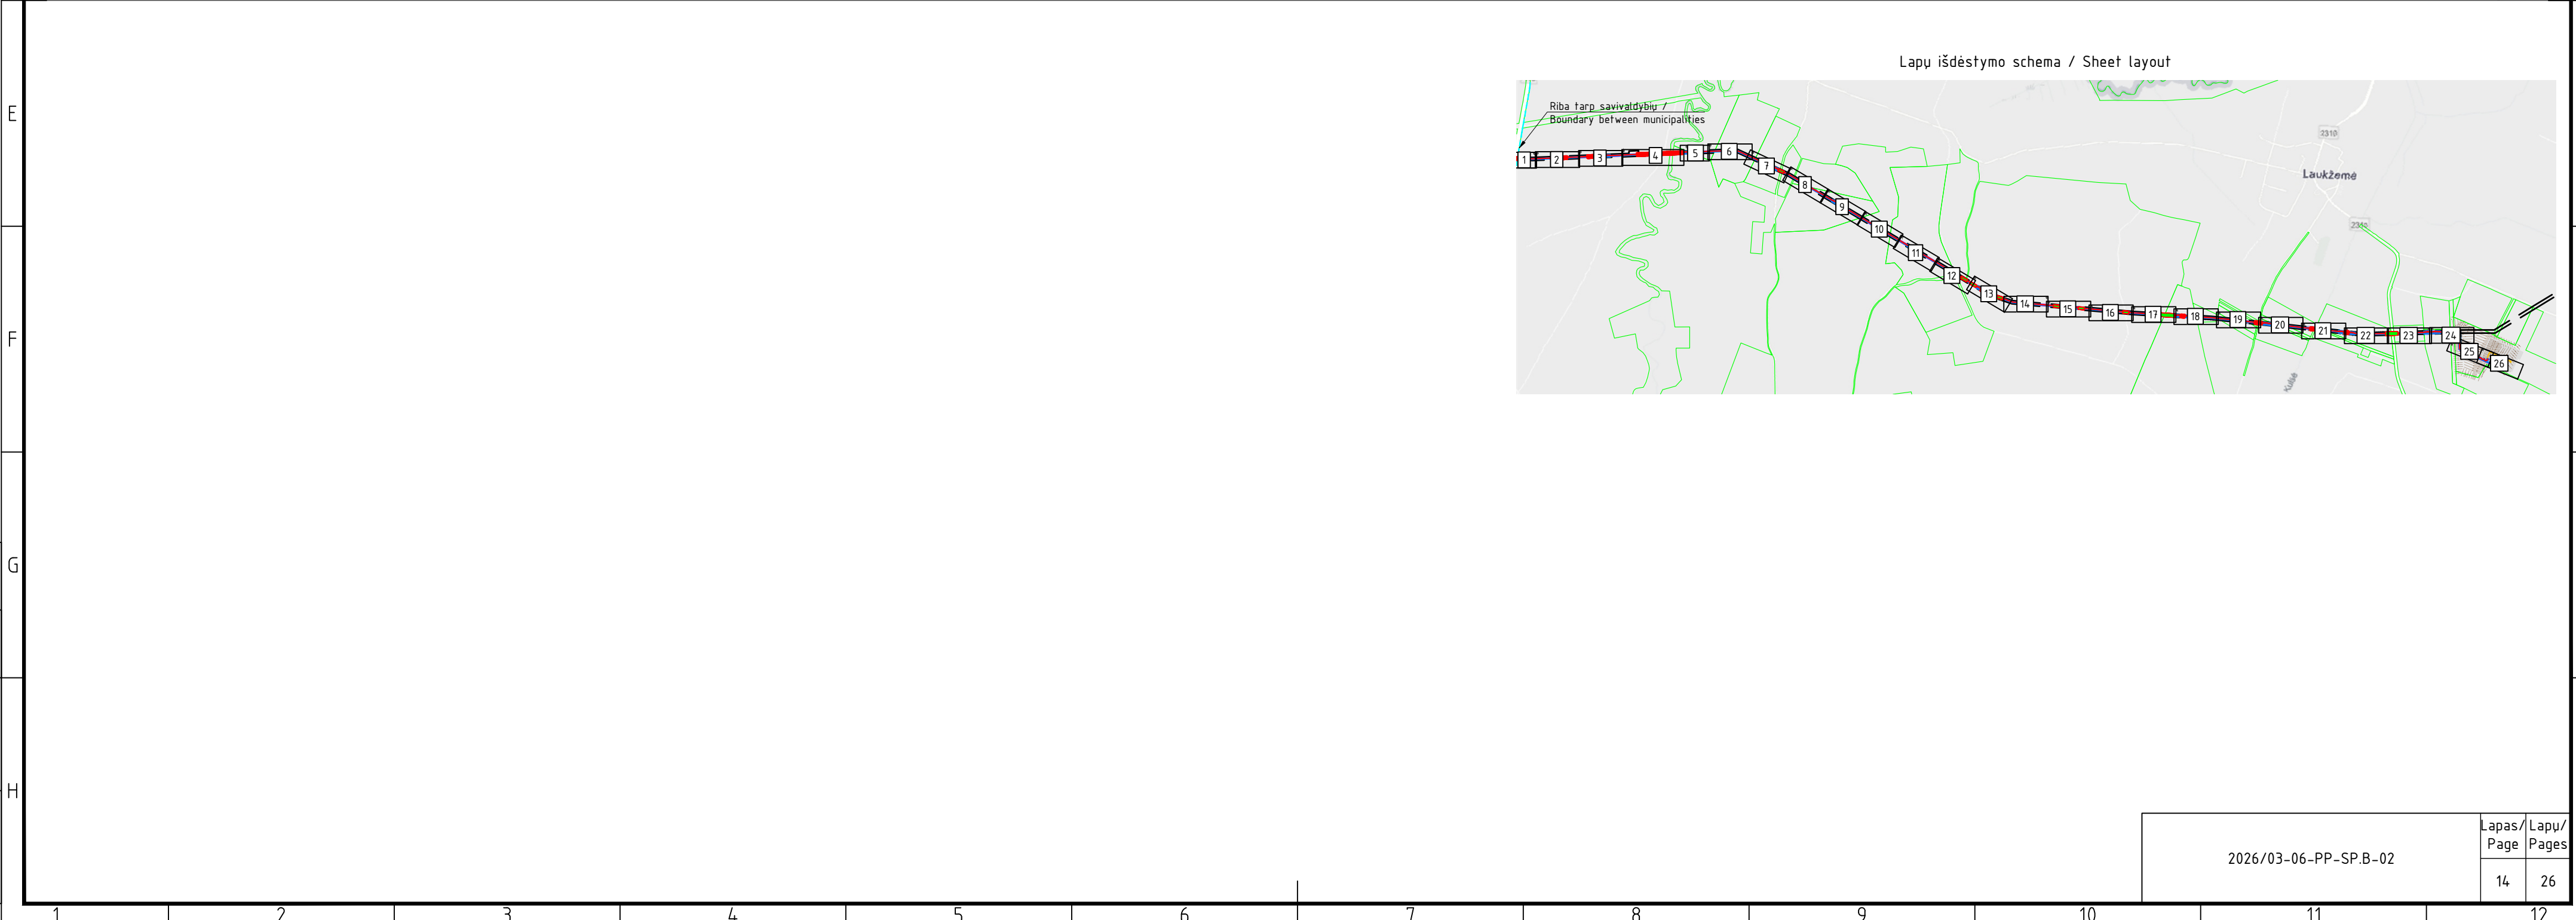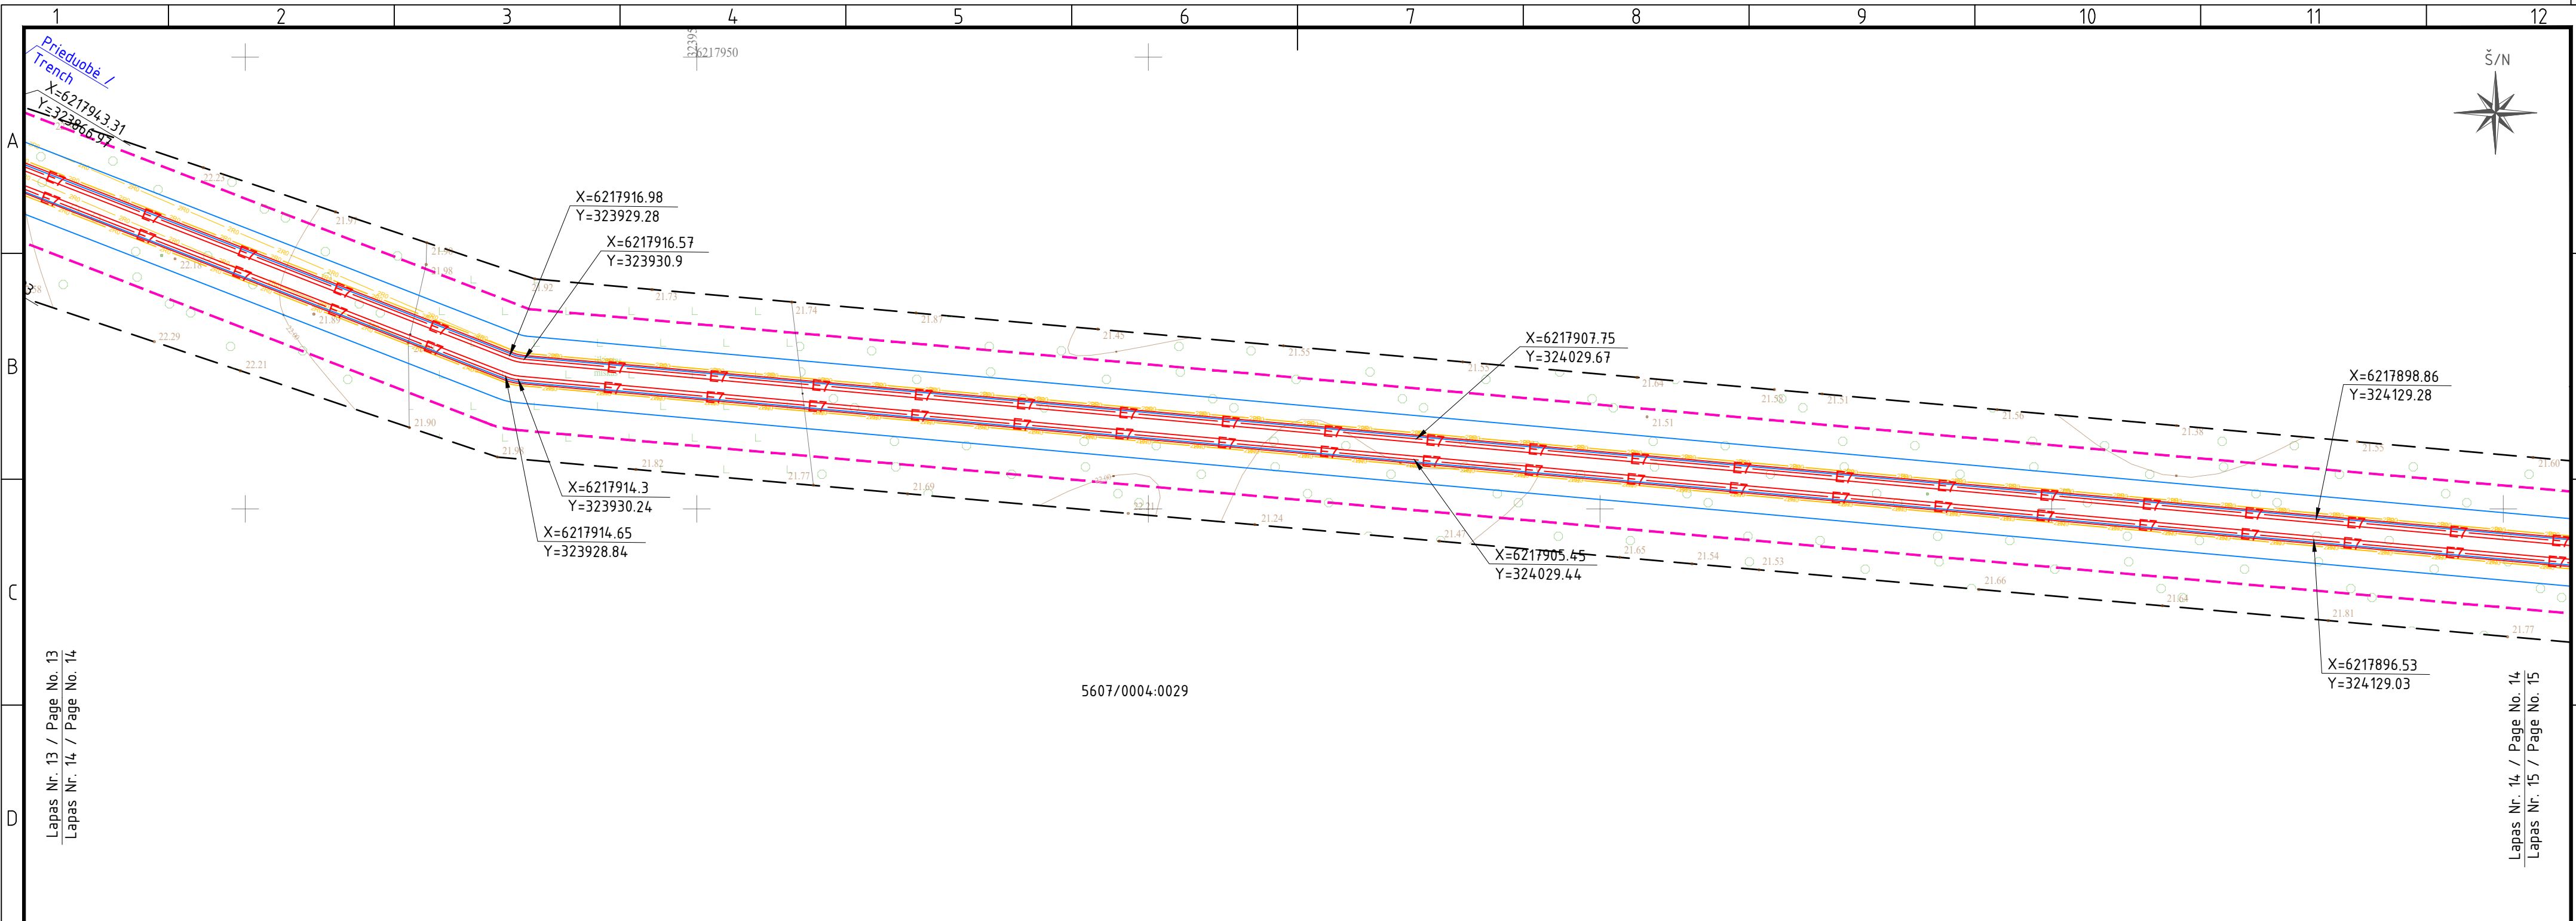

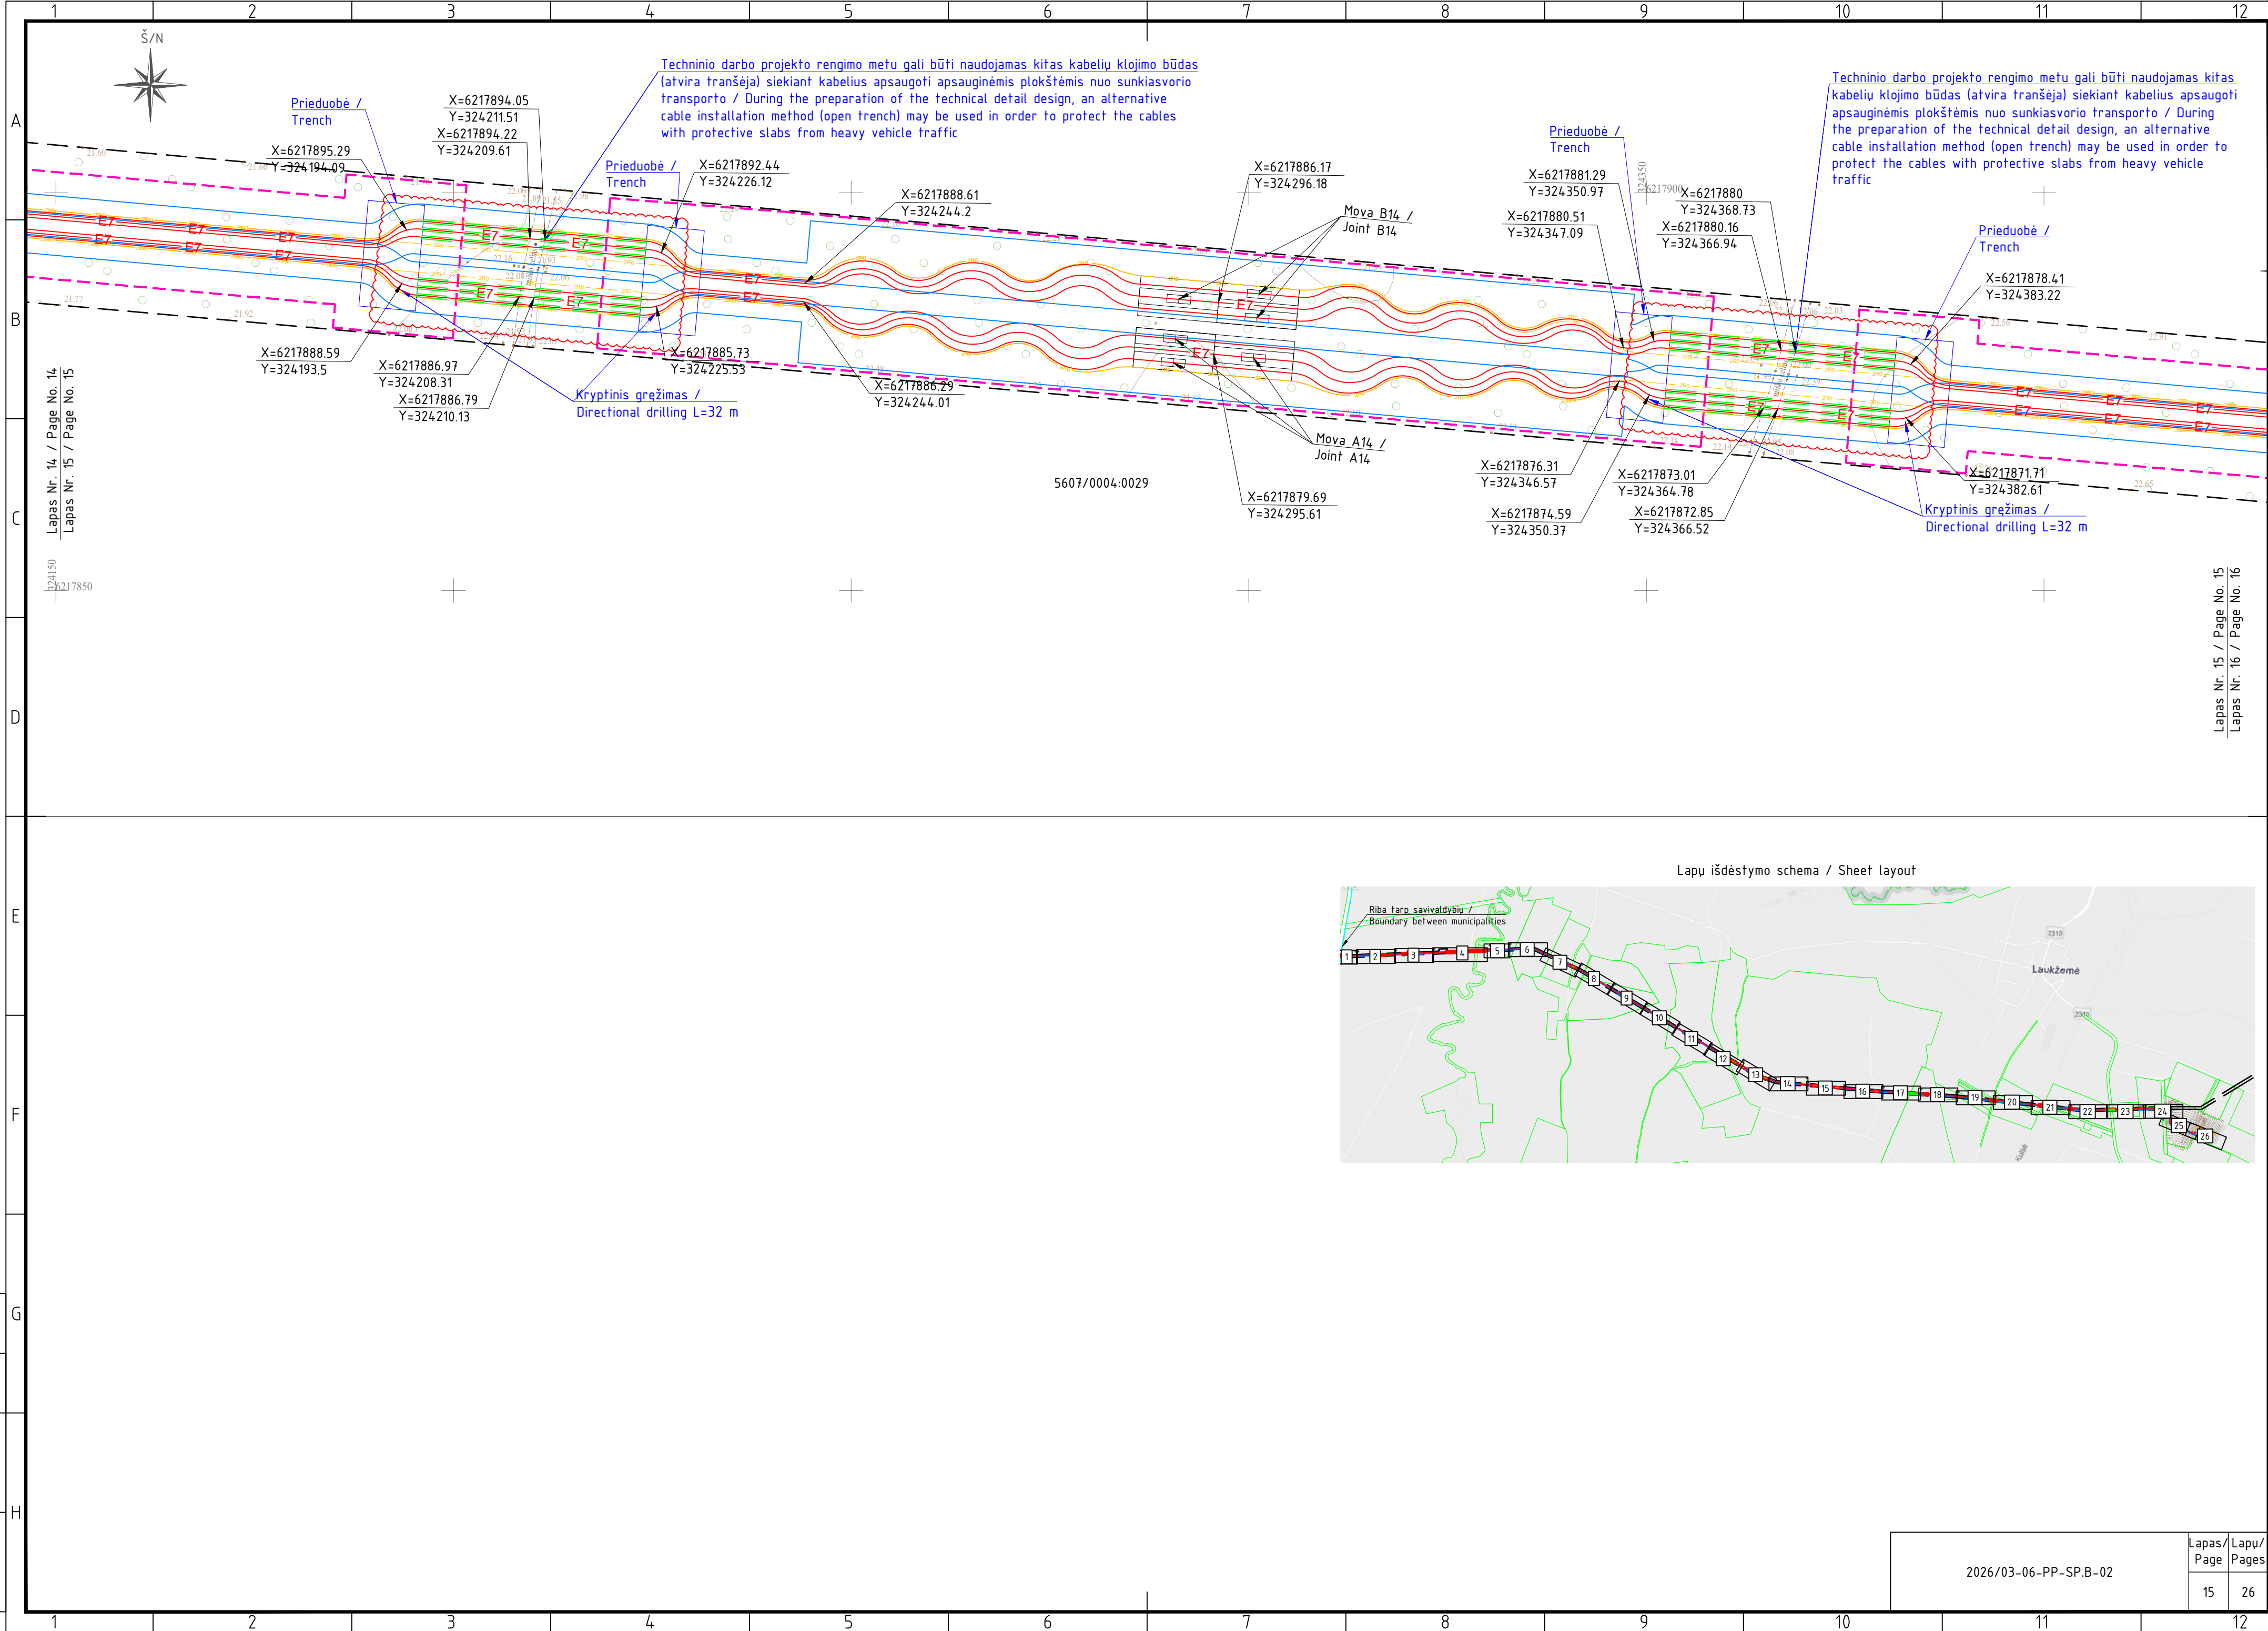


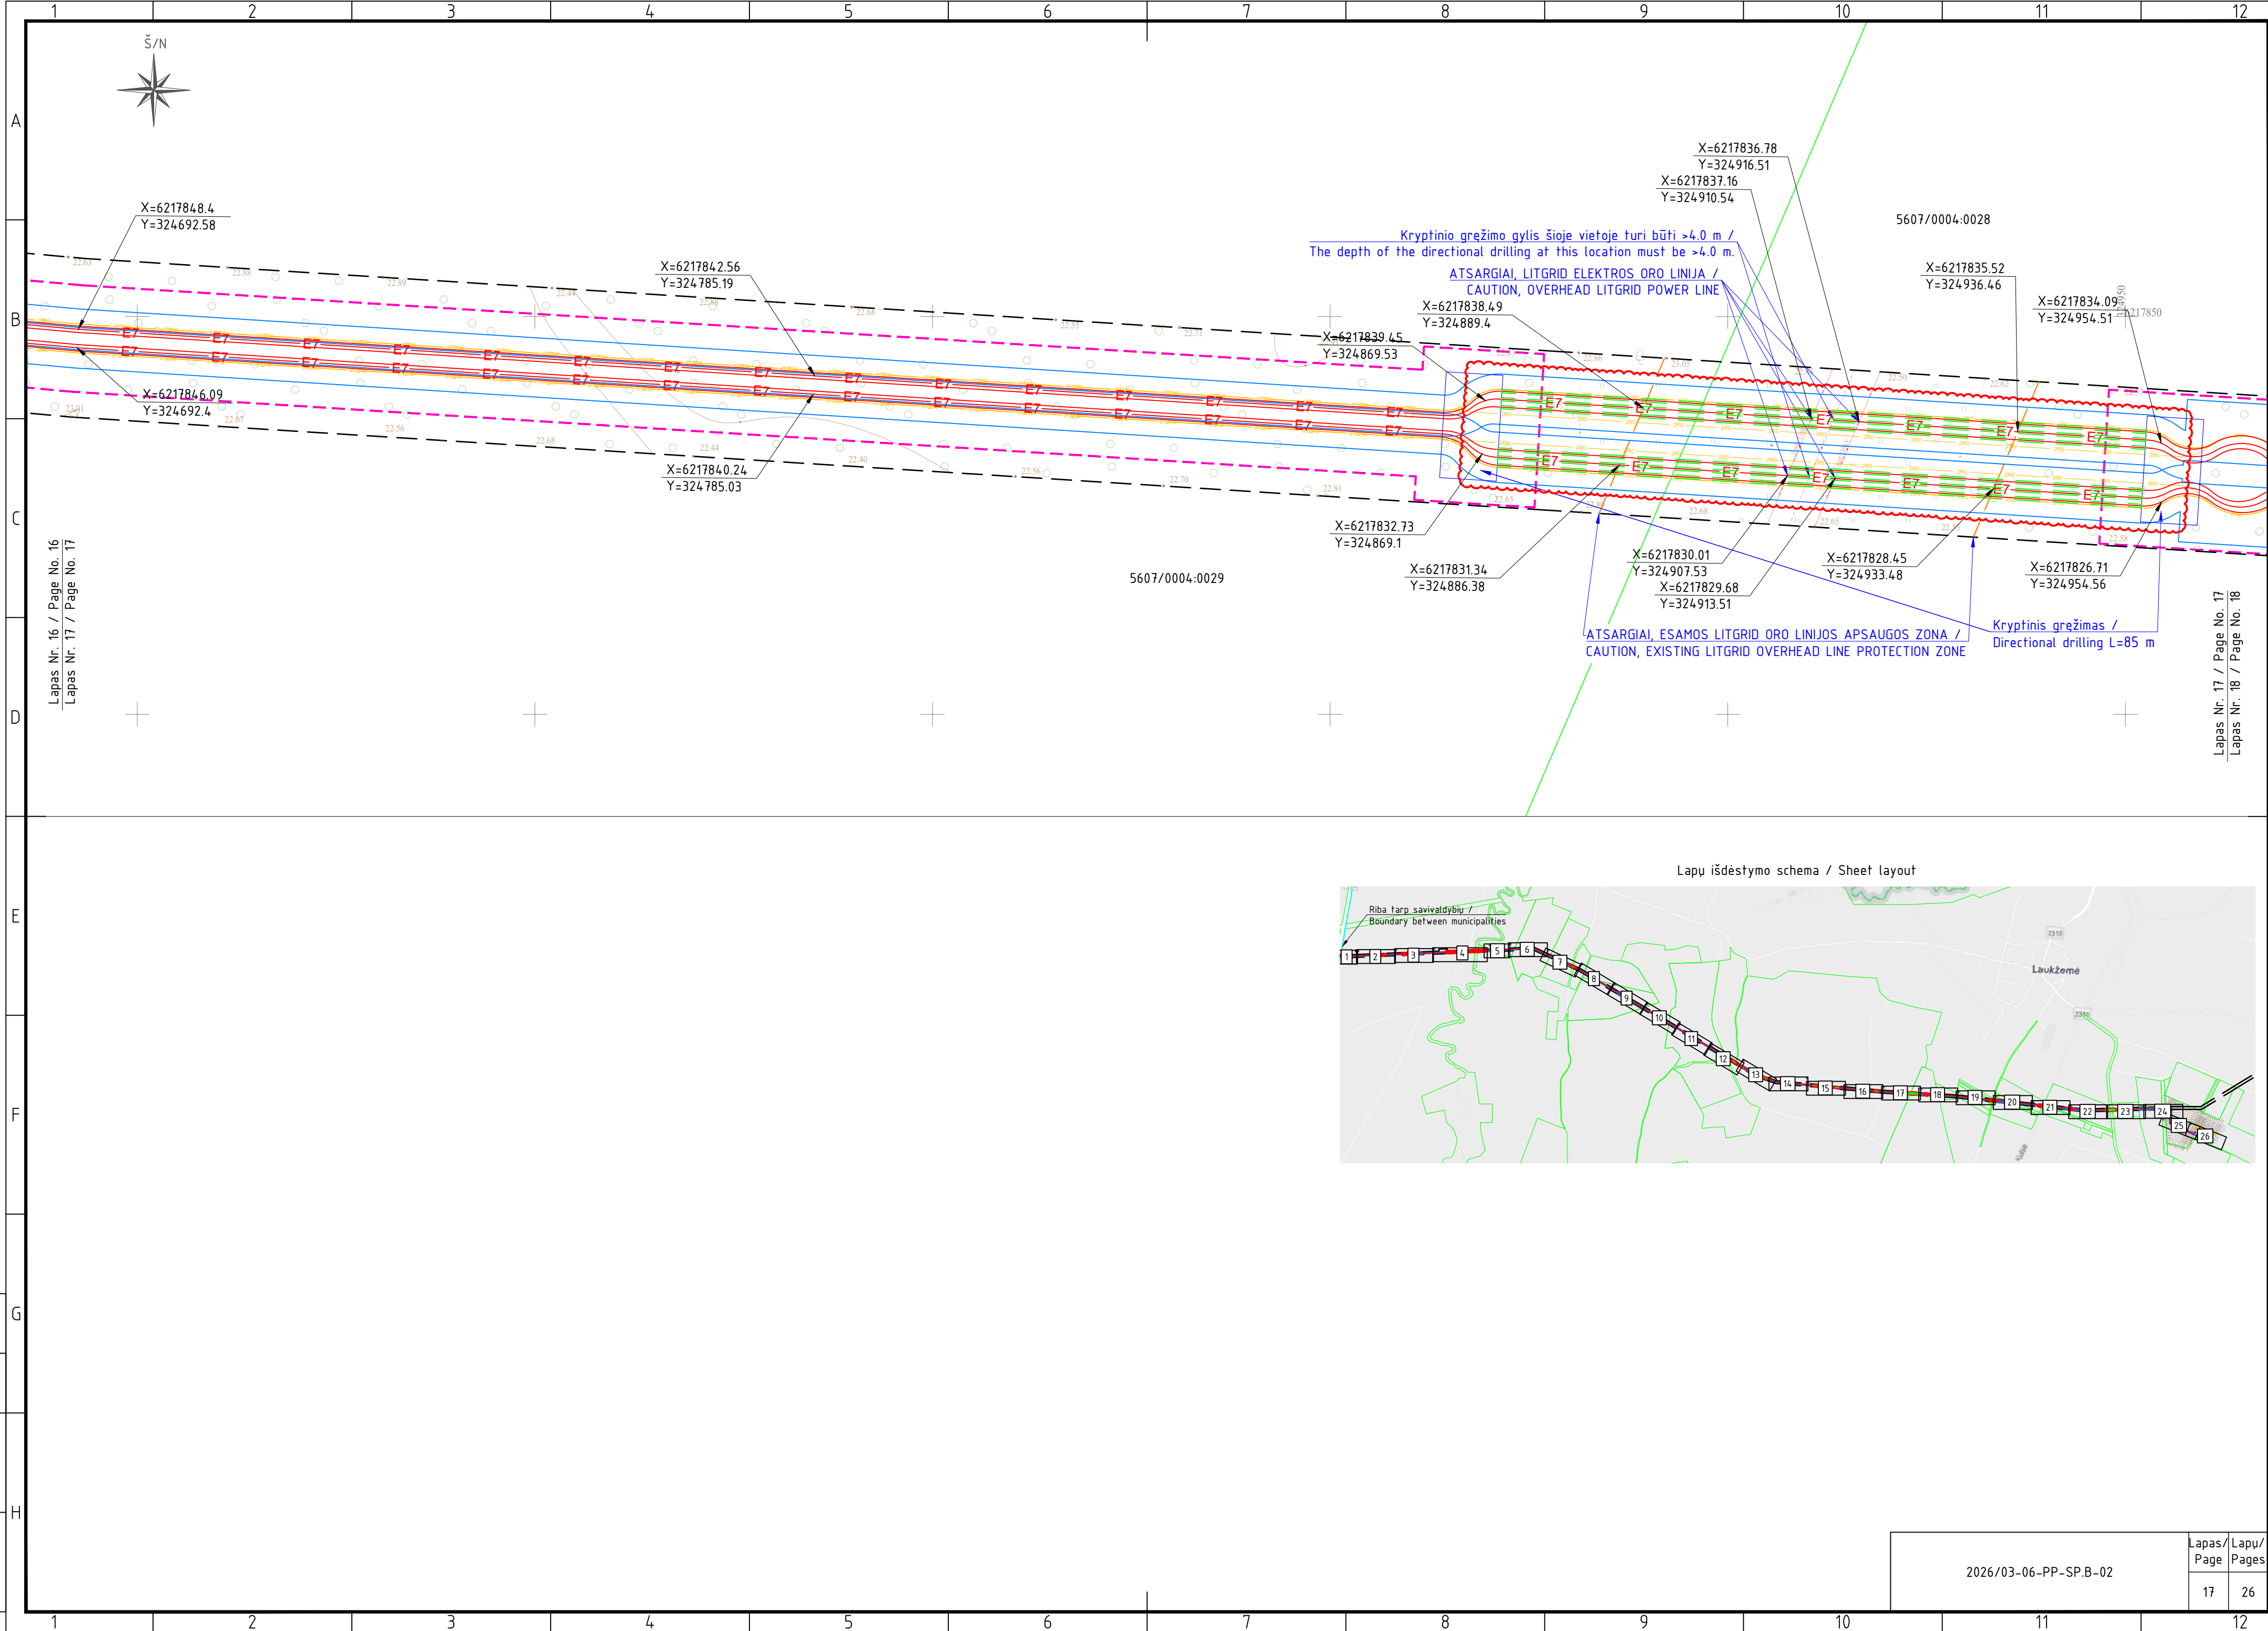


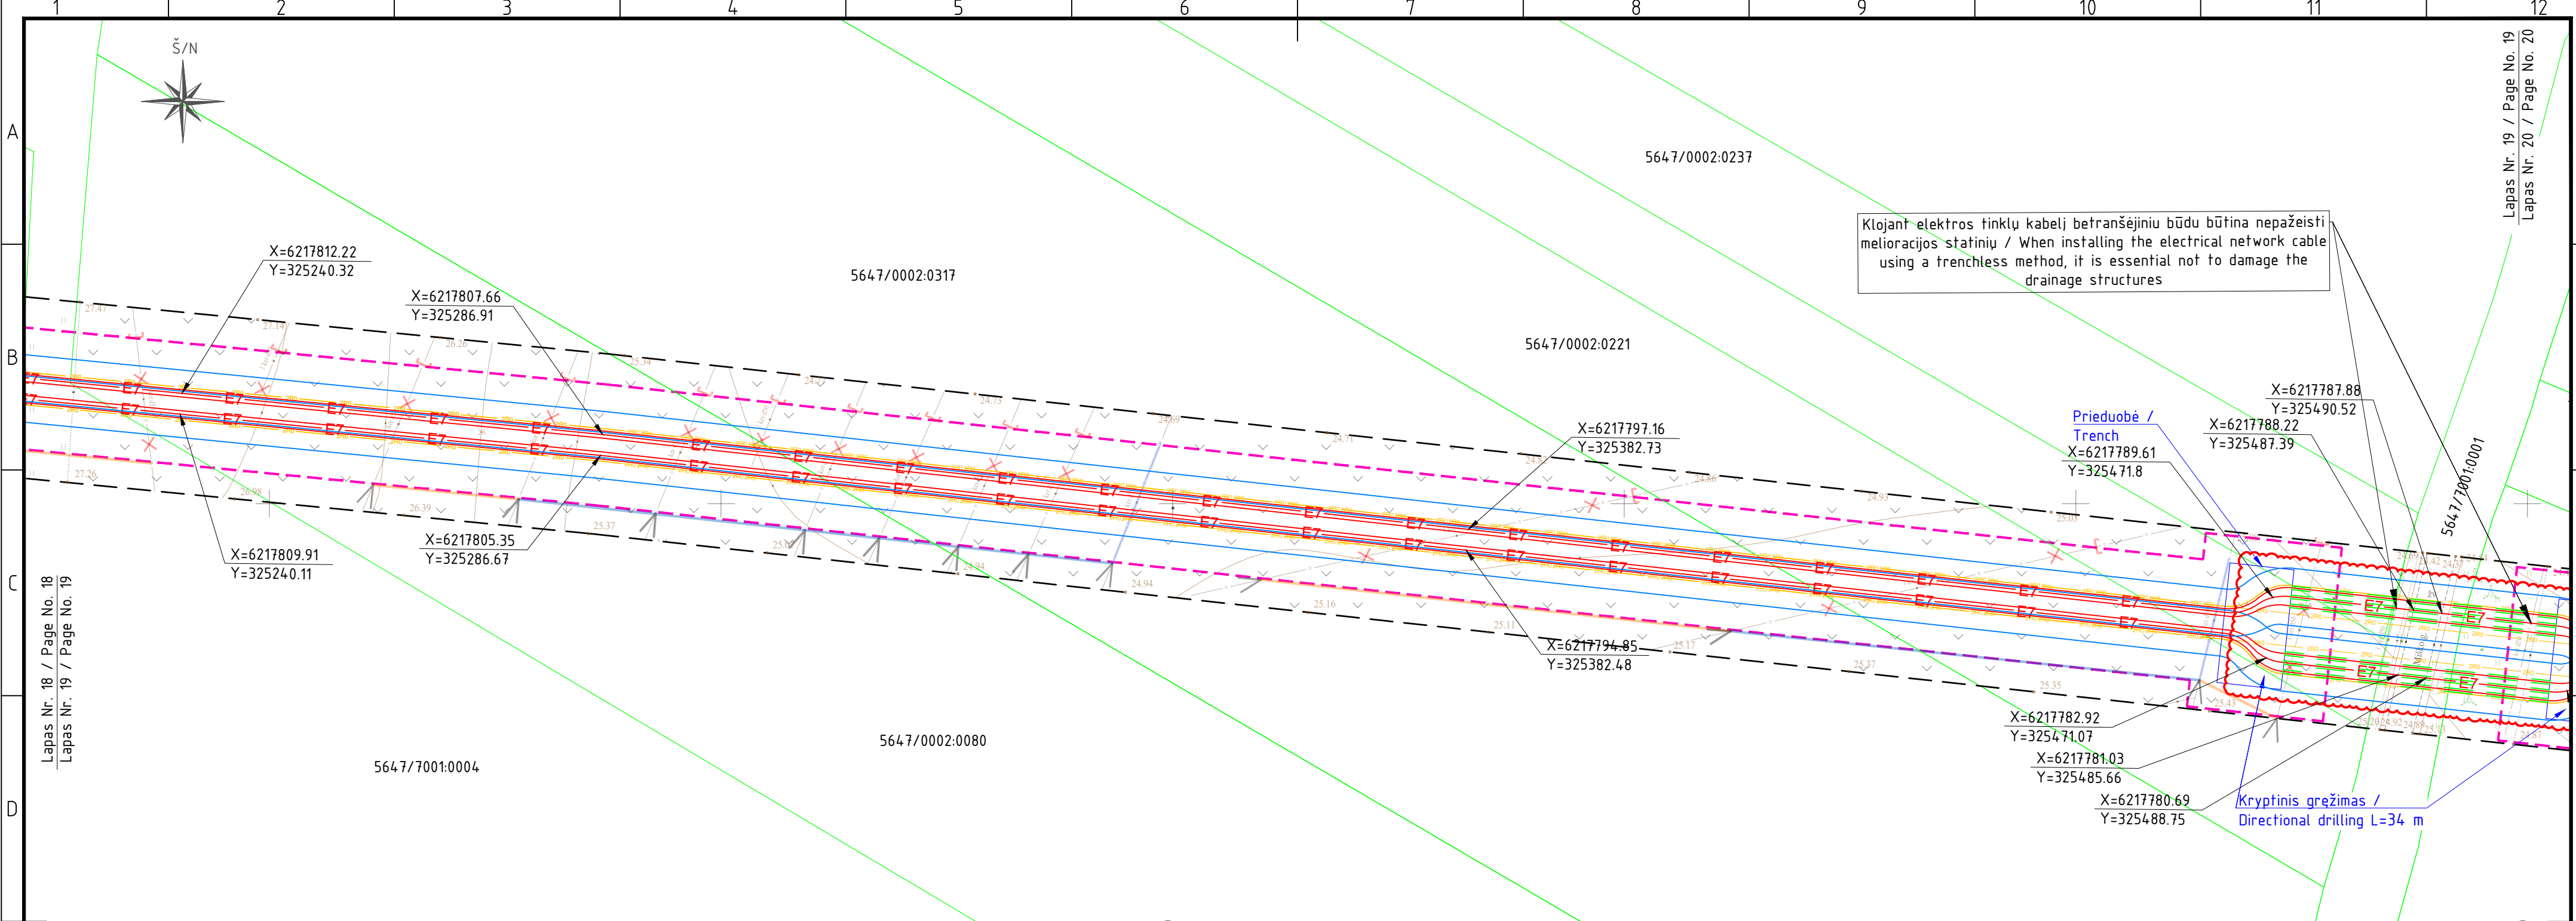


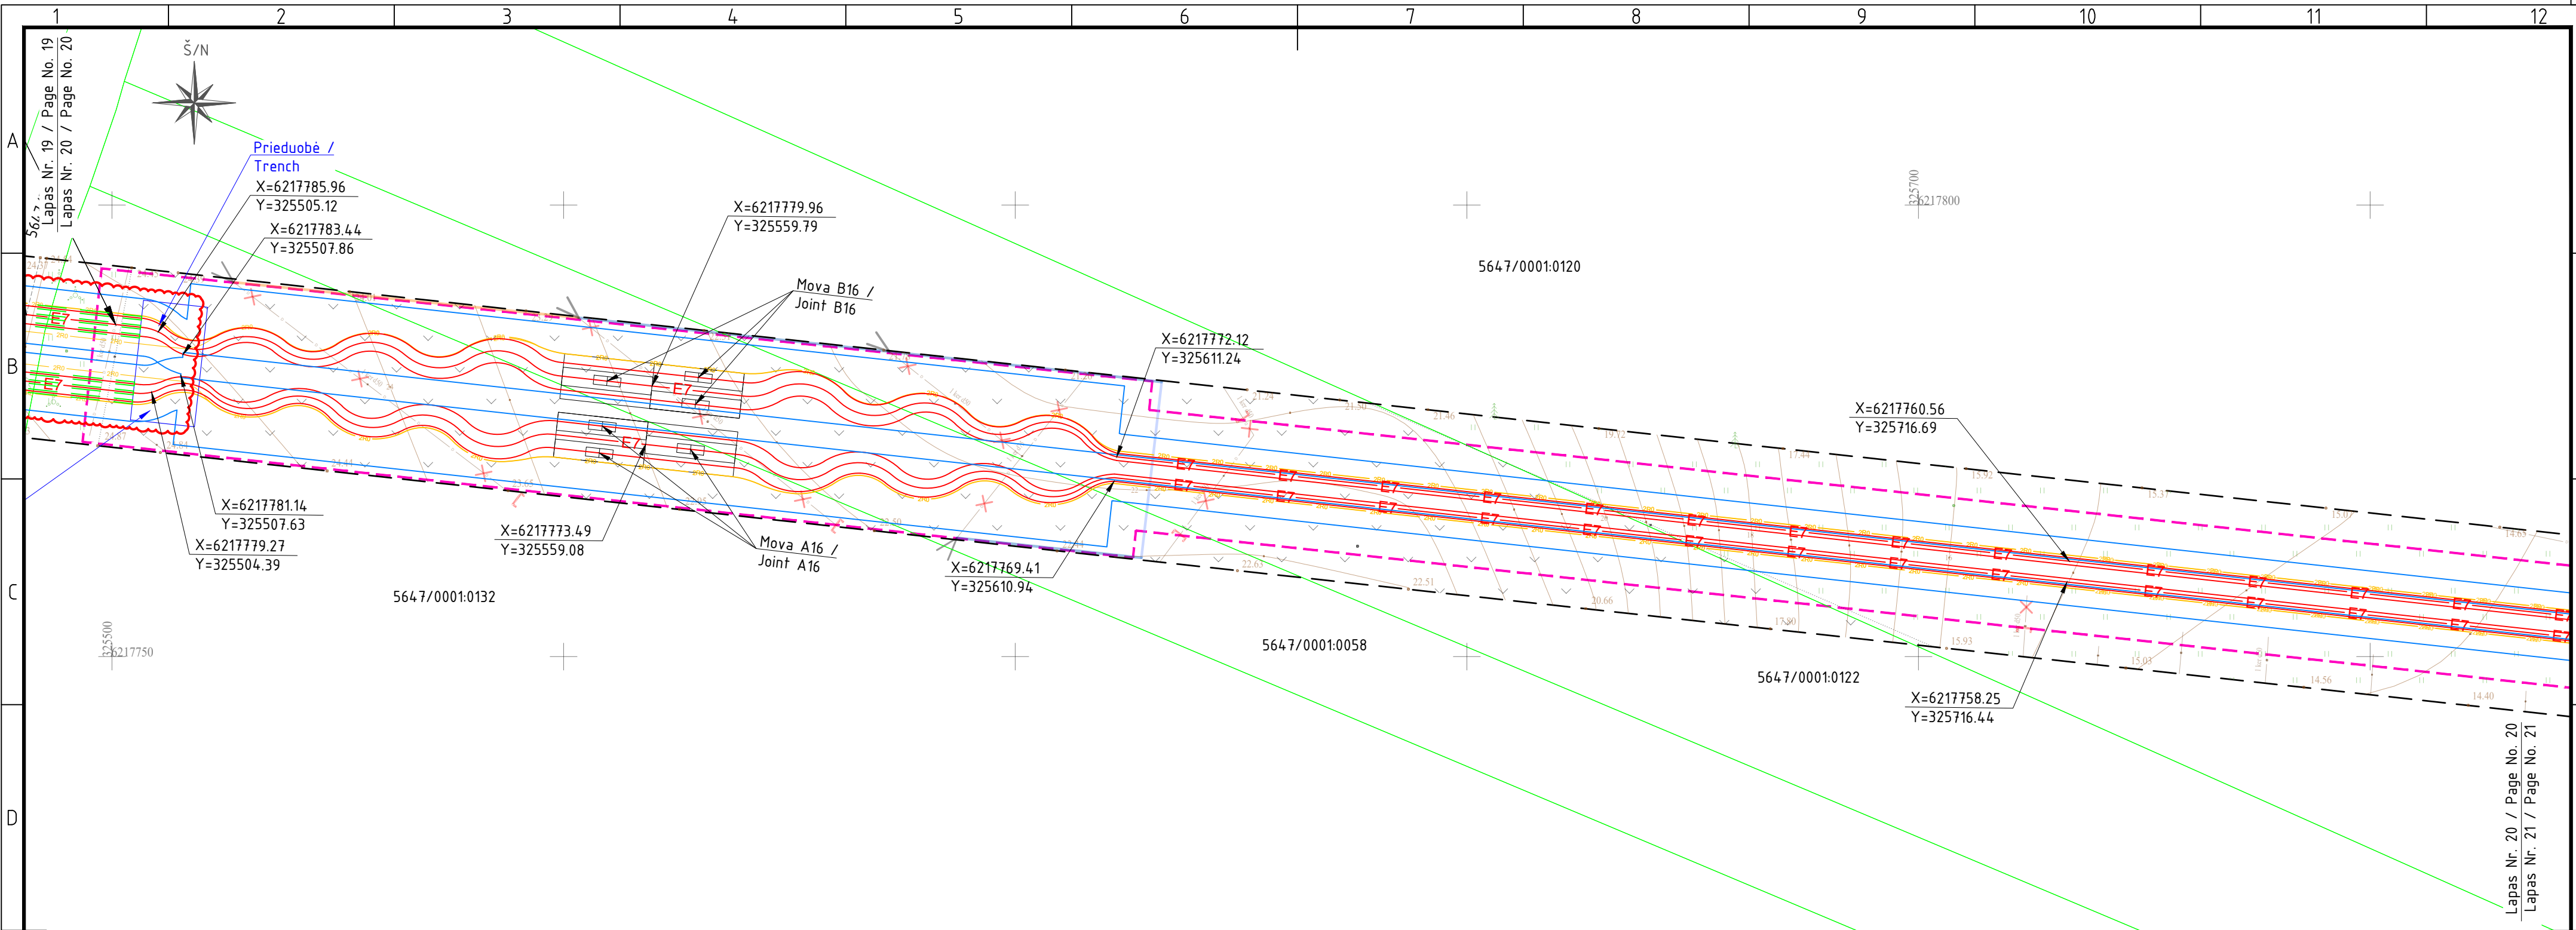

Lapu išdēstymo schema / Sheet layout



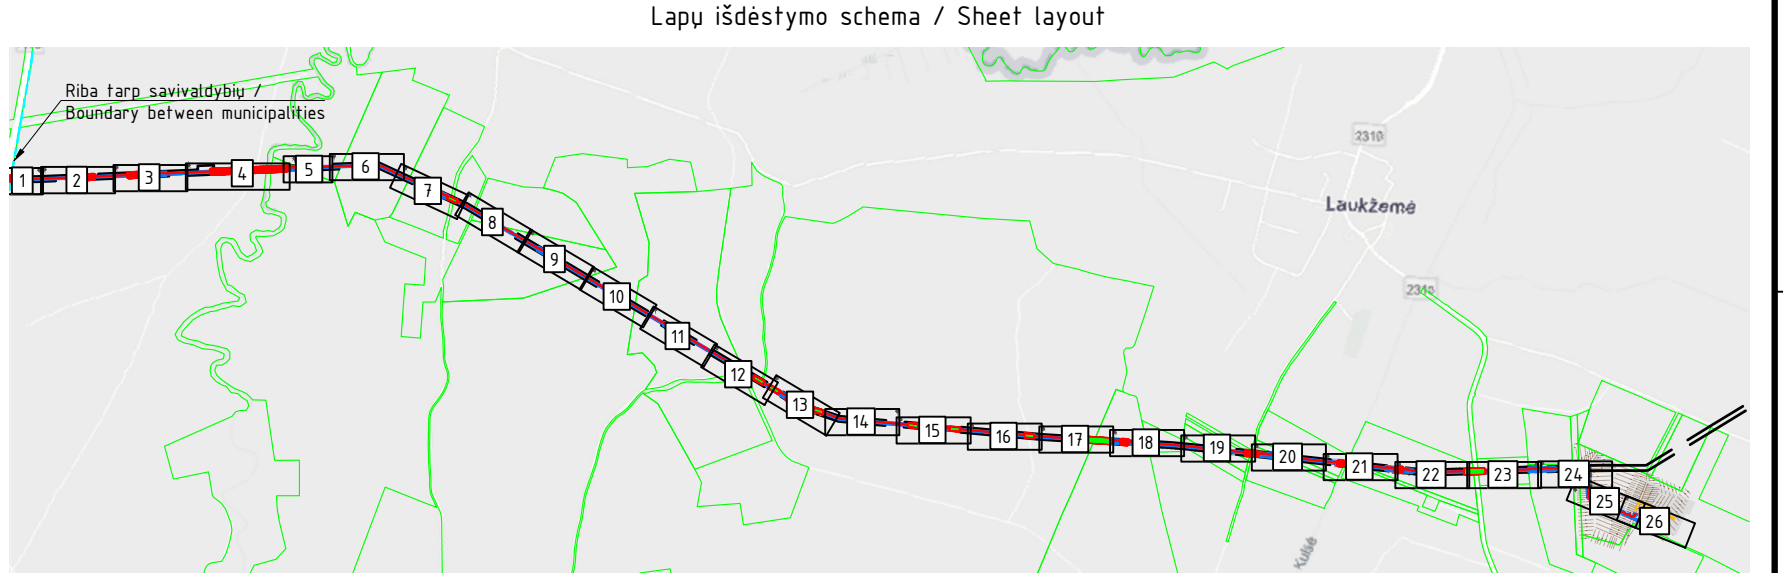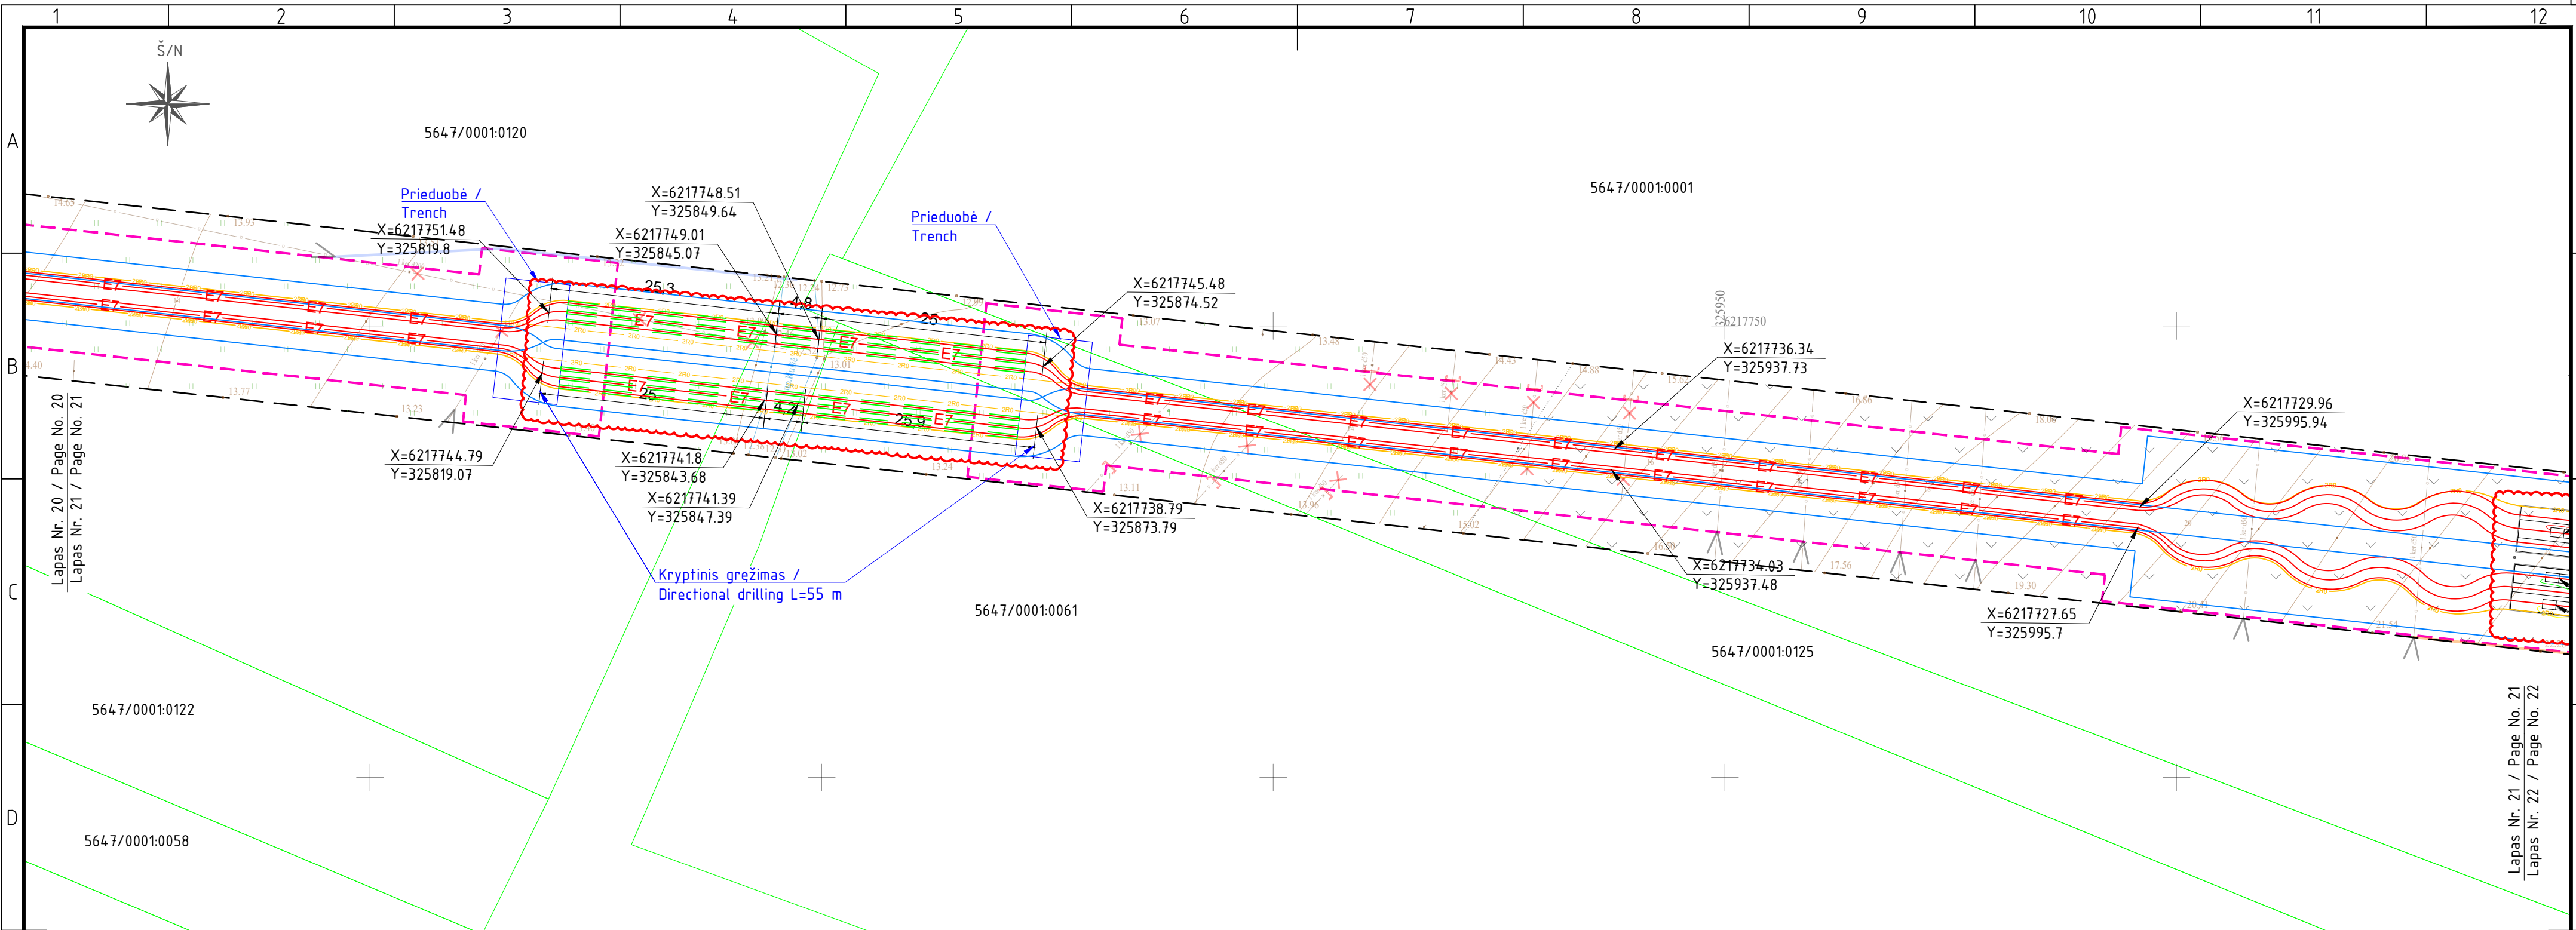



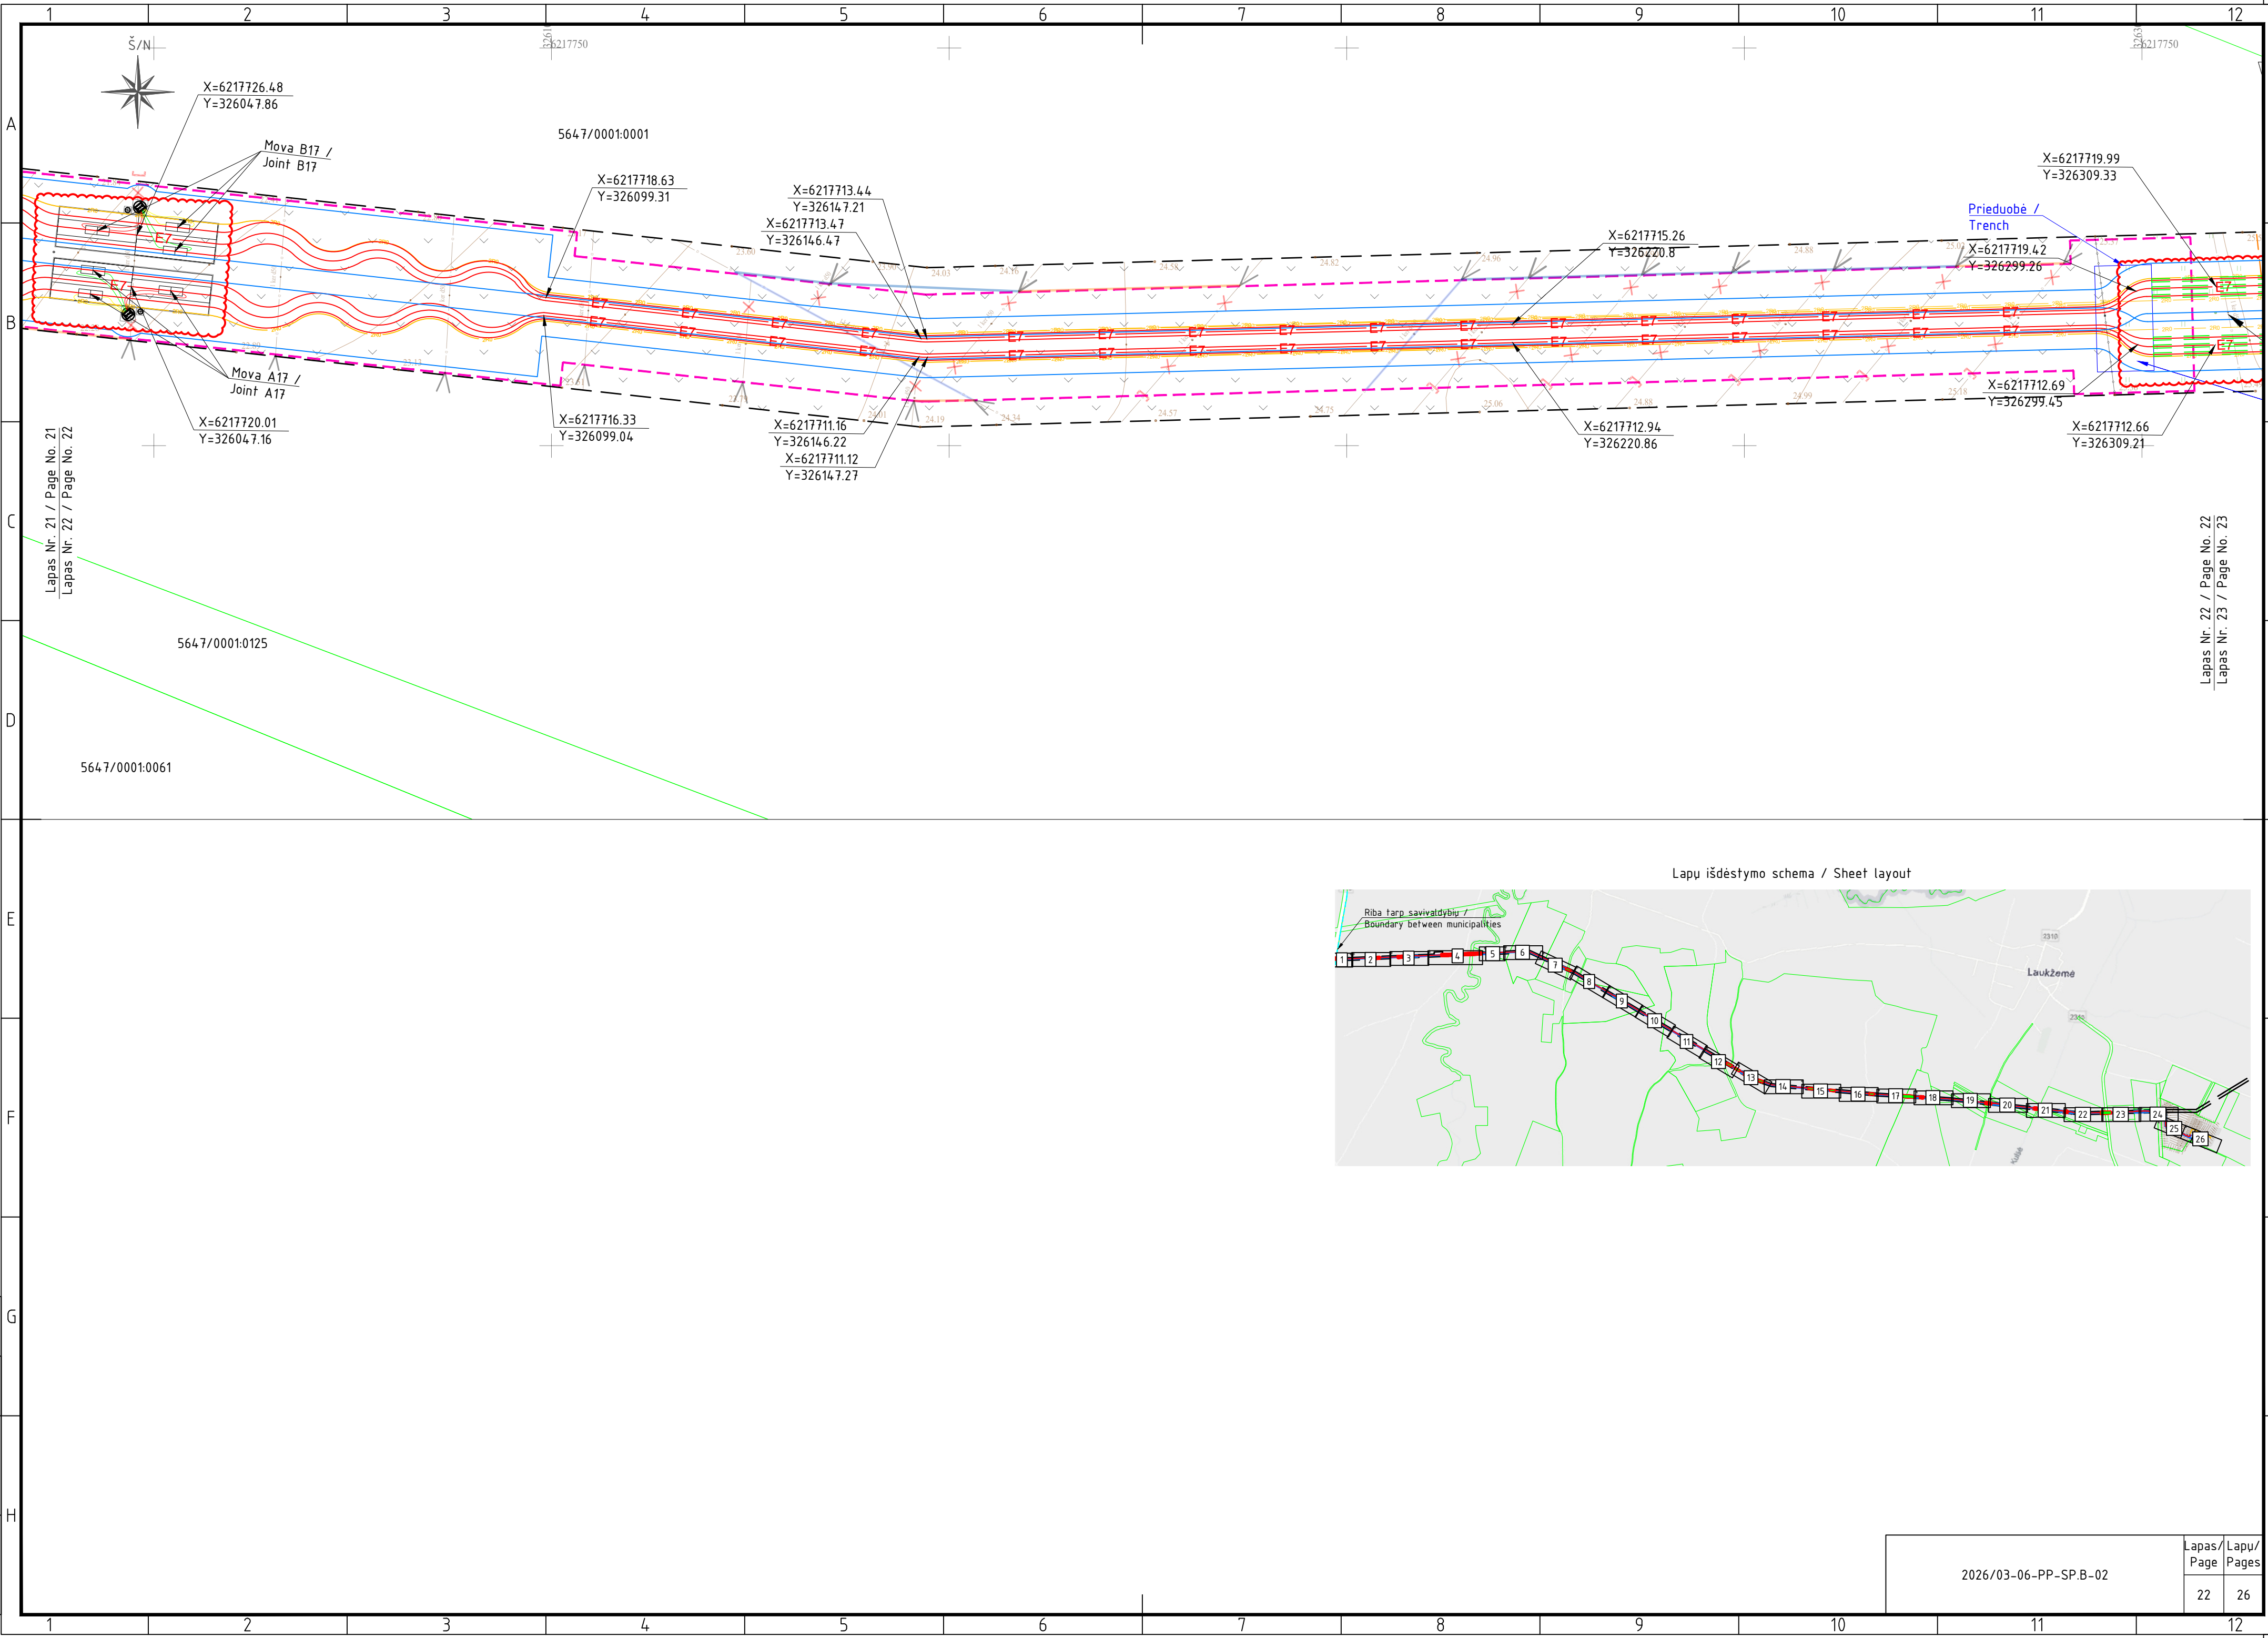



Lapas Nr. 21 / Page No. 21
Lapas Nr. 22 / Page No. 22

Lapas Nr. 22 / Page No. 22
Lapas Nr. 23 / Page No. 23

Lapu iškėdymo schema / Sheet layout

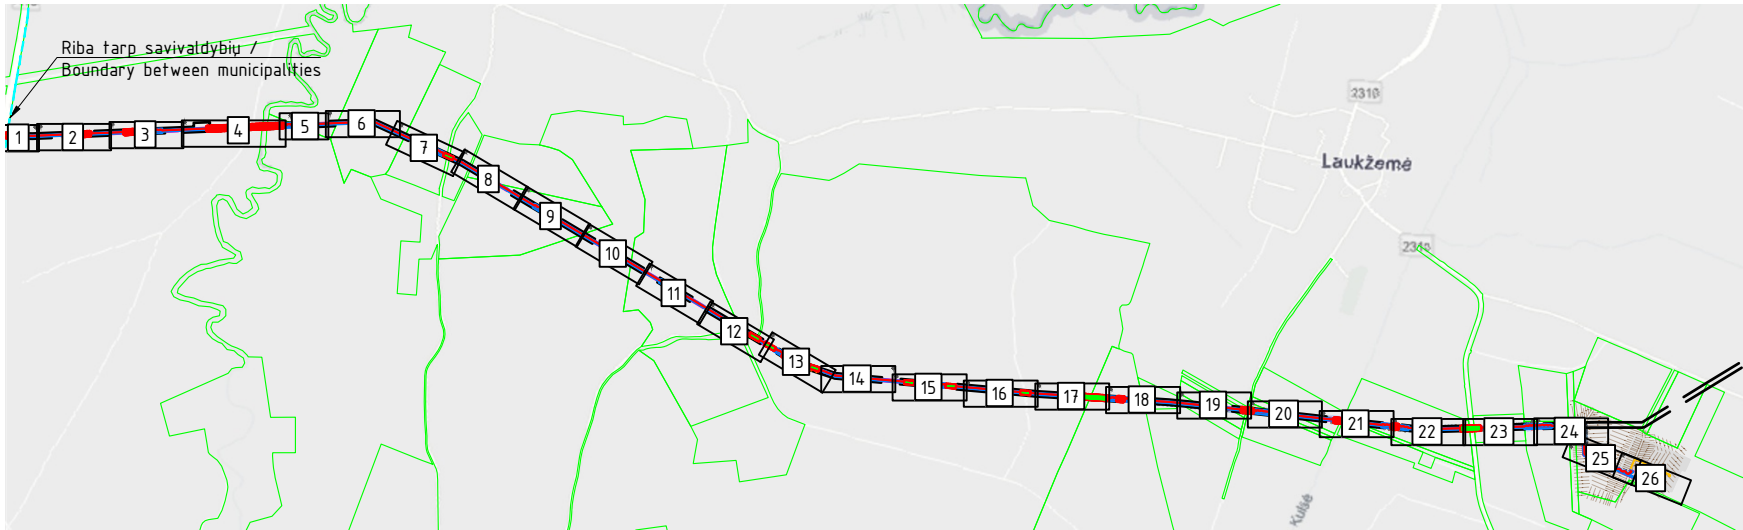


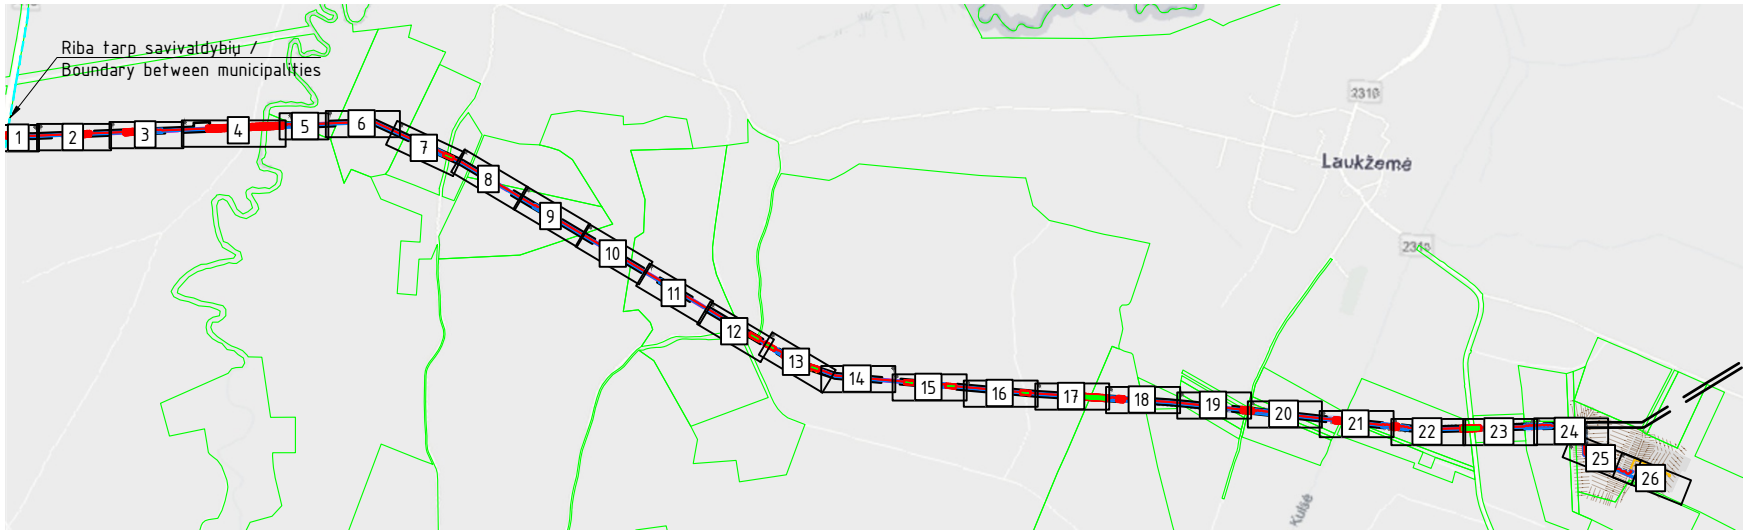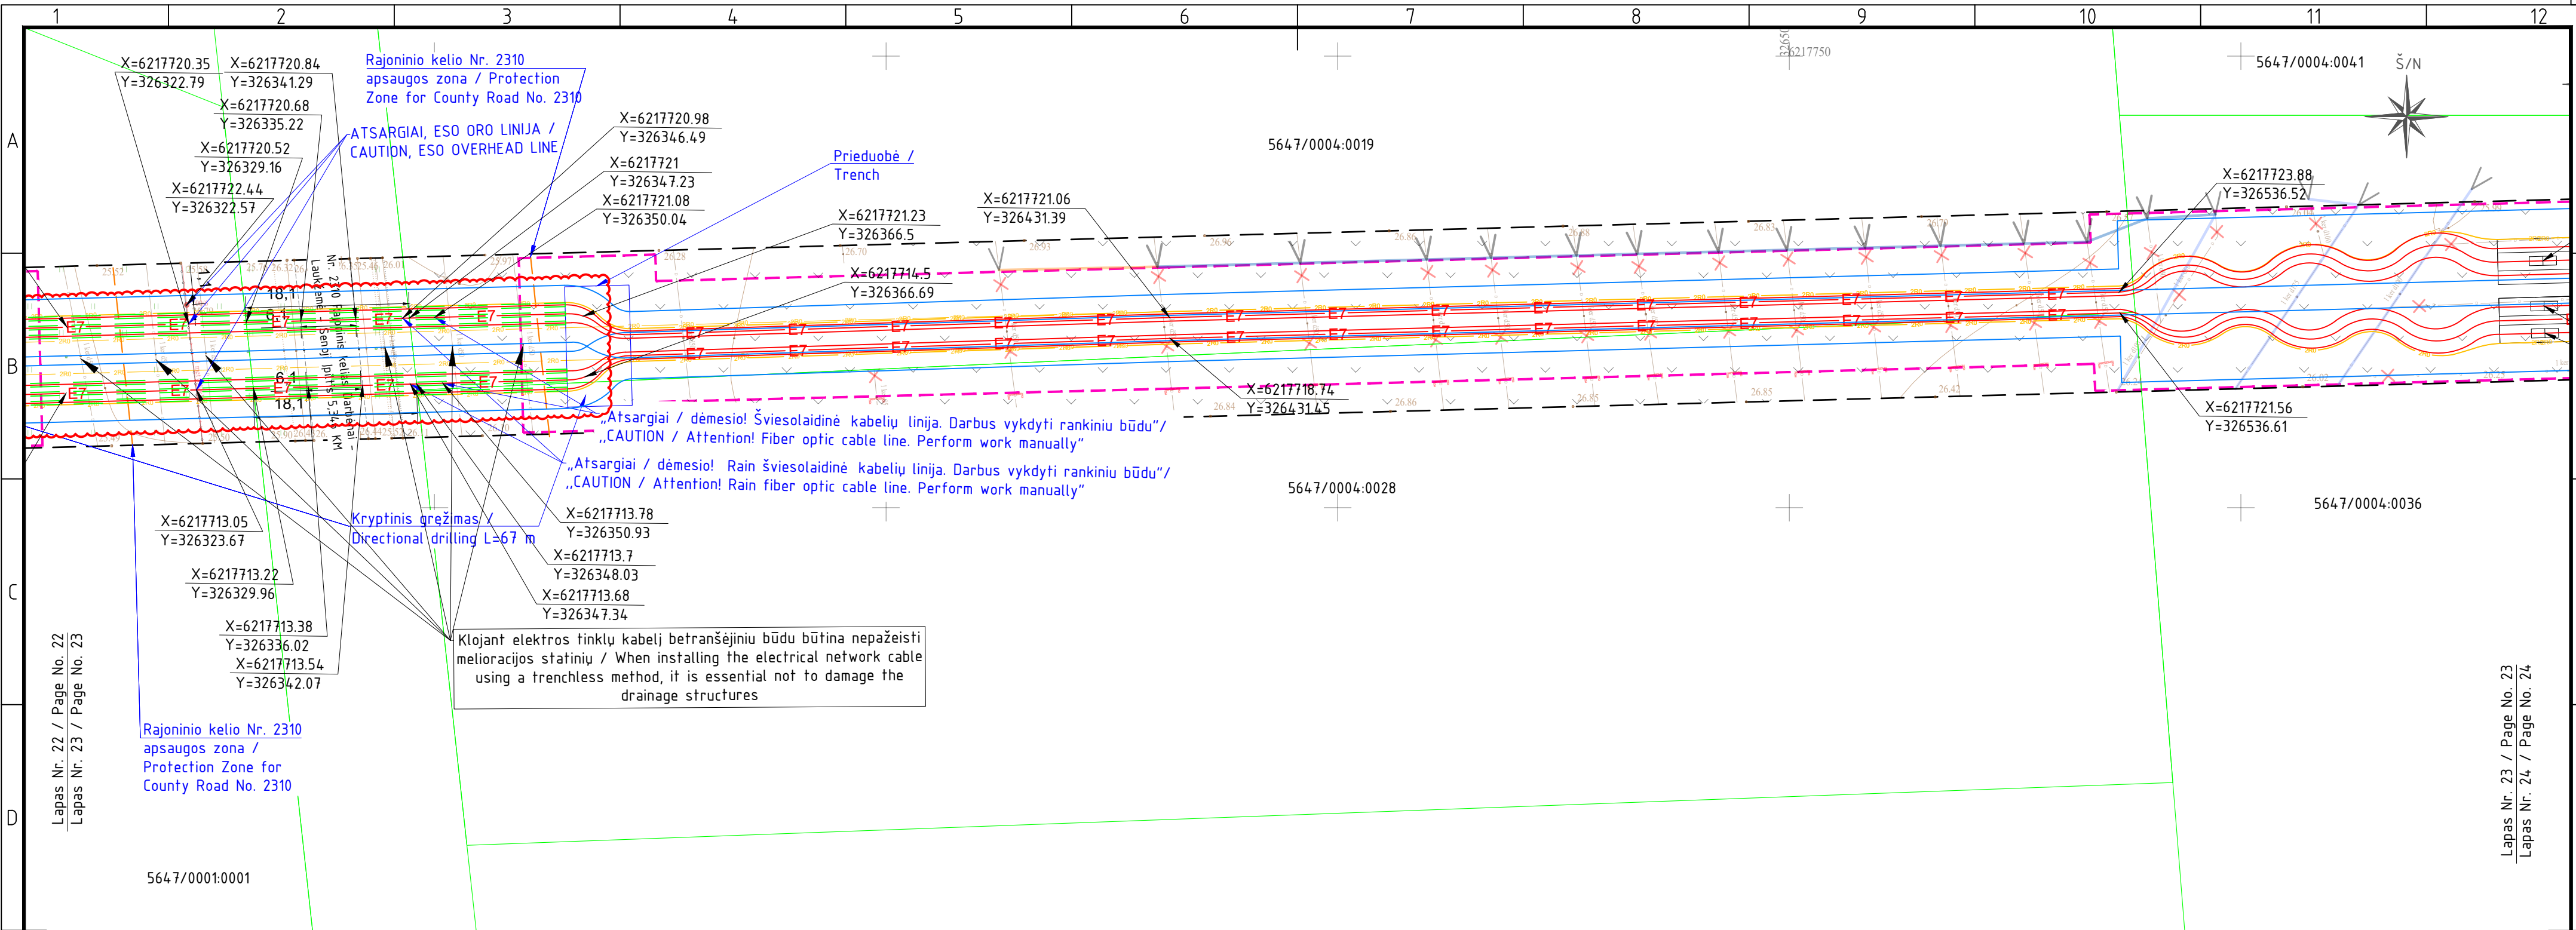

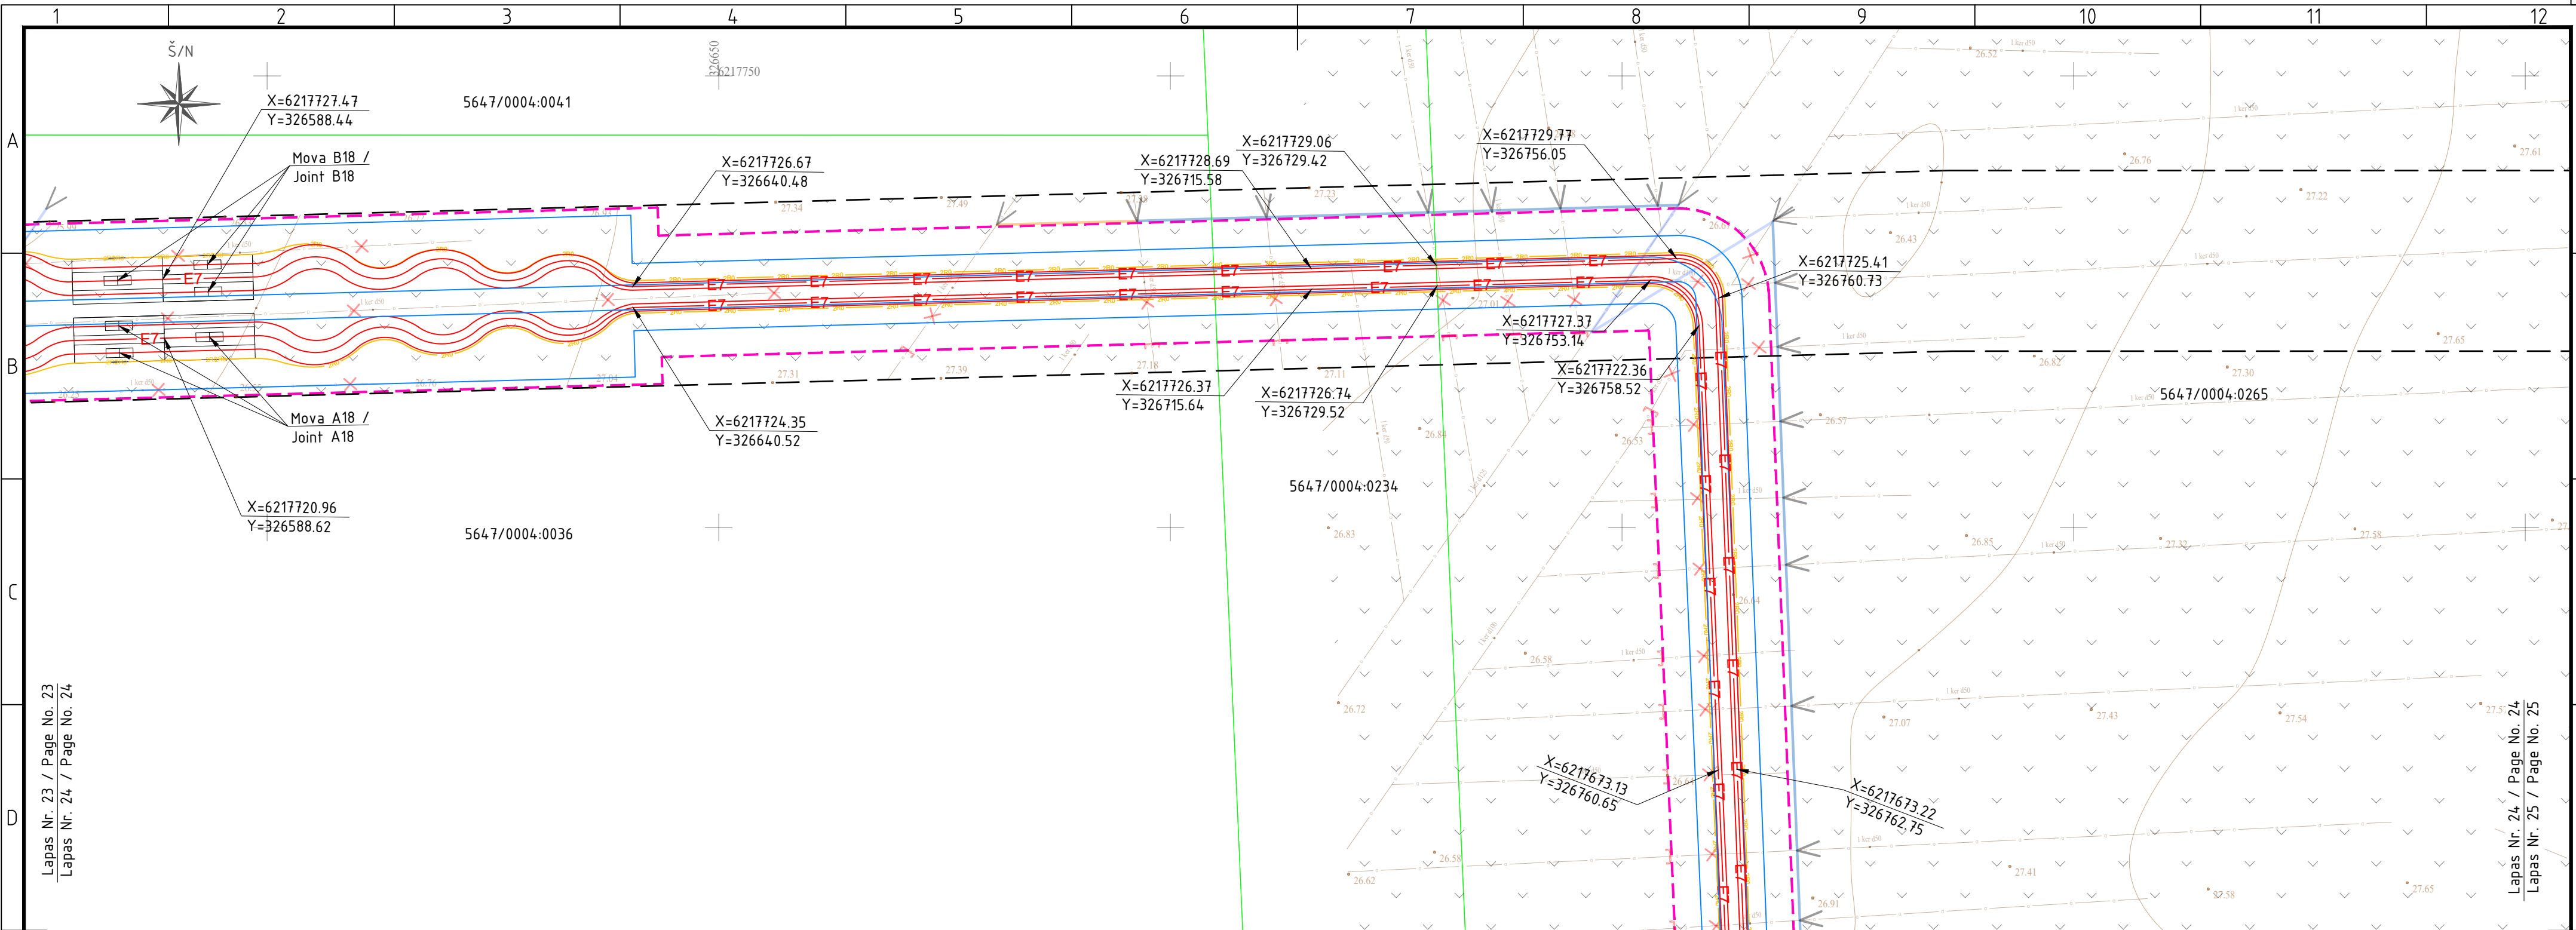


Lapu išdėstymo schema / Sheet layout



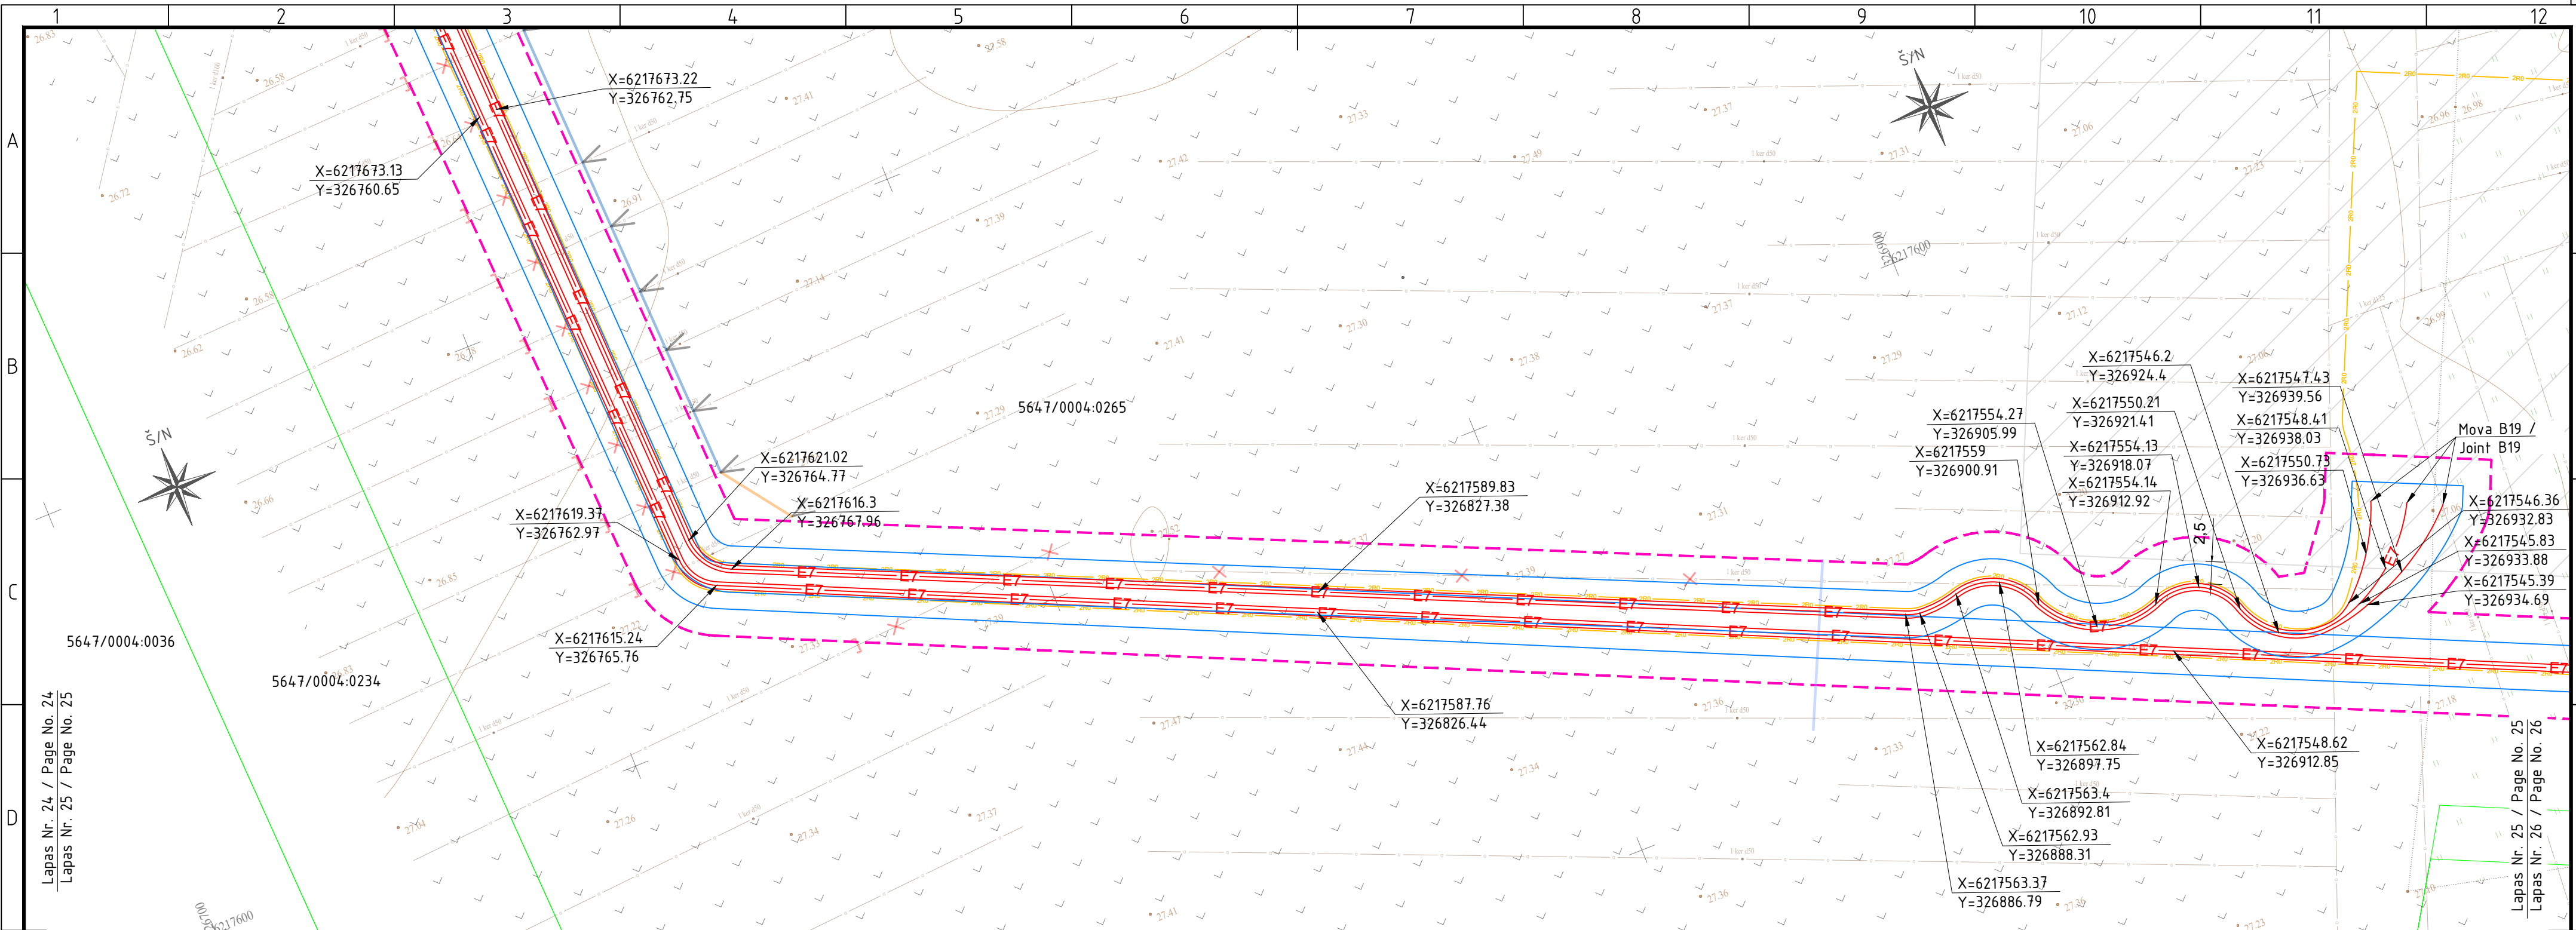


Lapu išdėstymo schema / Sheet layout

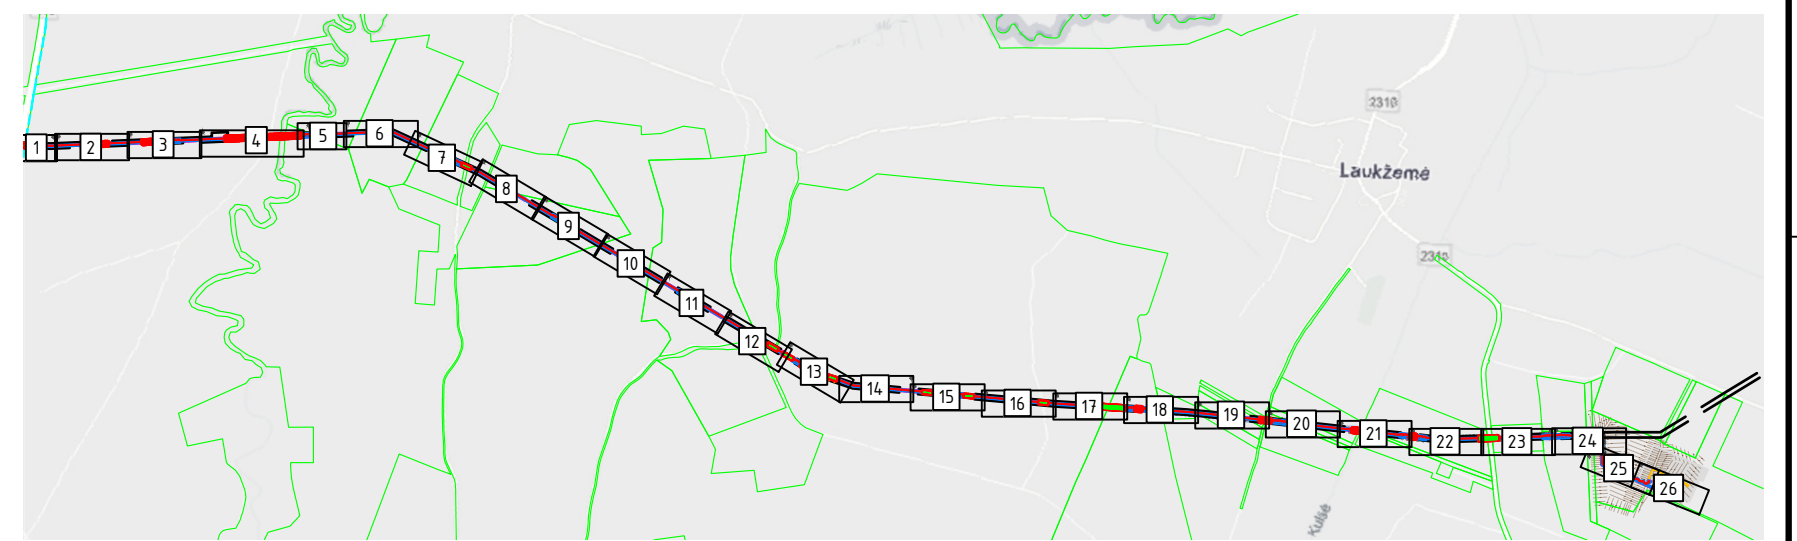

Lapas/ Page	Lapu/ Pages	Laida/ Rev.
25	26	0

2026/03-06-PP-SP.B-02

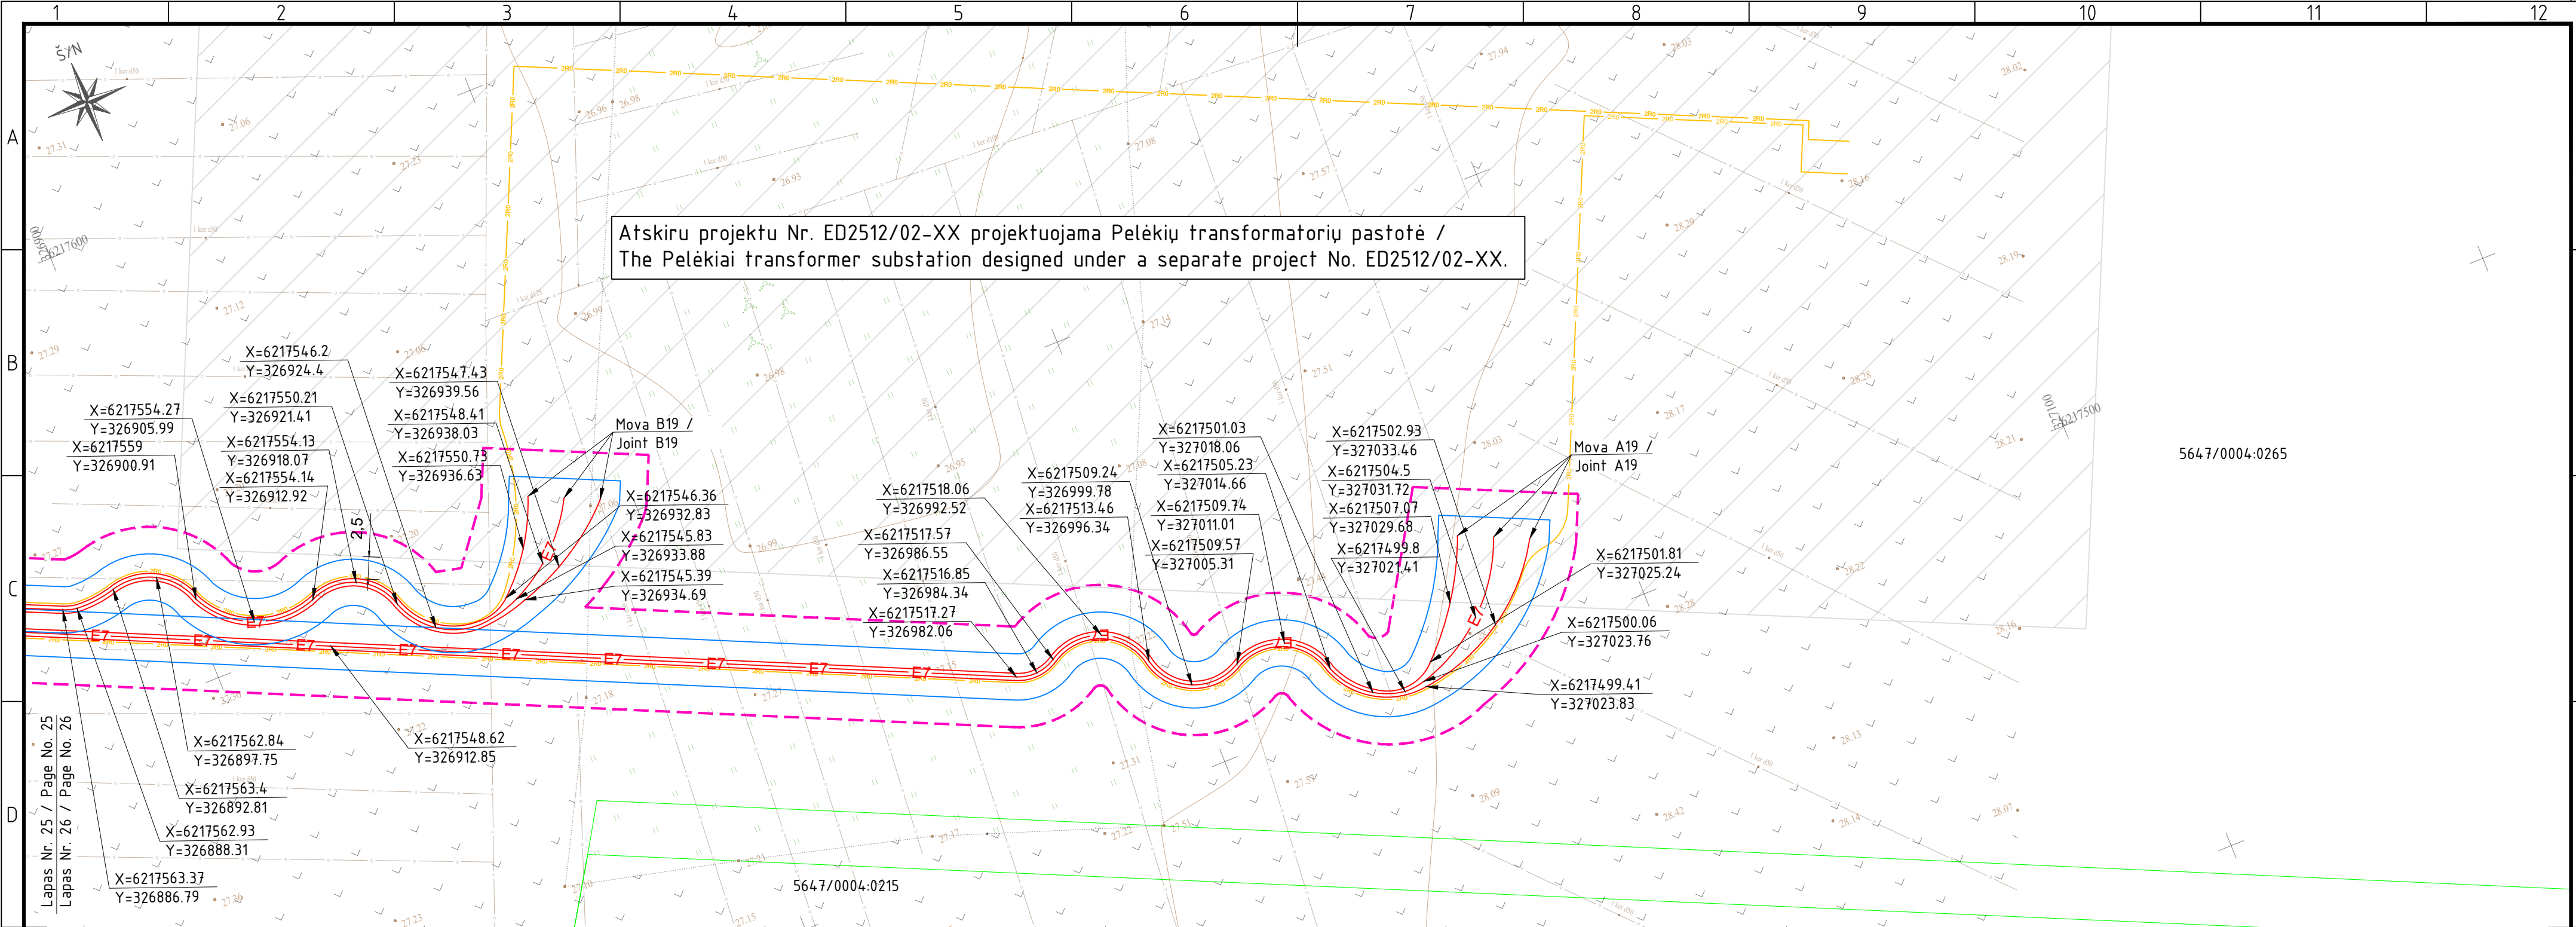

2026/03-06-PP-SP.B-02	Lapas/ Page	Lapu/ Pages	Laida/ Rev.
	26	26	0

Proj. dalis	Pavardė	Parašas	Data